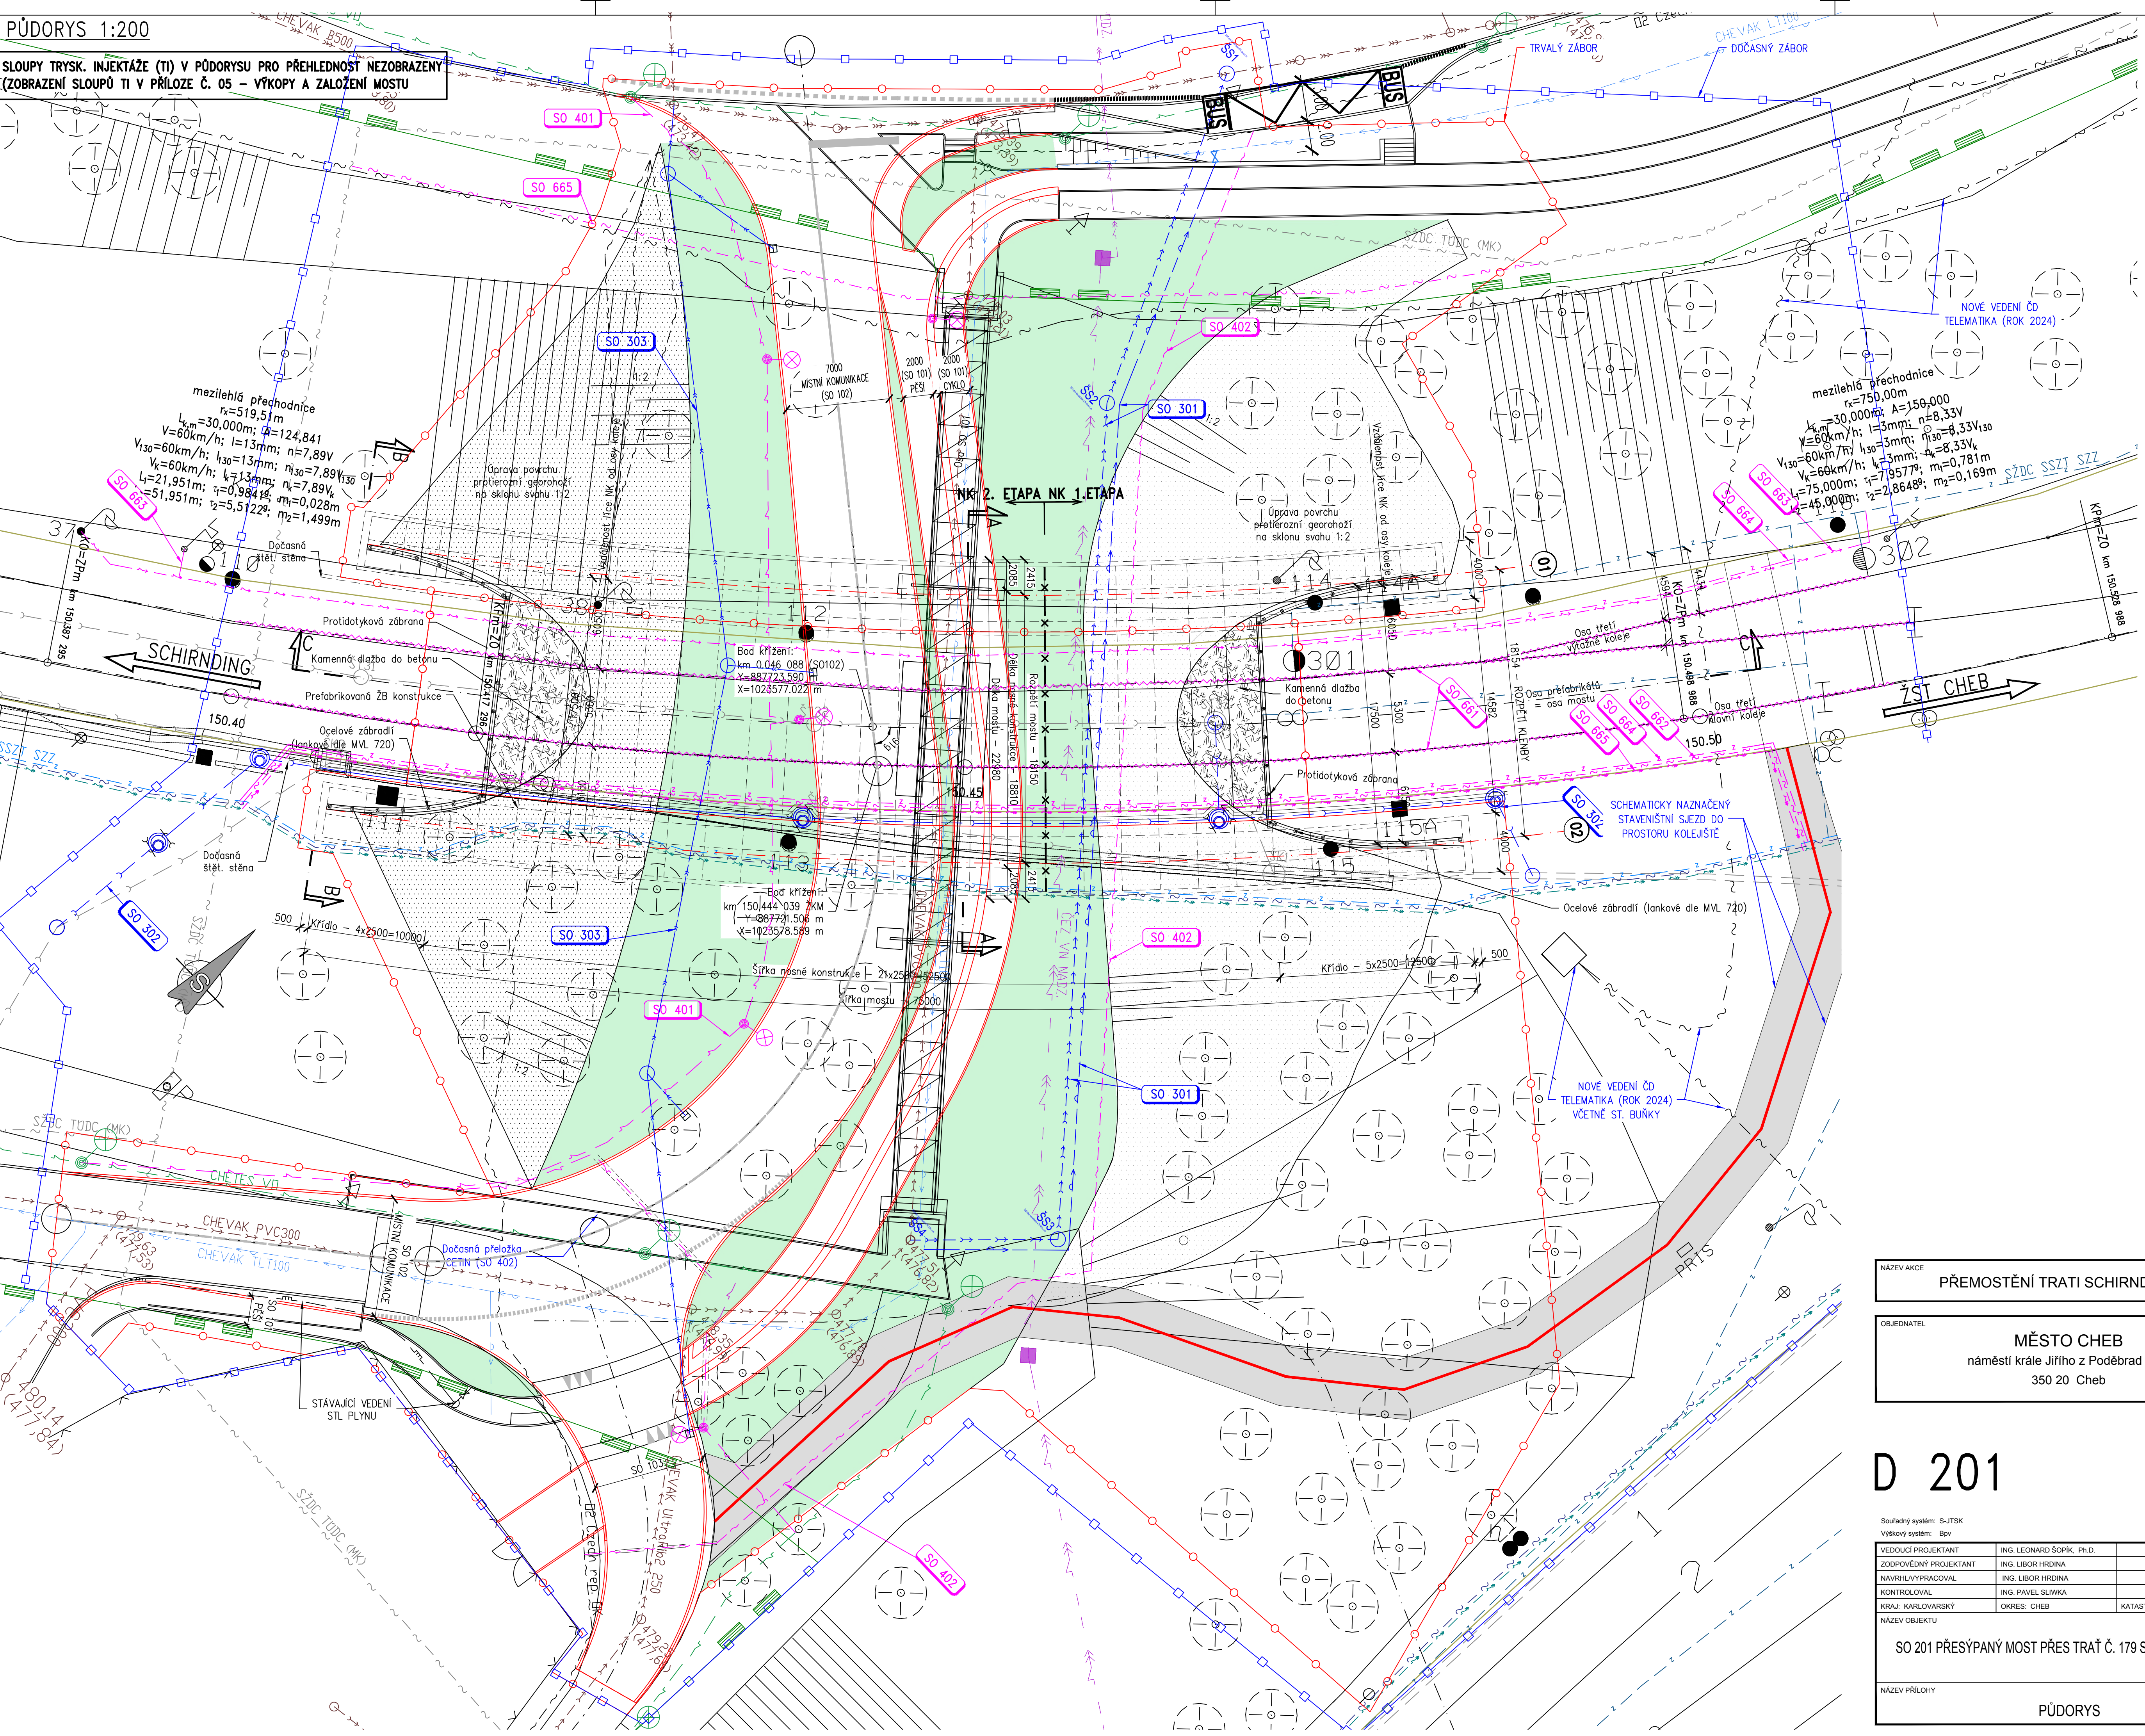


SLOUPY TRYSK. INJEKTÁŽE (TI) V PŮDORYSU PRO PŘEHLEDNOST NEZOBRAZENY
(ZOBRAZENÍ SLOUPŮ TI V PŘÍLOZE Č. 05 – VÝKOPY A ZALOŽENÍ MOSTU)

 
 
 



NAZEV AKCE
PŘEMOSTĚNÍ TRATI SCHIRNDING-CHEB, ČERVENÝ MOST

OBJEDNATEL
MĚSTO CHEB
náměstí krále Jiřího z Poděbrad 1/14
350 20 Cheb



D 201

Souřadný systém: S-JTSK Výškový systém: Bpv		Státní, Huť a partelní s. r. o. Borůvka 50 619 00 Brno		
VEDOUČÍ PROJEKTANT	ING. LEONARD ŠOPIK, Ph.D.			
ZODPOVĚDNÝ PROJEKTANT	ING. LIBOR HRDINA			
NAVRHLA/VYPRACOVAL	ING. LIBOR HRDINA			
KONTROLOVAL	ING. PAVEL SLIVKA			
KRAJ: KARLOVARSKÝ	OKRES: CHEB	KATASTRÁLNÍ ÚZEMÍ: CHEB		
NAZEV OBJEKTU		STUPEŇ DVZ		
SO 201 PŘESÝPANÝ MOST PŘES TRÁŤ Č. 179 SCHIRNDING-CHEB		DATUM 05/2025		
		FORMAT B A4		
		MĚŘÍTKO 1 : 200		
		Č. ZAKÁZKY 25003		
		ARCHIVNÍ Č.		
NAZEV PŘÍLOHY	Č. SOUPRAVY		Č. VÝKRESU	
PŮDORYS		02		