


Všechny uvedené druhy výrobků a přesná specifikace materiálů použitých ve výkresech a tabulkách jsou pouze doporučené a navržené jako minimální standard. Každý materiál v PD lze na stavbě nahradit jiným typem výrobku pokud má minimálně stejné parametry jako položky uvedené v PD.

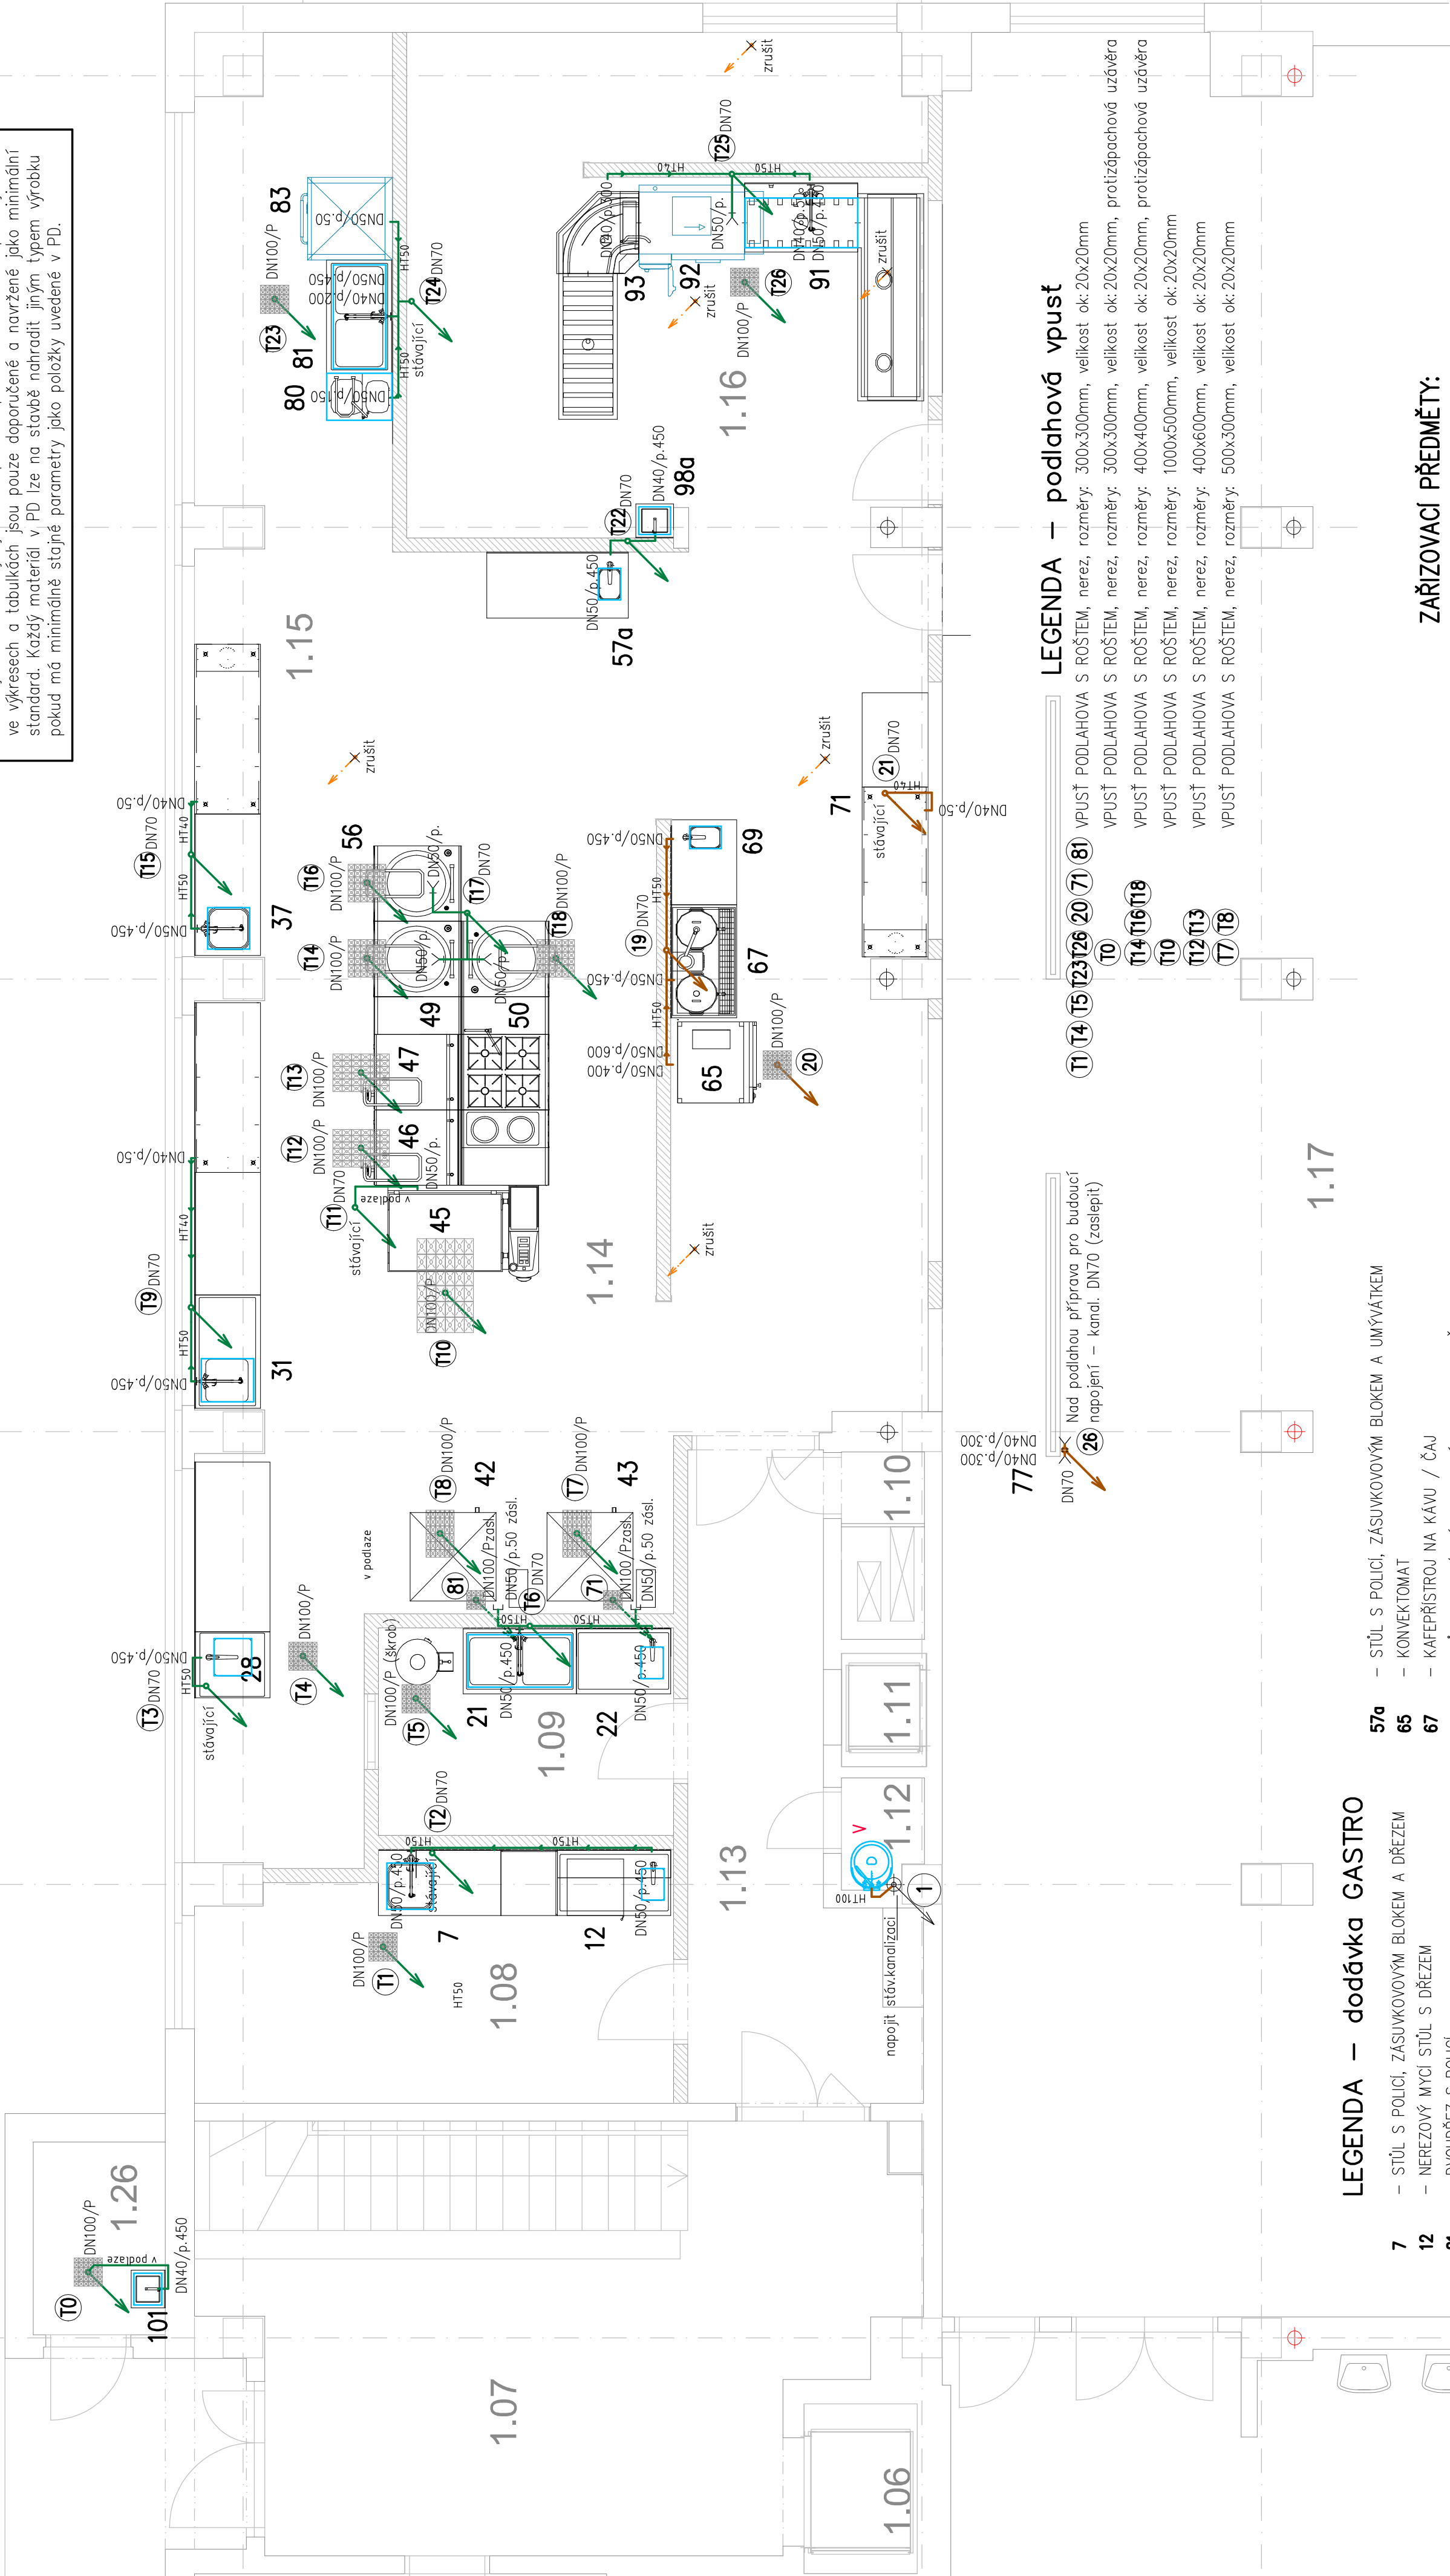

LEGENDA – dodávka GASTRO

- 7 – STŮL S POLICÍ, ZÁSUVKOVÝM BLOKEM A DŘEZEM
- 12 – NEREZOVÝ MYCÍ STŮL S DŘEZEM
- 21 – DVOUDŘEZ S POLICÍ
- 22 – STŮL PRACOVNÍ S UMÝVÁTKEM
- 28 – NEREZOVÝ MYCÍ STŮL S DŘEZEM
- 31 – PRACOVNÍ STŮL S POLICÍ, DŘEZEM
- 37 – STŮL S POLICÍ, ZÁSUVKOVÝM BLOKEM A DŘEZEM
- 42,43 – KONVEKTOMAT
- 45 – PÁNEV TLAKOVÁ
- 46,47 – PÁNEV SKLOPNÁ
- 49 – KOTEL ELEKTRICKÝ 100–150 L
- 50 – KOTEL ELEKTRICKÝ 80–100 L
- 56 – KOTEL ELEKTRICKÝ 80–100 L

- 57a – STŮL S POLICÍ, ZÁSUVKOVÝM BLOKEM A UMÝVÁTKEM
- 65 – KONVEKTOMAT
- 67 – KAFEPRÍSTROJ NA KÁVU / ČAJ
- 69 – STŮL S POLICÍ, ZÁSUVKOVÝM BLOKEM A DŘEZEM
- 71 – STŮL CHLADICÍ
- 77 – VŘÍČ NÁPOJŮ – VÝHLED
- 80 – VÝLEVKA KOMBINOVANÁ
- 81 – LISOVANÝ DVOUDŘEZ S POLICÍ
- 83 – MYČKA PROVOZNIHO NÁDOBÍ
- 91 – DOPRAVNÍK VALEČKOVÝ
- 92 – MYČKA EDR150ESD DUÁLNÍ OPLACH
- 94 – MODUL SUŠÍCÍ ROHOVÝ
- 98a – NEREZOVÉ UMÝVADLO VÝLESEK
- 101 – NEREZOVÉ UMÝVADLO VÝLESEK

LEGENDA POTRUBÍ:

- SPLAŠKOVÁ KANALIZACE – POD STROPEM
- TUKOVÁ KANALIZACE – POD STROPEM
- SPLAŠKOVÁ KANALIZACE – PŘIPOJOVACÍ (VE STĚNĚ)
- ODOVOD KONDENZÁTU VZT JEDNOTEK

LEGENDA – podlahová vpust

- VPUSTĚ PODLAHOVA S ROŠTEM: nerez, rozměry: 300x300mm, velikost ok: 20x20mm
- VPUSTĚ PODLAHOVA S ROŠTEM: nerez, rozměry: 300x300mm, velikost ok: 20x20mm, protizápachová uzávěra
- VPUSTĚ PODLAHOVA S ROŠTEM: nerez, rozměry: 400x400mm, velikost ok: 20x20mm, protizápachová uzávěra
- VPUSTĚ PODLAHOVA S ROŠTEM: nerez, rozměry: 1000x500mm, velikost ok: 20x20mm
- VPUSTĚ PODLAHOVA S ROŠTEM: nerez, rozměry: 400x600mm, velikost ok: 20x20mm
- VPUSTĚ PODLAHOVA S ROŠTEM: nerez, rozměry: 500x300mm, velikost ok: 20x20mm

ZARÍZOVACÍ PŘEDMĚTY:

- v výlevka keramická (DN100, 120mm nad podlahou)

1.18

Hlav. proj. (ČKAIT–0301349)	Zodp.proj. (ČKAIT–0301342)		Michal Zoufalý-TZB, projektování staveb Hazlov 476, kont. Moravská 5 Aš E:topol.m@email.cz, mobil 723-322581
Ing. David Kojan	M. Zoufalý		
Kraj: Karlovarský	St.Ú: CHEB	M.Ú: CHEB	Formát: A 2
Investor: Městský úřad Cheb, nám. Krále J. z Poděbrad 1/14, Cheb			Datum: 12/2023
Rekonstrukce kuchyně se zázením 1.ZŠ Cheb Cheb, ul.Americká 1453/36 - 1PP + 1.NP D.1.4.1 - ZTI , vytápění, plynoinstalace		Č. zak. 6/08/23/Z/PD Účel PD–PDPS	
Měřítko: 1:50 Půdorys 1.NP – kanalizace		Číslo: 46865306 Autor: STOECHL s.r.o. Nám. Kallu Jirny 6, Cheb	
		Č. výkresu: D.1.4.1–03	