


Všechny uvedené druhy výrobků a přesná specifikace materiálů použitých ve výkresech a tabulkách jsou pouze doporučené a navržené jako minimální standard. Každý materiál v PD lze na stavbě nahradit jiným typem výrobku pokud má minimálně stejné parametry jako položky uvedené v PD.

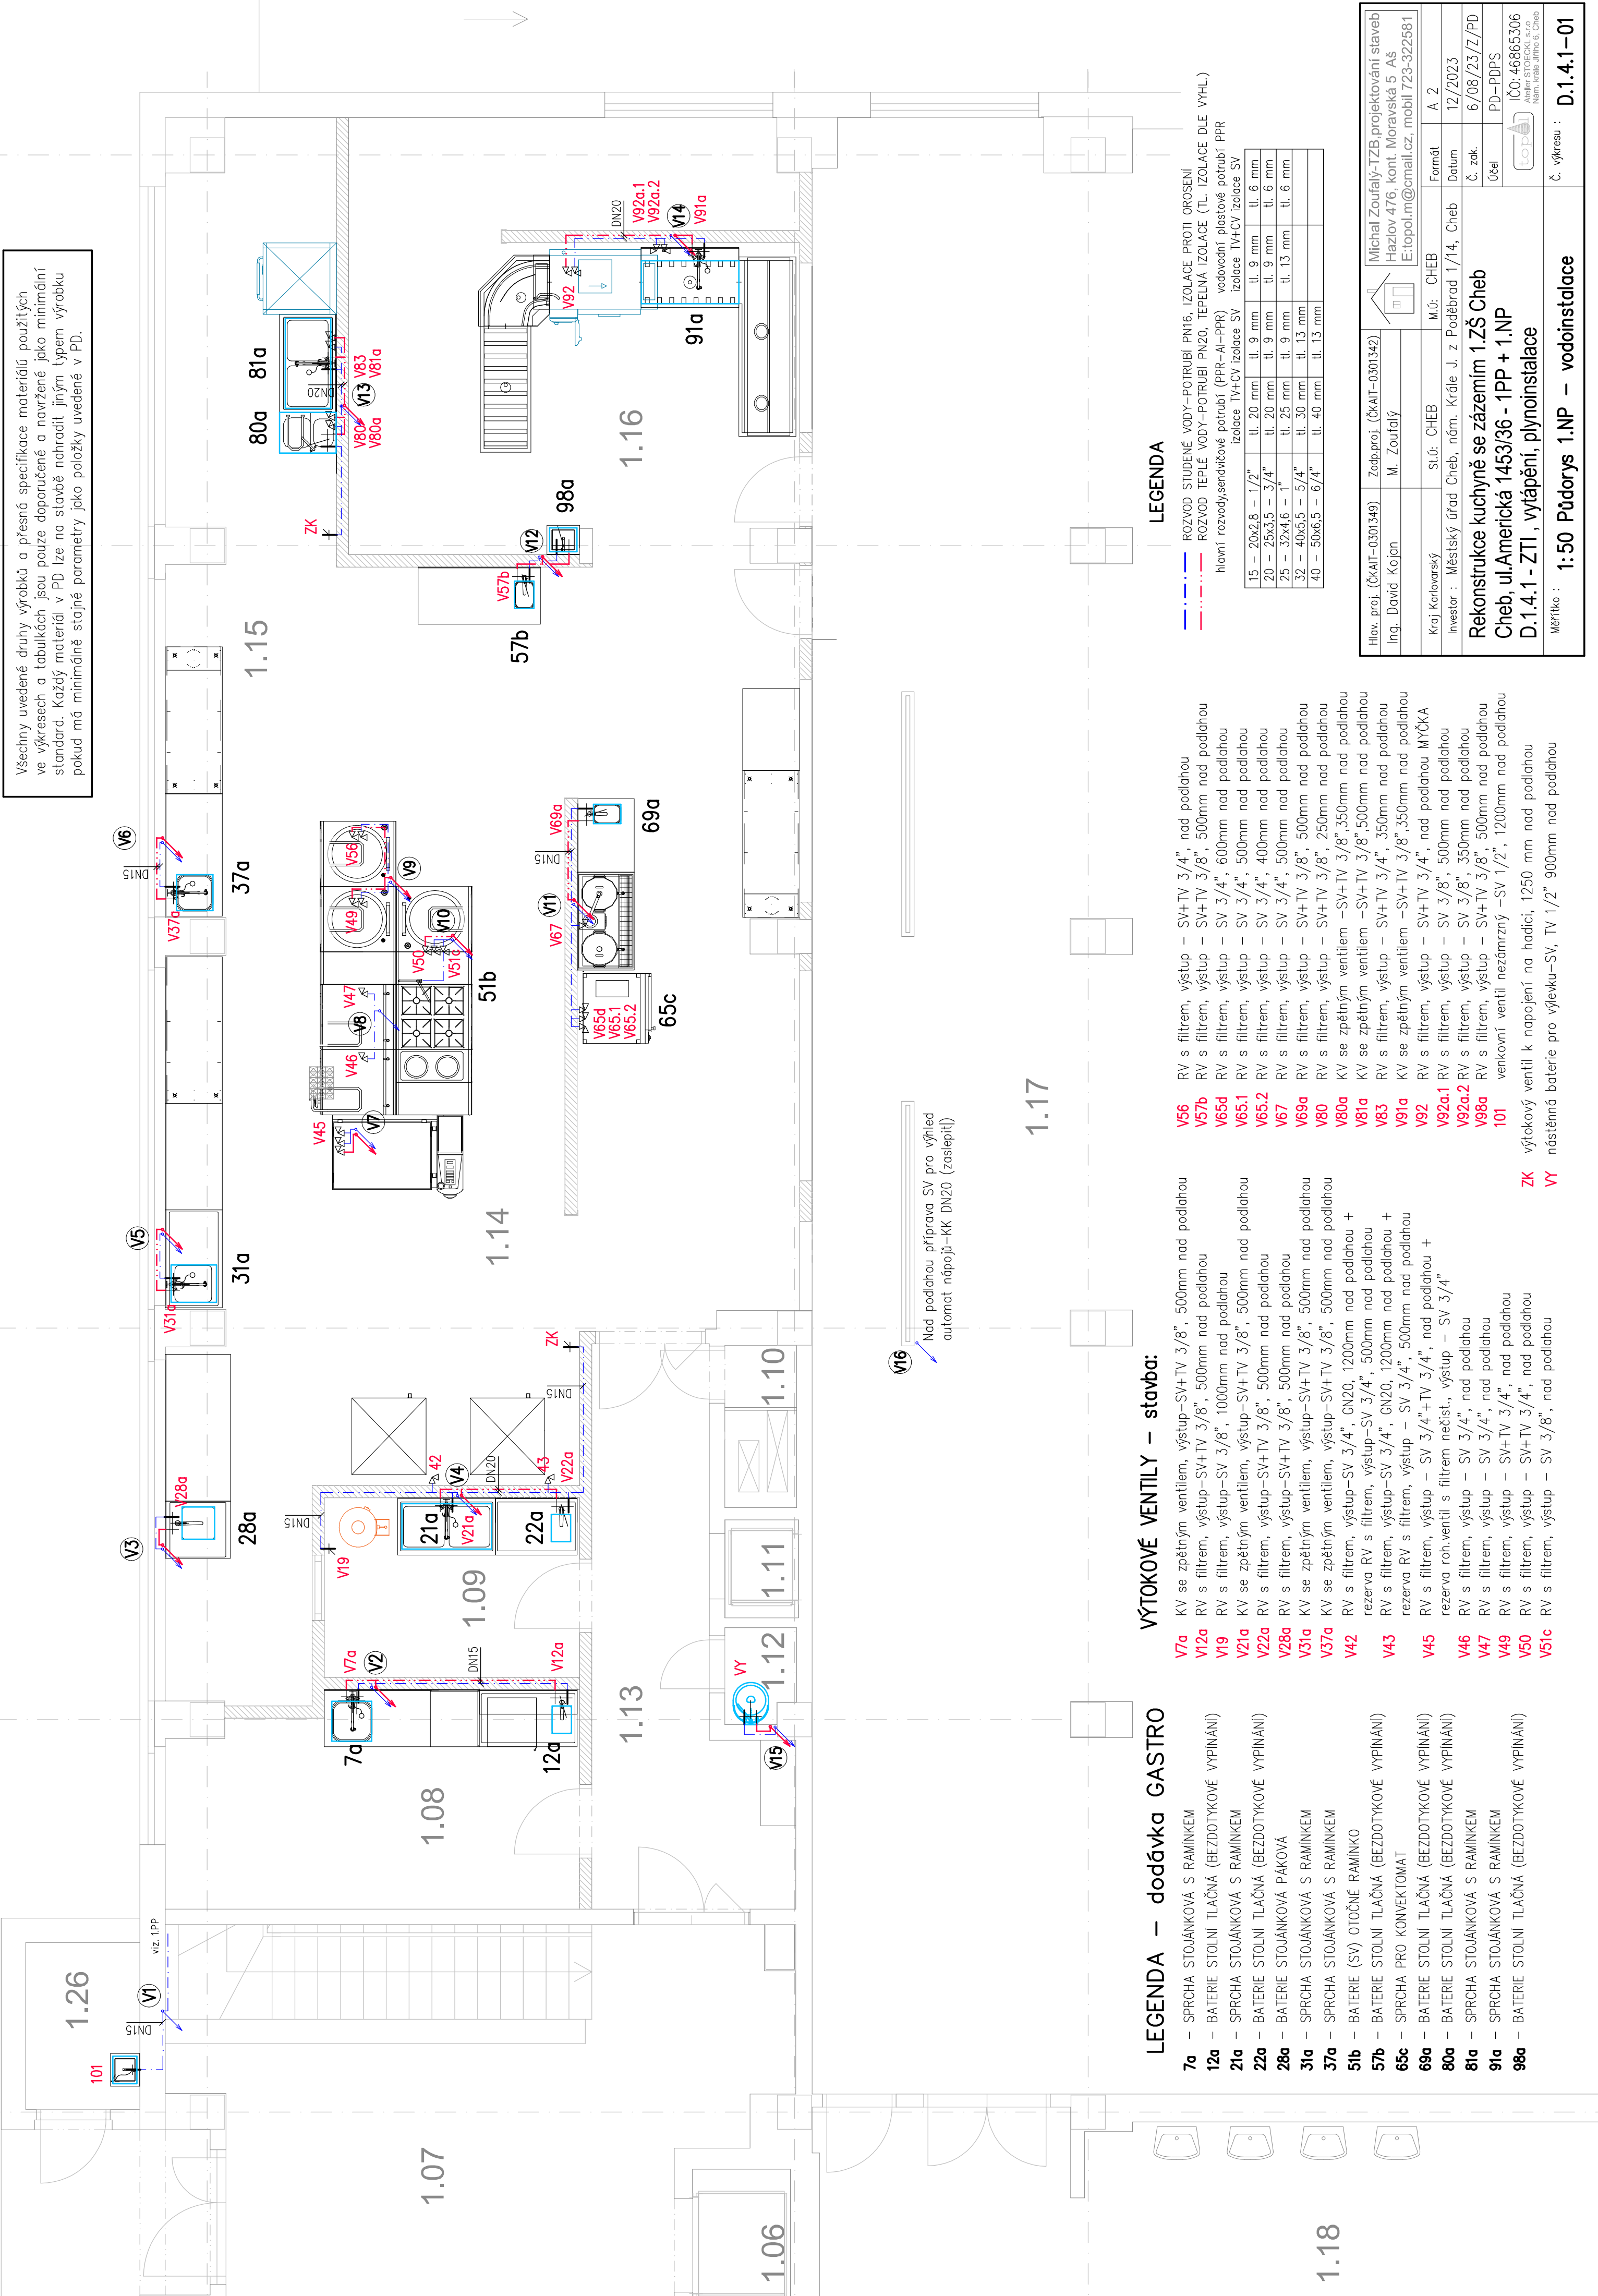

LEGENDA – dodávka GASTRO

- 7a – SPRCHA STOJÁNKOVÁ S RAMÍNKEM
- 12a – BATERIE STOLNÍ TLAČNÁ (BEZDOTYKOVÉ VYPÍNÁNÍ)
- 21a – SPRCHA STOJÁNKOVÁ S RAMÍNKEM
- 22a – BATERIE STOLNÍ TLAČNÁ (BEZDOTYKOVÉ VYPÍNÁNÍ)
- 28a – BATERIE STOJÁNKOVÁ PÁKOVÁ
- 31a – SPRCHA STOJÁNKOVÁ S RAMÍNKEM
- 37a – SPRCHA STOJÁNKOVÁ S RAMÍNKEM
- 51b – BATERIE (SV) OTOČNÉ RAMINKO
- 57b – BATERIE STOLNÍ TLAČNÁ (BEZDOTYKOVÉ VYPÍNÁNÍ)
- 65c – SPRCHA PRO KONVEKTOMAT
- 69a – BATERIE STOLNÍ TLAČNÁ (BEZDOTYKOVÉ VYPÍNÁNÍ)
- 80a – BATERIE STOLNÍ TLAČNÁ (BEZDOTYKOVÉ VYPÍNÁNÍ)
- 81a – SPRCHA STOJÁNKOVÁ S RAMÍNKEM
- 91a – SPRCHA STOJÁNKOVÁ S RAMÍNKEM
- 98a – BATERIE STOLNÍ TLAČNÁ (BEZDOTYKOVÉ VYPÍNÁNÍ)

VÝTOKOVÉ VENTILY – stavba:

- V7a KV se zpětným ventilem, výstup–SV+TV 3/8", 500mm nad podlahou
- V12a RV s filtrem, výstup–SV+TV 3/8", 500mm nad podlahou
- V19 RV s filtrem, výstup–SV 3/8", 1000mm nad podlahou
- V21a KV se zpětným ventilem, výstup–SV+TV 3/8", 500mm nad podlahou
- V22a RV s filtrem, výstup–SV+TV 3/8", 500mm nad podlahou
- V28a RV s filtrem, výstup–SV+TV 3/8", 500mm nad podlahou
- V31a KV se zpětným ventilem, výstup–SV+TV 3/8", 500mm nad podlahou
- V37a KV se zpětným ventilem, výstup–SV+TV 3/8", 500mm nad podlahou
- V42 RV s filtrem, výstup–SV 3/4", GN20, 1200mm nad podlahou + rezerva RV s filtrem, výstup–SV 3/4", 500mm nad podlahou
- V43 RV s filtrem, výstup–SV 3/4", GN20, 1200mm nad podlahou + rezerva RV s filtrem, výstup – SV 3/4", 500mm nad podlahou
- V45 RV s filtrem, výstup – SV 3/4"+TV 3/4", nad podlahou + rezerva roh.ventil s filtrem nečist., výstup – SV 3/4"
- V46 RV s filtrem, výstup – SV 3/4", nad podlahou
- V47 RV s filtrem, výstup – SV 3/4", nad podlahou
- V49 RV s filtrem, výstup – SV+TV 3/4", nad podlahou
- V50 RV s filtrem, výstup – SV+TV 3/4", nad podlahou
- V51c RV s filtrem, výstup – SV 3/8", nad podlahou

- V56 RV s filtrem, výstup – SV+TV 3/4", nad podlahou
  - V57b RV s filtrem, výstup – SV+TV 3/8", 500mm nad podlahou
  - V65d RV s filtrem, výstup – SV 3/4", 600mm nad podlahou
  - V65.1 RV s filtrem, výstup – SV 3/4", 500mm nad podlahou
  - V65.2 RV s filtrem, výstup – SV 3/4", 400mm nad podlahou
  - V67 RV s filtrem, výstup – SV 3/4", 500mm nad podlahou
  - V69a RV s filtrem, výstup – SV+TV 3/8", 500mm nad podlahou
  - V80 RV s filtrem, výstup – SV+TV 3/8", 250mm nad podlahou
  - V80a KV se zpětným ventilem –SV+TV 3/8",350mm nad podlahou
  - V81a KV se zpětným ventilem –SV+TV 3/8",500mm nad podlahou
  - V83 RV s filtrem, výstup – SV+TV 3/4", 350mm nad podlahou
  - V91a KV se zpětným ventilem –SV+TV 3/8",350mm nad podlahou
  - V92 RV s filtrem, výstup – SV+TV 3/4", nad podlahou MYČKA
  - V92a.1 RV s filtrem, výstup – SV 3/8", 500mm nad podlahou
  - V92a.2 RV s filtrem, výstup – SV 3/8", 350mm nad podlahou
  - V98a RV s filtrem, výstup – SV+TV 3/8", 500mm nad podlahou
  - 101 venkovní ventil nezámrzný –SV 1/2", 1200mm nad podlahou
- ZK výtokový ventil k napojení na hadici, 1250 mm nad podlahou
- VY nástěnná baterie pro vřelku–SV, TV 1/2" 900mm nad podlahou

LEGENDA

- · · · — ROZVOD STUDENÉ VODY–POTRUBÍ PN16, IZOLACE PROTI OROSENÍ
  - · · · — ROZVOD TEPLÉ VODY–POTRUBÍ PN20, TEPELNÁ IZOLACE (TL IZOLACE DLE VÝHL.)
- hlavní rozvody,sendvičové potrubí (PPR–Al–PPR) vodovodní, plastové potrubí PPR izolace TV+CV izolace SV

15 – 20x2,8 – 1/2"	tl. 20 mm	tl. 9 mm	tl. 9 mm	tl. 6 mm
20 – 25x3,5 – 3/4"	tl. 20 mm	tl. 9 mm	tl. 9 mm	tl. 6 mm
25 – 32x4,6 – 1"	tl. 25 mm	tl. 9 mm	tl. 13 mm	tl. 6 mm
32 – 40x5,5 – 5/4"	tl. 30 mm	tl. 13 mm		
40 – 50x6,5 – 6/4"	tl. 40 mm	tl. 13 mm		

Hlav. proj. (ČKAIT–0301349)	Zodp.proj. (ČKAIT–0301342)	Michal Zoufalý–TZB projektování staveb	
Ing. David Kojan	M. Zoufalý	Hazelov 476, kont. Moravská 5 Aš E:topol.m@gmail.cz, mobil 723-322581	
Kraj Karlovarský	st.Ú: CHEB	M.Ú: CHEB	Formát A 2
Investar : Městský úřad Cheb, nám. Krále J. z Poděbrad 1/14, Cheb			Datum 12/2023
Rekonstrukce kuchyně se zázemím 1.ZŠ Cheb			Č. zok. 6/08/23/TZ/PD
Cheb, ul.Americká 1453/36 - 1PP + 1.NP			Účel PD–PDPS
D.1.4.1 - ZTI , vytápění, plynoinstalace			Číslo: 46865306 Nám. Krále Jiřího 6, Cheb
Měřítko : 1:50 Půdorys 1.NP – vodoinstalace			Č. výkresu : D.1.4.1–01