



STAVBY ÚPRAVY: DEMONTÁŽE

- odpojení instalací vodovodu, kanalizace, elektroinstalací
- demontáž světel, krytů radiátorů
- demontáž tabulí a stropního dataprojektoru
- vybourání stávajících zárubní 2x
- vybourání zadržky instalací ZTI
- demontáž umyvadla + přírodních instalací ZTI
- výměna stávajících stroupaček a přírodních potrubí vody, kanalizace, s napojením na stávající potrubí-předpoklad litina, napojení přes přechodové tvarovky - dle materiálů
- NUTNO PROVĚŘIT STAV STÁVAJÍCÍHO POTRUBÍ NA MÍSTĚ PO ODKRYTÍ
- vybourání příčky pro osazení rozvaděče elektro + RACK
- bourání bělinových obkladů v=1,5m za umyvadlem cca 4,0m2
- sejmutí PVC - včetně ploch na stupínkách
- sejmutí záklopů stupínků-prověření stavu konstrukce stupínků na místě- záklop-předpoklad dřevotřískové desky tl. 20mm, konstrukce dřevěná trámová. V konstrukci budou vedeny nové instalace pro lavice
- zbourání asfaltového lepidla na betonové mazanině
- demontáž plechové části stěny u okna-náhrada SDK stěnou
- demontáž zábradlí na stupínkách
- demontáž roletových konzolí
- demontáž sololitových obkladů zadní stěny s dřevěným roštem
- demontáž vestavěných skříní
- demontáž litinových žebrových radiátorů, očištění a odmaštění
- oškrabání stěn a stropů od starých výmalb
- vsazení oken je neutešněné- oprava nutná

LEGENDA MATERIÁLŮ

- STÁVAJÍCÍ KONSTRUKCE-ZB PANELOVÉ, ZDĚNÉ
- DOZDÍVKY CIHELNÉ/POROBETONOVÉ NA LEPIDLO
- BOURÁNÍ CIHELNÝCH KONSTRUKCÍ

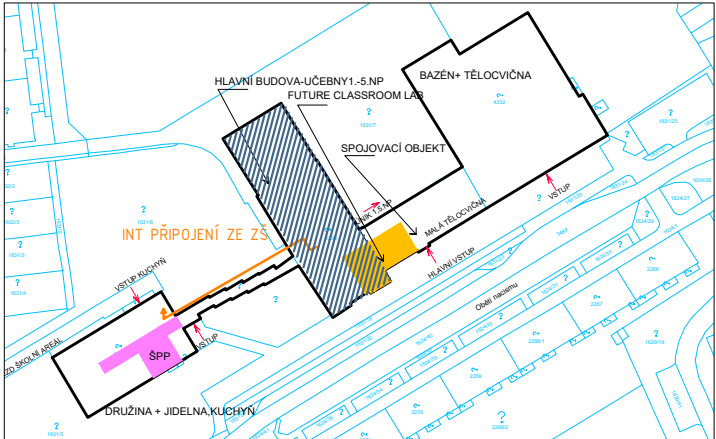

	Valdštejnova 20 Cheb 350 02		zpracoval: MgA. Hana Fischerová		odpovědný projektant MgA. Hana Fischerová ČKAIT č.a. 0301320		projektová činnost ve výstavbě	
	IČ: 291 22 571 tel: 608 256 358 artmodul@email.cz		žadavatel MĚSTO CHEB, NÁMĚSTÍ KRÁLE JIŘÍHO Z PODĚBRAD 1/14 CHEB 350 20 , IČ: 00253979					
akce:		MODERNIZACE UČEBEN 6.ZŠ V CHEBU						
místo stavby		6. Základní škola, příspěvková org., Obětí nacismu 1127/16, ST.P.Č.4230, 4231, 35002 Cheb					datum 11/2021	č. paré
objekt		6. ZÁKLADNÍ ŠKOLA, ST.P.Č 4230 - PAVILON UČEBEN					stupeň DSP+PDPS	
část		3.NP - UČEBNA FYZIKY Č. U. 7					č. výkresu	
výkres		3NP - PŮDORYS - STÁVAJÍCÍ STAV			měřítko 1:50	D.1.15		