


11. MŠ - 60/II - 2. NP:

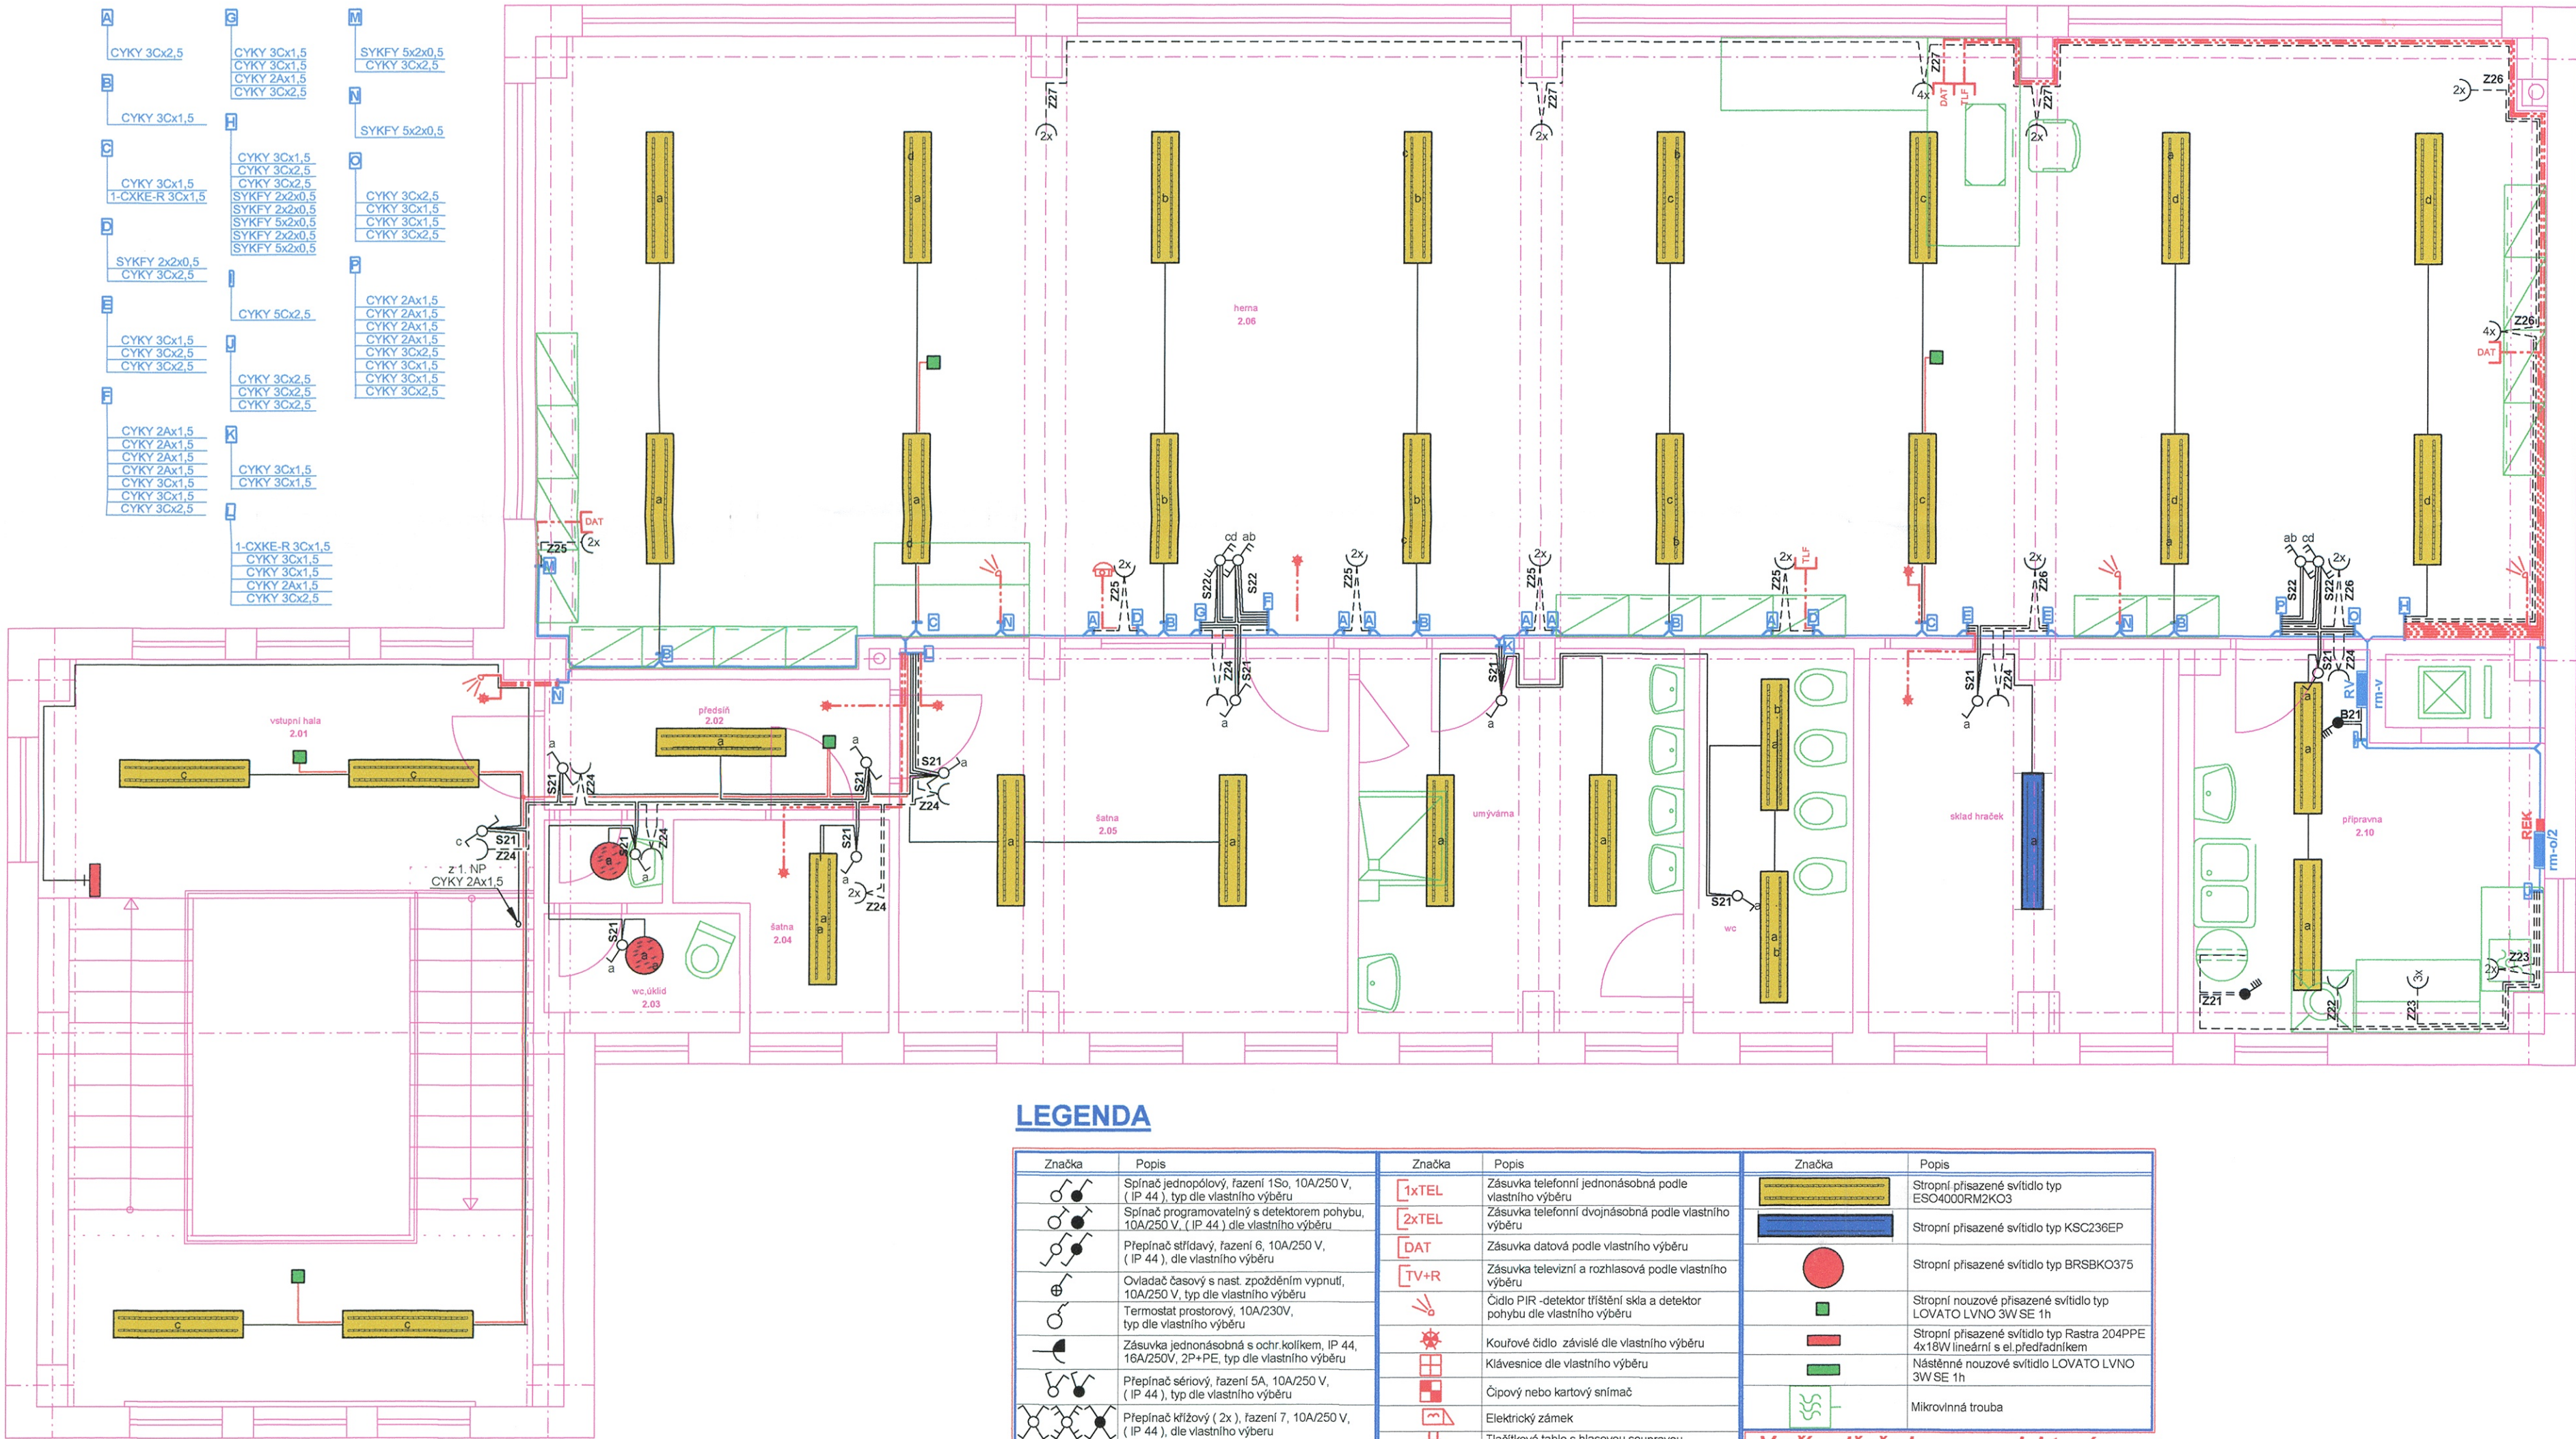

LEGENDA

Značka	Popis	Značka	Popis	Značka	Popis
	Spínač jednopólový, fazení 1So, 10A/250 V, (IP 44), typ die vlastního výběru		Zásuvka telefonní jednonásobná podle vlastního výběru		Stropní přisazené svítidlo typ ESO4000RM2KO3
	Spínač programovatelný s detektorem pohybu, 10A/250 V, (IP 44) die vlastního výběru		Zásuvka telefonní dvojnásobná podle vlastního výběru		Stropní přisazené svítidlo typ KSC236EP
	Přepínač střídivý, fazení 6, 10A/250 V, (IP 44), die vlastního výběru		Zásuvka datová podle vlastního výběru		Stropní přisazené svítidlo typ BRSBK0375
	Ovladač časový s nast. zpožděním vypnutí, 10A/250 V, typ die vlastního výběru		Zásuvka televizní a rozhlasová podle vlastního výběru		Stropní nouzové přisazené svítidlo typ LOVATO LVNO 3W SE 1h
	Termostat prostorový, 10A/230V, typ die vlastního výběru		Čidlo PIR -detektor tříštění skla a detektor pohybu die vlastního výběru		Stropní přisazené svítidlo typ Rastra 204PPE 4x18W lineární s el.předradníkem
	Zásuvka jednonásobná s ochr.kolíkem, IP 44, 16A/250V, 2P+PE, typ die vlastního výběru		Klávesnice die vlastního výběru		Nástěnné nouzové svítidlo LOVATO LVNO 3W SE 1h
	Přepínač sériový, fazení 5A, 10A/250 V, (IP 44), typ die vlastního výběru		Čipový nebo kartový snímač		Mikrovlnná trouba
	Přepínač křížový (2x), fazení 7, 10A/250 V, (IP 44), die vlastního výběru		Elektrický zámek		
	Přepínač dvojité střídivý, fazení 5B, 10A/250 V, (IP 44), die vlastního výběru		Tlačítkové tablo s hlasovou soupravou		
	Spínač trojpólový (čtyřpólový) 16A/400V, (IP 44), die vlastního výběru		Domovní telefon die vlastního výběru		
	Zásuvka jednonás. s ochr.kolíkem a clonkami, 16A/250V, 2P+PE, typ die vlastního výběru		Rozvodnice motorová okružová		
	Kabelový svazek		Rozvodnice motorová elektrometrová		
	Sílové vedení		Rozpojovací (připojovací) skříň		
	Zásuvkové vedení		Zásuvka nástěnná průmyslová, IP 44, 16A/400V, 3P+N+PE, typ die vlastního výběru		
	Ovládací vedení		Zásuvka nástěnná kombinovaná průmyslová, IP 44, 16A/400V/230V, 3P+N+PE, typ die vlastního výběru		
	Světelné vedení		Oběhové teplovodní čerpadlo		
	Sdělovací vedení		Zásobník TUV		
	Trubkové vedení				
	Vedení pro ochranné pospojování				
	Zásuvkové vedení v chráničce v podlaze				
	Myčka nádobí				

- Poznámka:
- rozvod proveden kabely CYKY volně uloženými omítkou
 - rozbočení prováděno v přístrojových krabicích pod jednotlivými přístroji svorkami WAGGO
 - spínací přístroje a zásuvky vedle nich budou umístěny ve výši 1,5 m nad podlahou
 - v kancelářích budou zásuvky umístěny u podlahy
 - rozmištění jednotlivých přístrojů bude upřesněno při montáži
 - hlavní ochranné pospojování bude provedeno vodičem CY ZZ 6
 - mobilitní zařízení bude připojeno přes zásuvkové svorky ABB typovými kabely
 - ostatní neživé části budou připojeny přes svorky EPS 2 pevně
 - odvětrání sociálek provedeno ventilátory na kruhové potrubí, spínány jsou současně s osvětlením
 - bude provedeno zatrubkování pro slaboproudy, v kancelářích, jídelně, kuchyni a denní místnosti s osazením zásuvek pro telefony
 - v jednotlivých vybraných místnostech budou osazena autonomní kouřová čidla

Ochrana před nebezpečným dotykem podle ČSN 33 2000-4-41 ed.2

- Ochranné opatření : automatickým odpojením od zdroje
- Základní ochrana : základní izolací, krytem a přepážkami
- ochrana při poruše: automatickým odpojením od zdroje při jedné poruše v síti TN

Vnější vlivy určeny podle ČSN 33 2000 - 5 - 51 ed.3

- čl. 321.2 - AB - 5
- čl. 322.1 - BA - 1
- čl. 323.2 - CB - 1

Krytí dano typem rozvodnic!
IP 30/20

V případě, že jsou v projektové dokumentaci uvedené konkrétní typy výrobků, nejsou závazné, je možné je zaměnit za výrobky stejné případně vyšší kvality, se stejnými případně lepšími technickými parametry. V případě záměny typových svítidel uvedených ve výpočtu osvětlení musí být proveden nový výpočet na použitá svítidla!

Proudový systém: 3 PEN stř. 50 Hz, 400 V / TN - C - S
Tento výkres je originál, bez souhlasu autora je jeho kopírování trestné dle §2, §8, §25 a §100, Zákona č.121/2000 Sb. o autorském právu.

Hlavní projektant - PROJEKČNÍ KANCELÁŘ Pavel Stejskal Odboje 1045/3, 356 01 Sokolov		Razítko:	
Vypracoval: Projektovatel		Odpovědný projektant Pavel Stejskal č.á. 0300714	
Objednatel: Město Cheb Náměstí Krále Jiřího z Poděbrad 1/14, 350 02 Cheb		Kraj: Karlovarský	
AMace: REKONSTRUKCE ELEKTROINSTALACE A SLABOPROUDU 11.MATEŘSKÉ ŠKOLY CHEB, ULICE OSVOBOZENÍ 67, 350 02 CHEB		Druh dokumentace: PD pro OS	
Obal: ELEKTROINSTALACE A SLABOPROUD 2. NP - PAVILON 60/II		Číslo zakázky: 201208	
		Počet formátů A4: 4	
		Datum dokončení: 01/2017	
		Měřítko: 1:50	
		Paré: SO	
		Č. přílohy: 1 F.1.4. 3	