
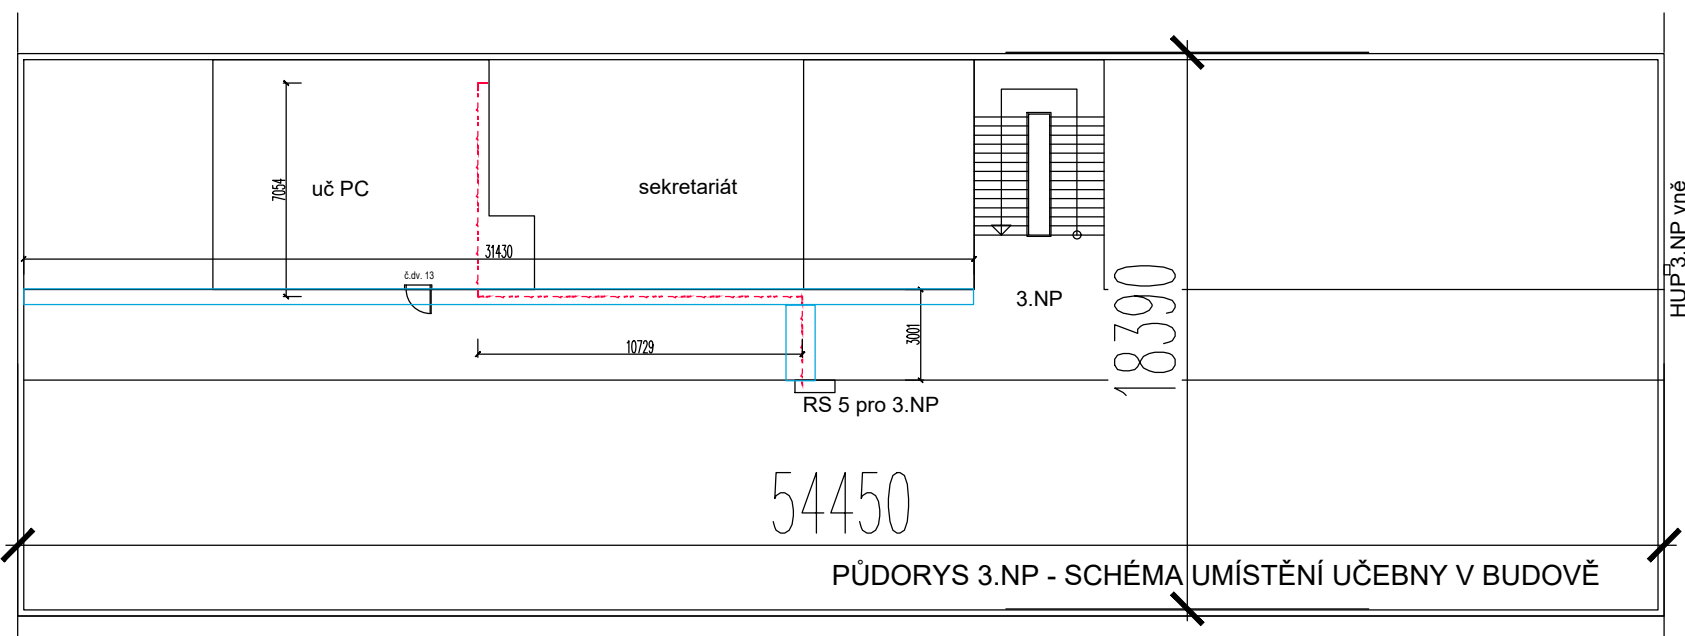


DEMONTÁŽE : UČEBNA I KABINET  
uzavření a odpojení instalací - vody, plynu, kanalizace  
odpojení elektroinstalací v chodbovém ER  
demonťáž pisonové tabule - přesunutí dle pokynů školy  
demonťáž nábytku  
demonťáž osvětlení trubcové plastové  
demonťáž původních parapetů, (parapety pod okny ponechat)  
demonťáž radiátorů k novému nátěru  
demonťáž podlahové krytiny PVC -  
ošrabání stěn od starých maleb a nesoudržných štuků  
odstranění beltinových obkladů za umyvadly  
demonťáž umyvadel

#### LEGENDA MATERIÁLŮ

-  BOURÁNÍ CIHELNÉHO ZDIVA  
 STÁVAJÍCÍ VNĚJŠÍ ZATEPLOVACÍ SYSTÉM EPS  
 DOZDIVKY CIHELNÝM ZDIVEM NA MVC, VČ. OMÍTEK MV  
 PŮVODNÍ CIHELNÉ ZDIVO A ŽB KONSTRUKCE BUDOVY

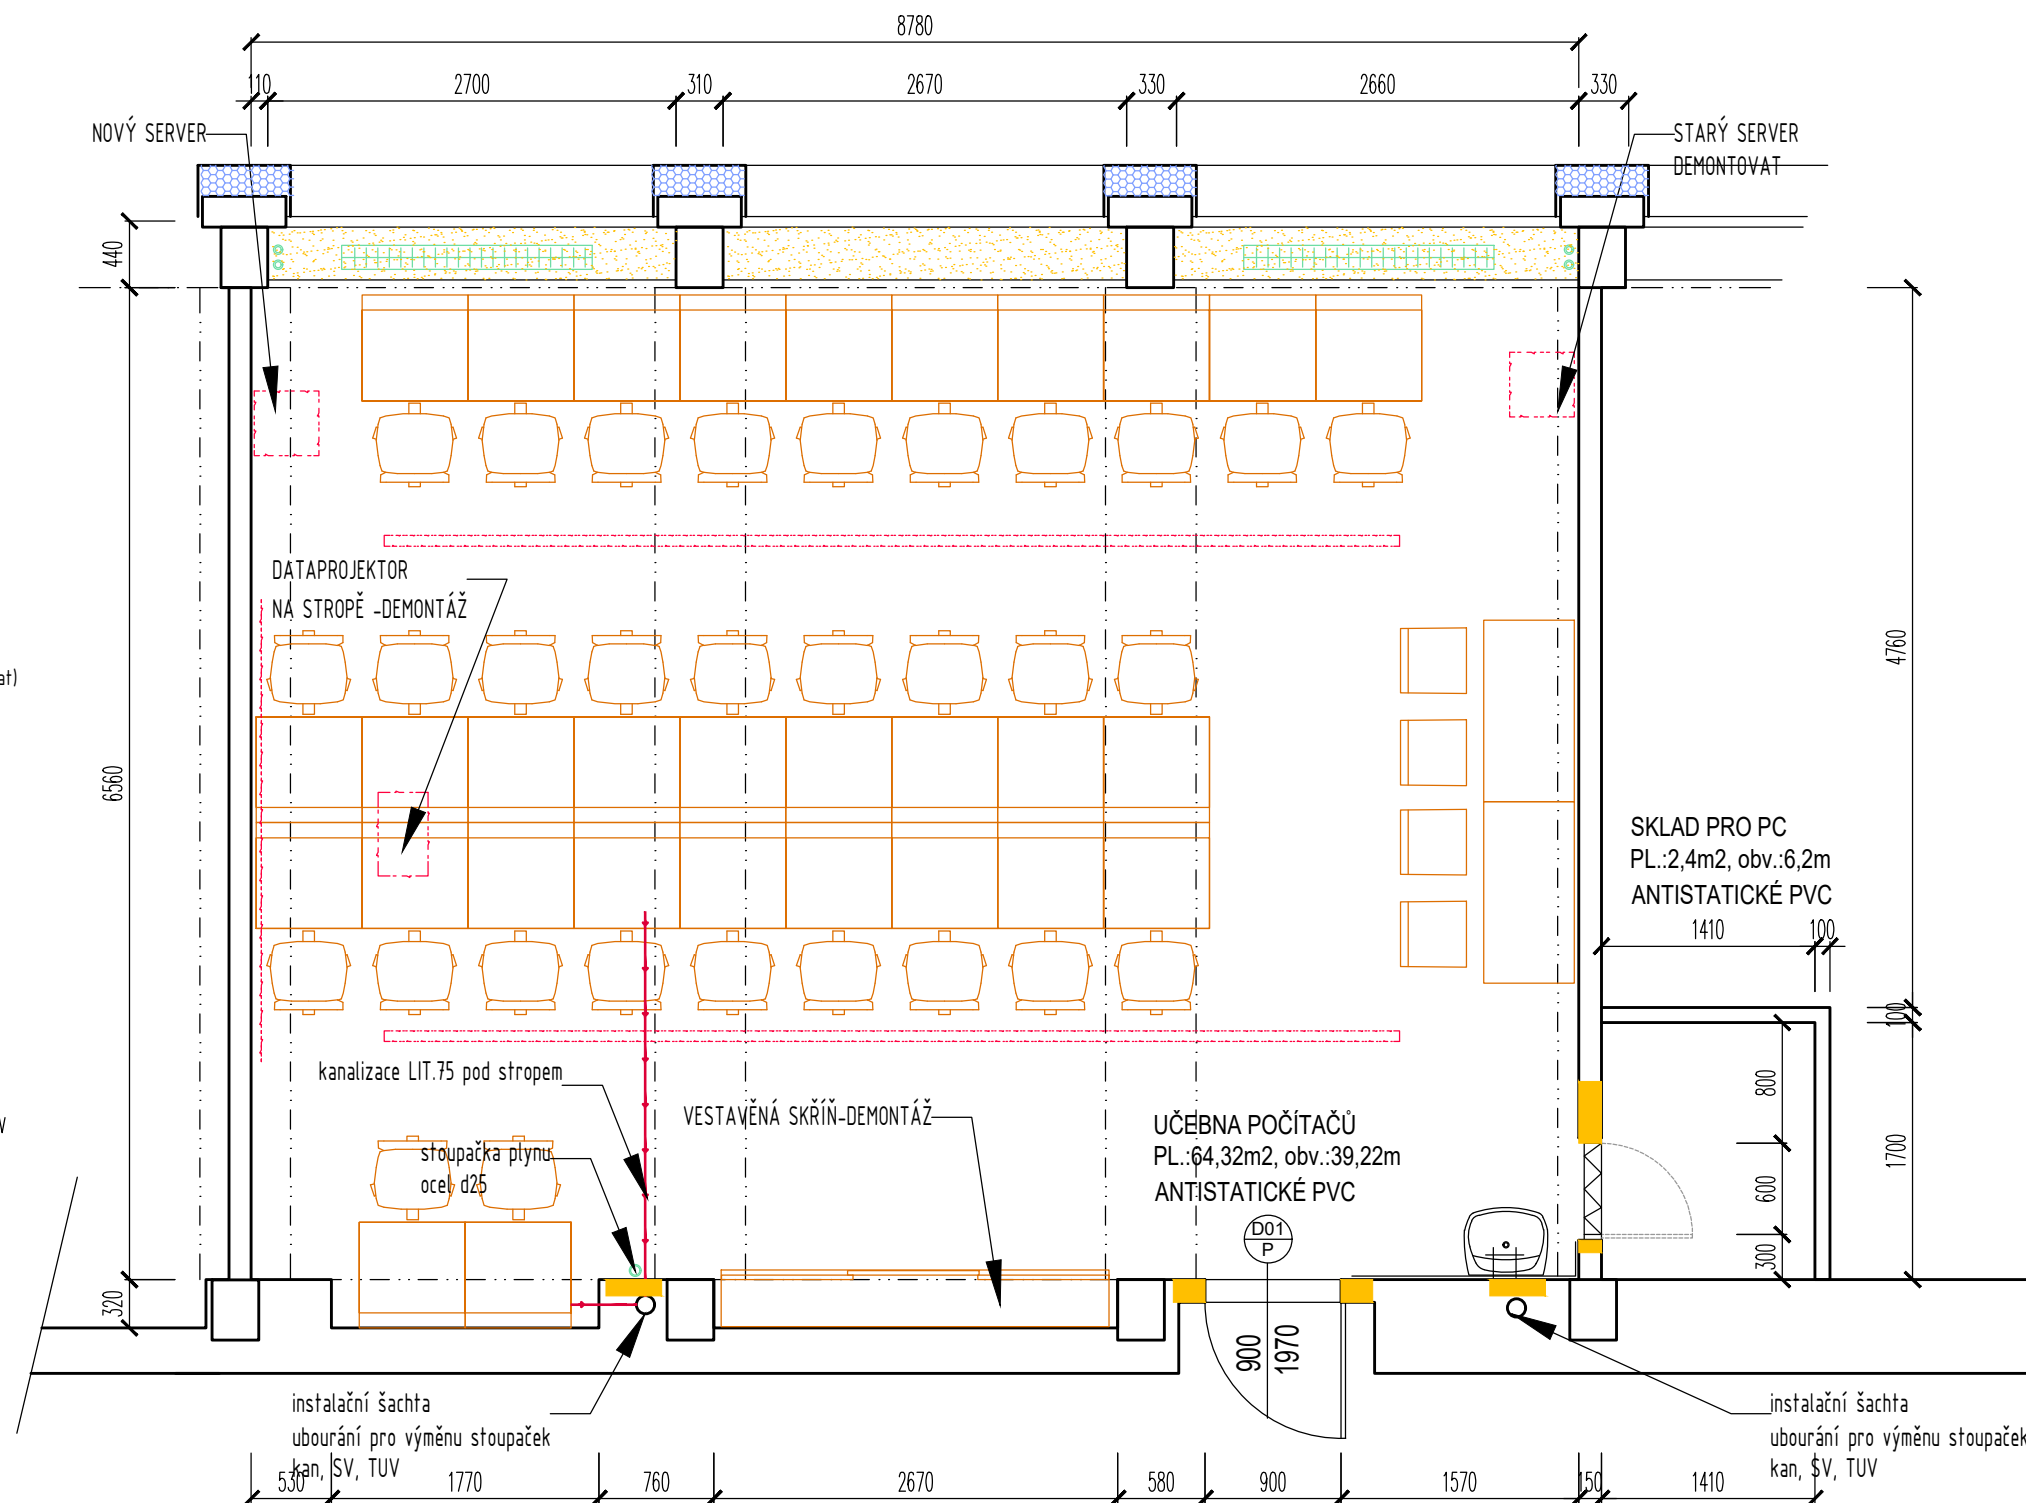

Valdštejnova 20  
Cheb 350 02

IČ: 291 22 571  
tel: 608 256 358  
artmodul@email.cz

zpracoval:	odpovědný projektant
MgA. Hana Fischerová	MgA. Hana Fischerová
zadavatel	ČKAIT č.a. 0301320 projektová činnost ve výstavbě
MĚSTO CHEB, NÁMĚSTÍ KRÁLE JIŘÍHO Z PODĚBRAD 1/14 CHEB 350 20 , IČ: 00253979	

akce:	PODPORA KLÍČOVÝCH KOMPETENCÍ ŽÁKŮ V PŘÍRODOVĚDNÉM-TECHNICKÉM, IT, JAZYKOVÉM A DIGITÁLNÍM VZDĚLÁVÁNÍ NA 6.ZŠ	
místo stavby	6. základní škola, příspěvková organizace, Obětí nacismu 1127/16 35002 Cheb	
část	UČEBNA POČÍTAČŮ - STAVEBNÍ ÚPRAVY	
výkres	PŮDORYS 3.NP - STÁVAJÍCÍ STAV	měřítko 1:50

datum	10/2019	č. paré
stupeň	DZS	
č.výkresu	D1.1.19	