



PODÉLNÝ PROFIL A-A

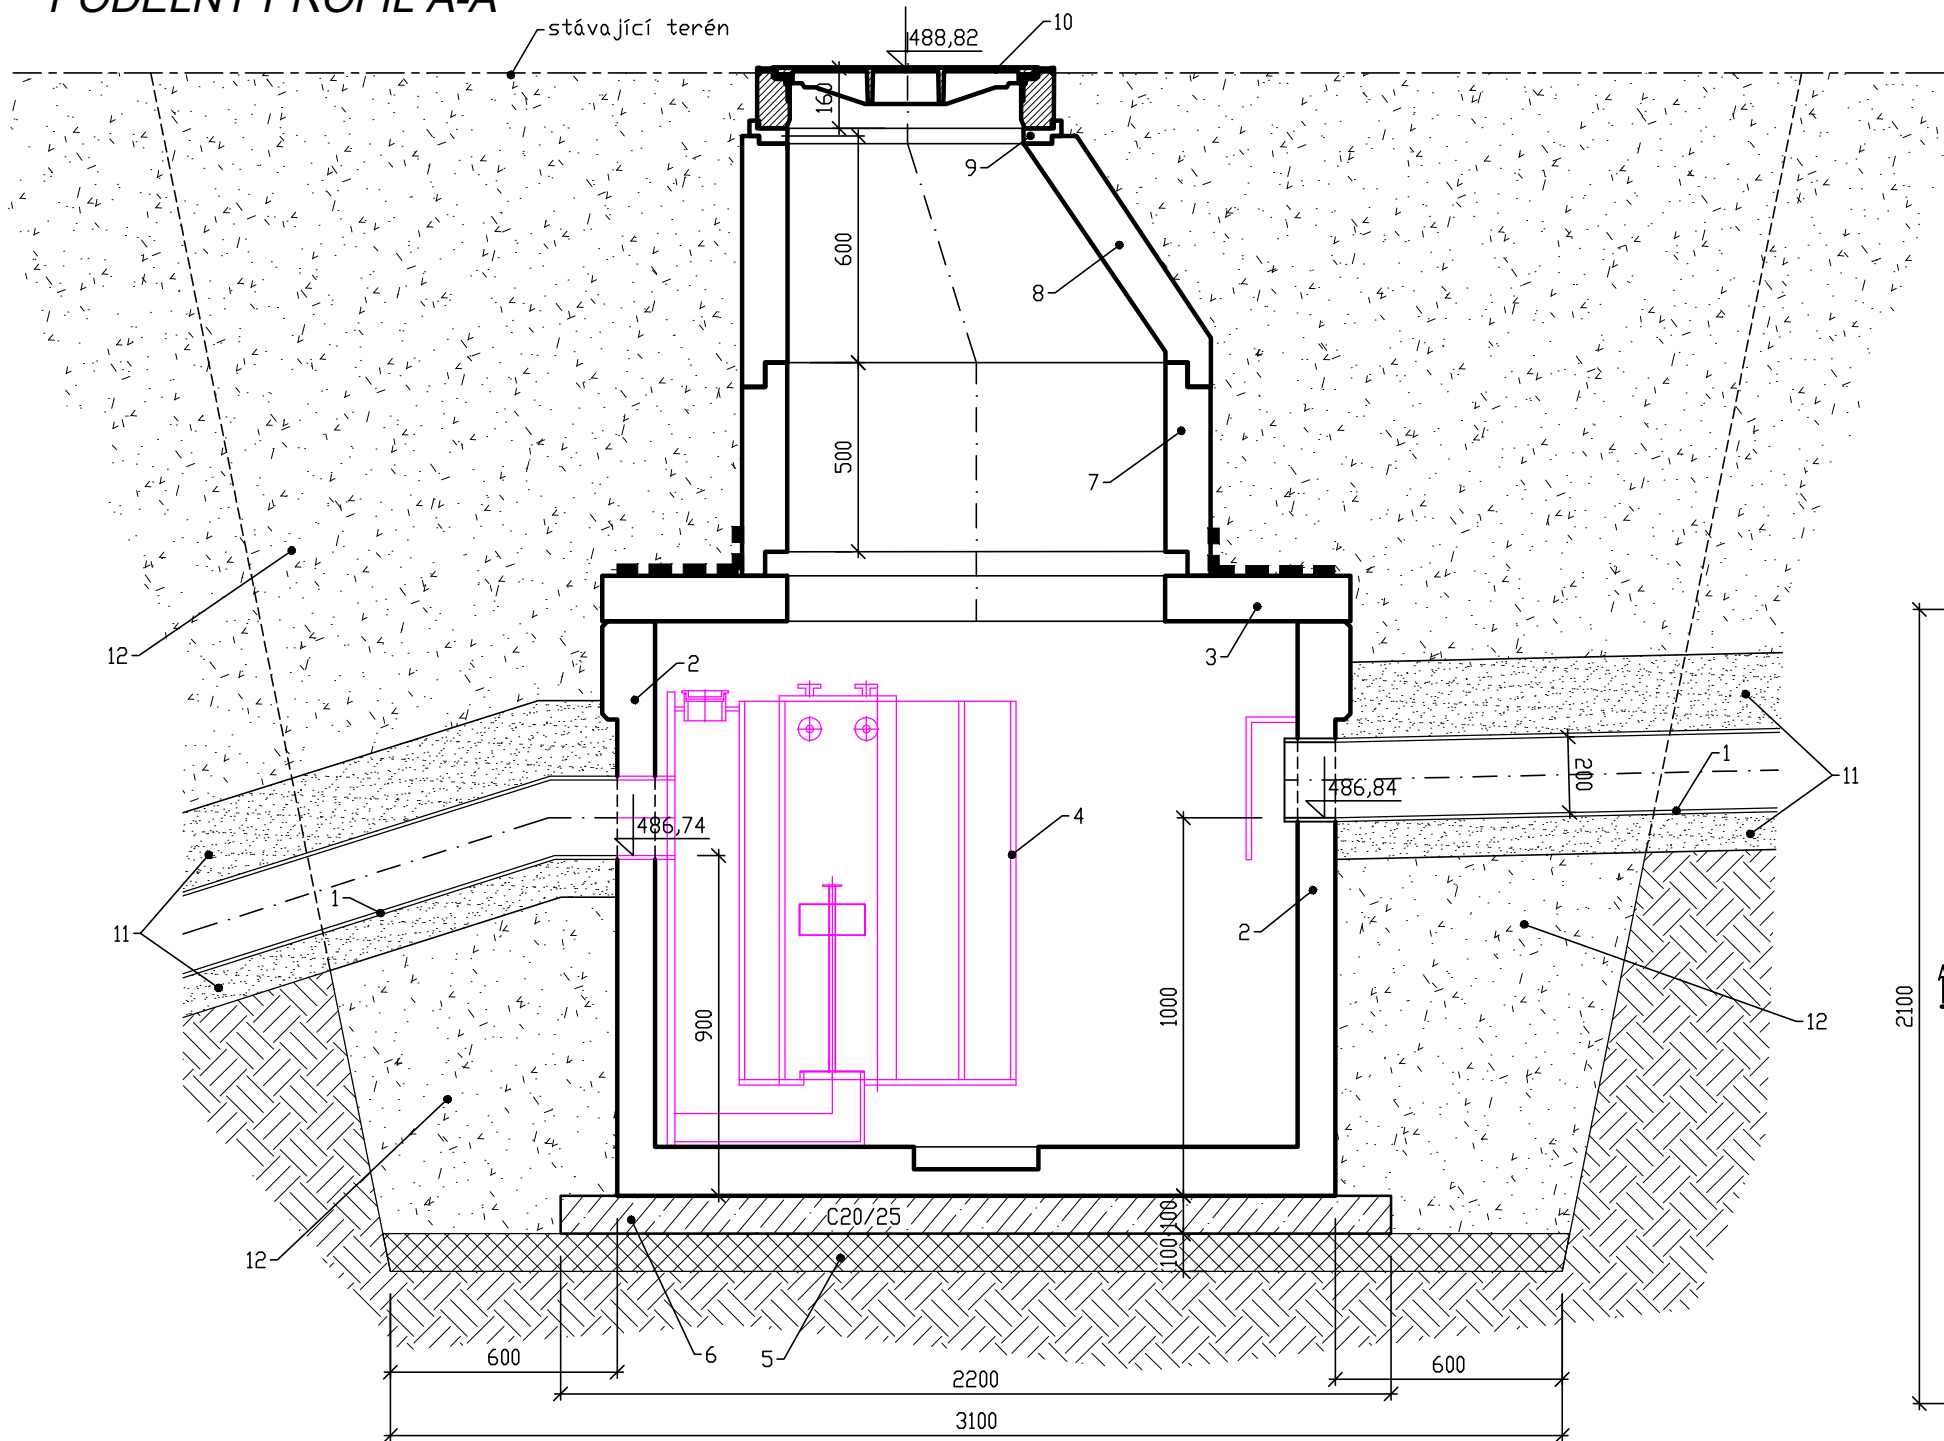

LEGENDA:

- 1 stoka D1–kanal.potrubí PP DN200
- 2 ŽB nádrž odlučovače
- 3 ŽB zákrytová deska odlučovače
- 4 gravitačně–koalescenční technologie
- 5 vyrovnávací lože ze štěrkodrti fr. 0÷63 tl.150mm
- 6 podkladní deska ze ŽB tř. C20/25 XC2 tl.150mm
- 7 kanalizační skruž Ø500/500/120
- 8 kanalizační konus Ø625÷1000/120
- 9 vyrovnávací prstenec Ø625mm
- 10 litinový poklop s rámem tř. C250
- 11 lože a krycí zásyp z netříděného ŠTP fr.0–32
- 12 obsyp nádrže zeminou se zhutněním
- hydroizolace

PŮDORYS

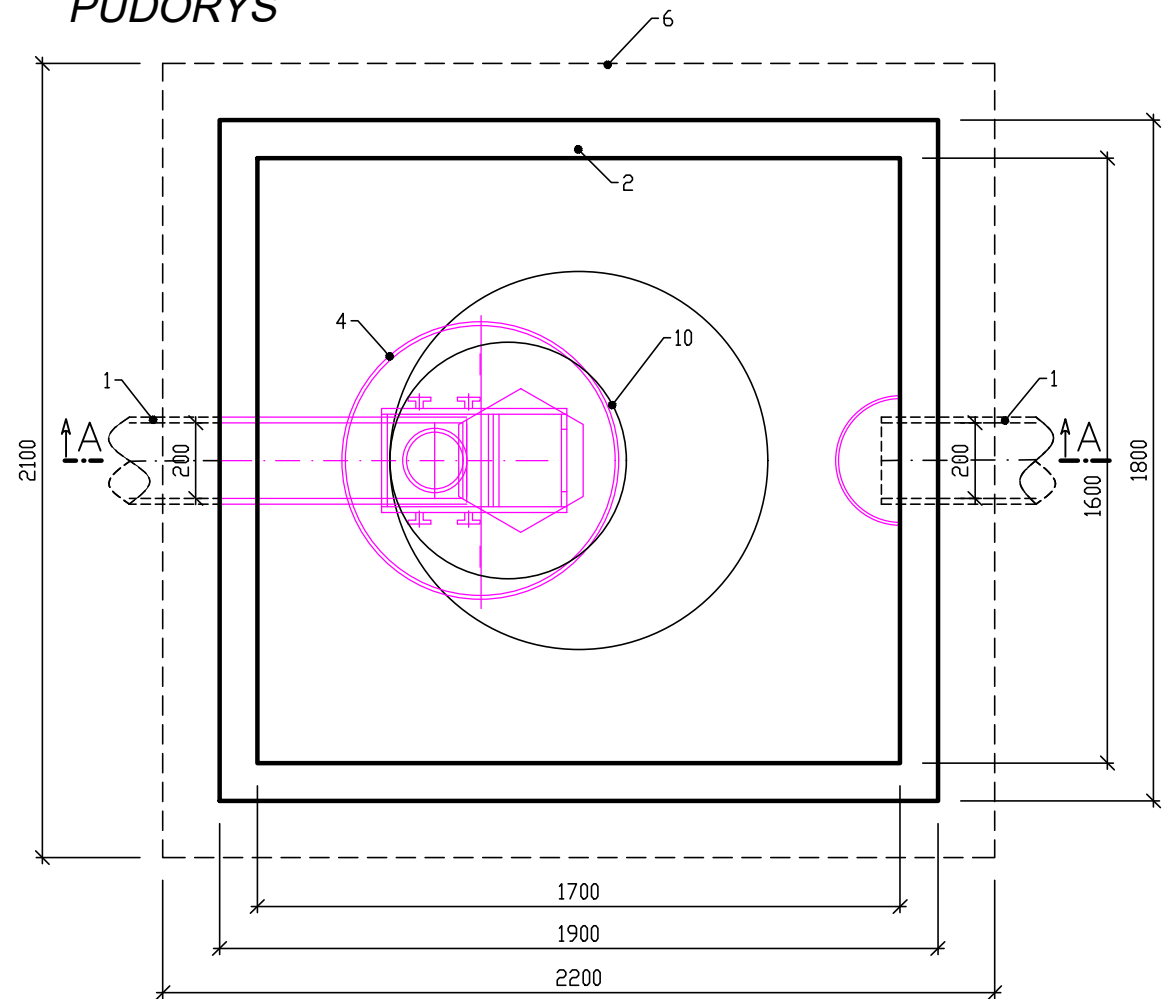

Zodpovědný projektant	Vypracoval	PETR ONTKO Závodu míru 1861 356 01 Sokolov IČ 64371930 tel. 608 500 077
Ing. Petr Ontko	Ing. Petr Ontko	
Stavební úřad : MÚ Cheb		Proj.stupeň : PDPS
Stavebník : Město Cheb		Měřítko : 1:20
NÁZEV STAVBY : Rekonstrukce sídliště Spáleniště, VI. etapa, Cheb		Datum : 09/2020
		Č.zakázky : 196/2019
Obsah : Odlučovač lehkých kapalin OLK1		Č.archivní :
		Č.výkresu : D.2.10