



PODÉLNÝ PROFIL A-A

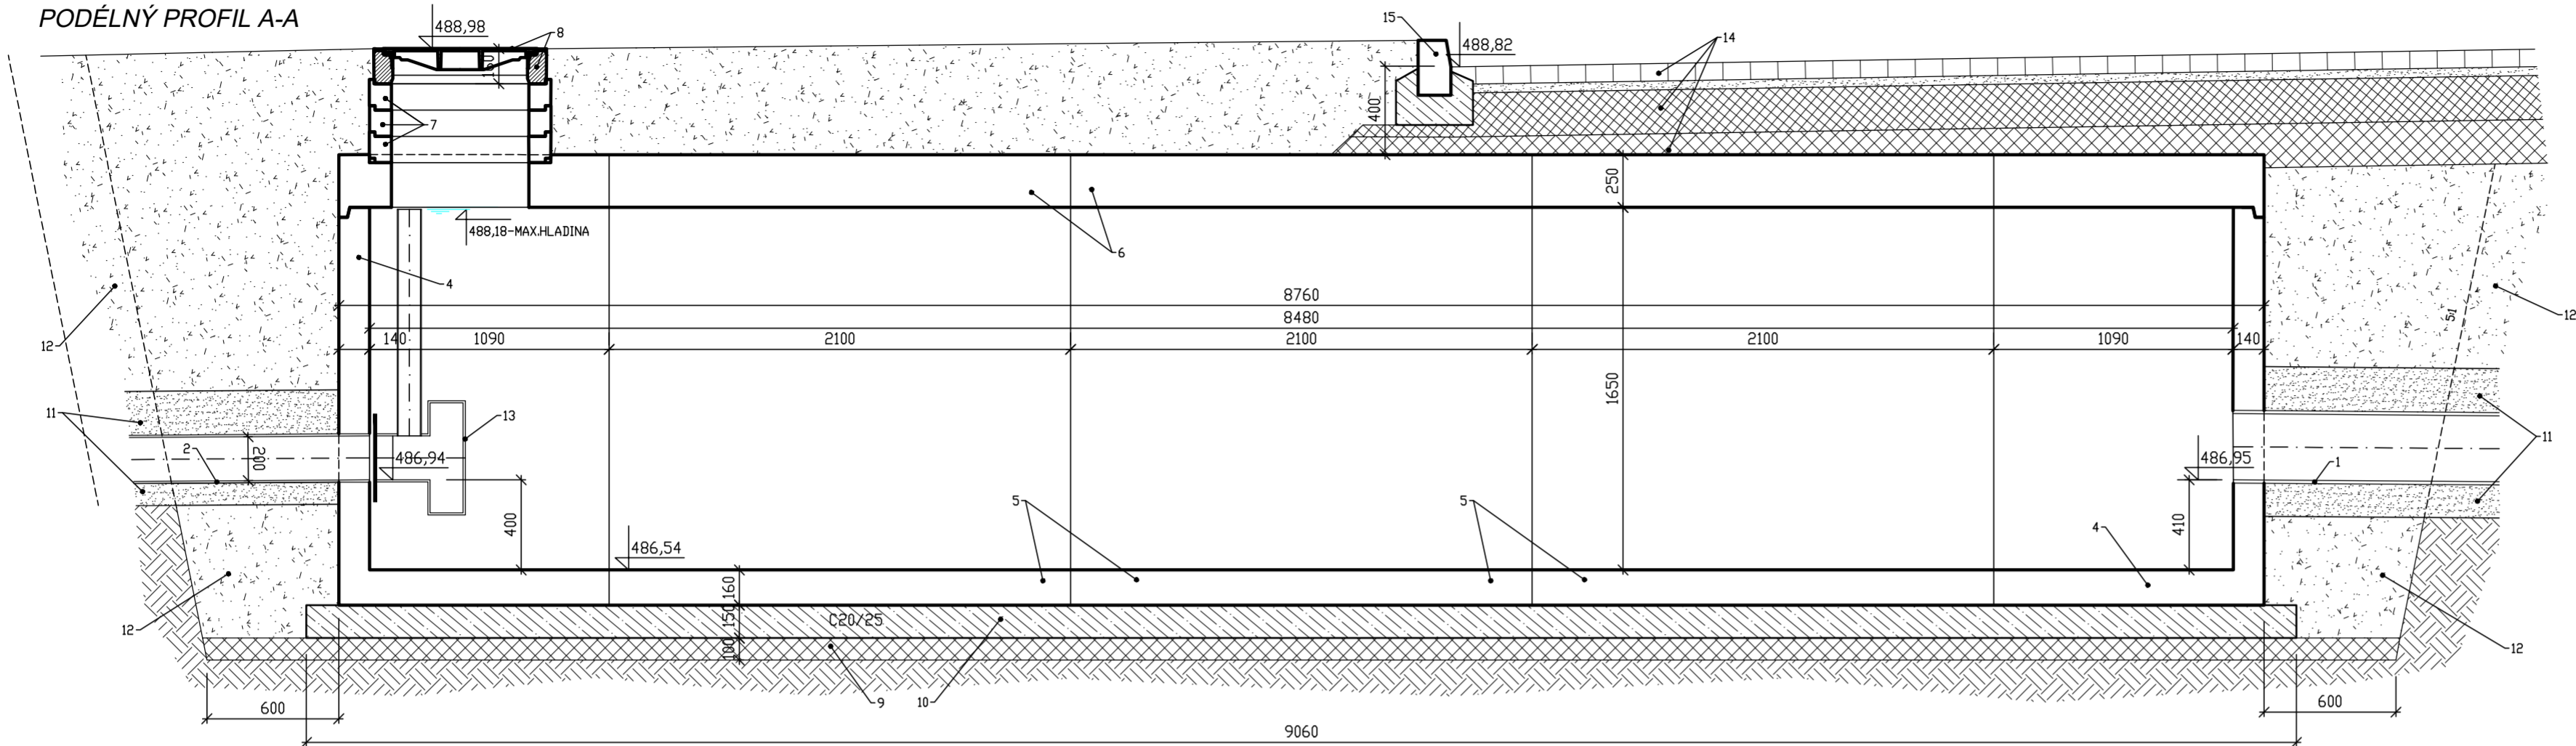

PŮDORYS

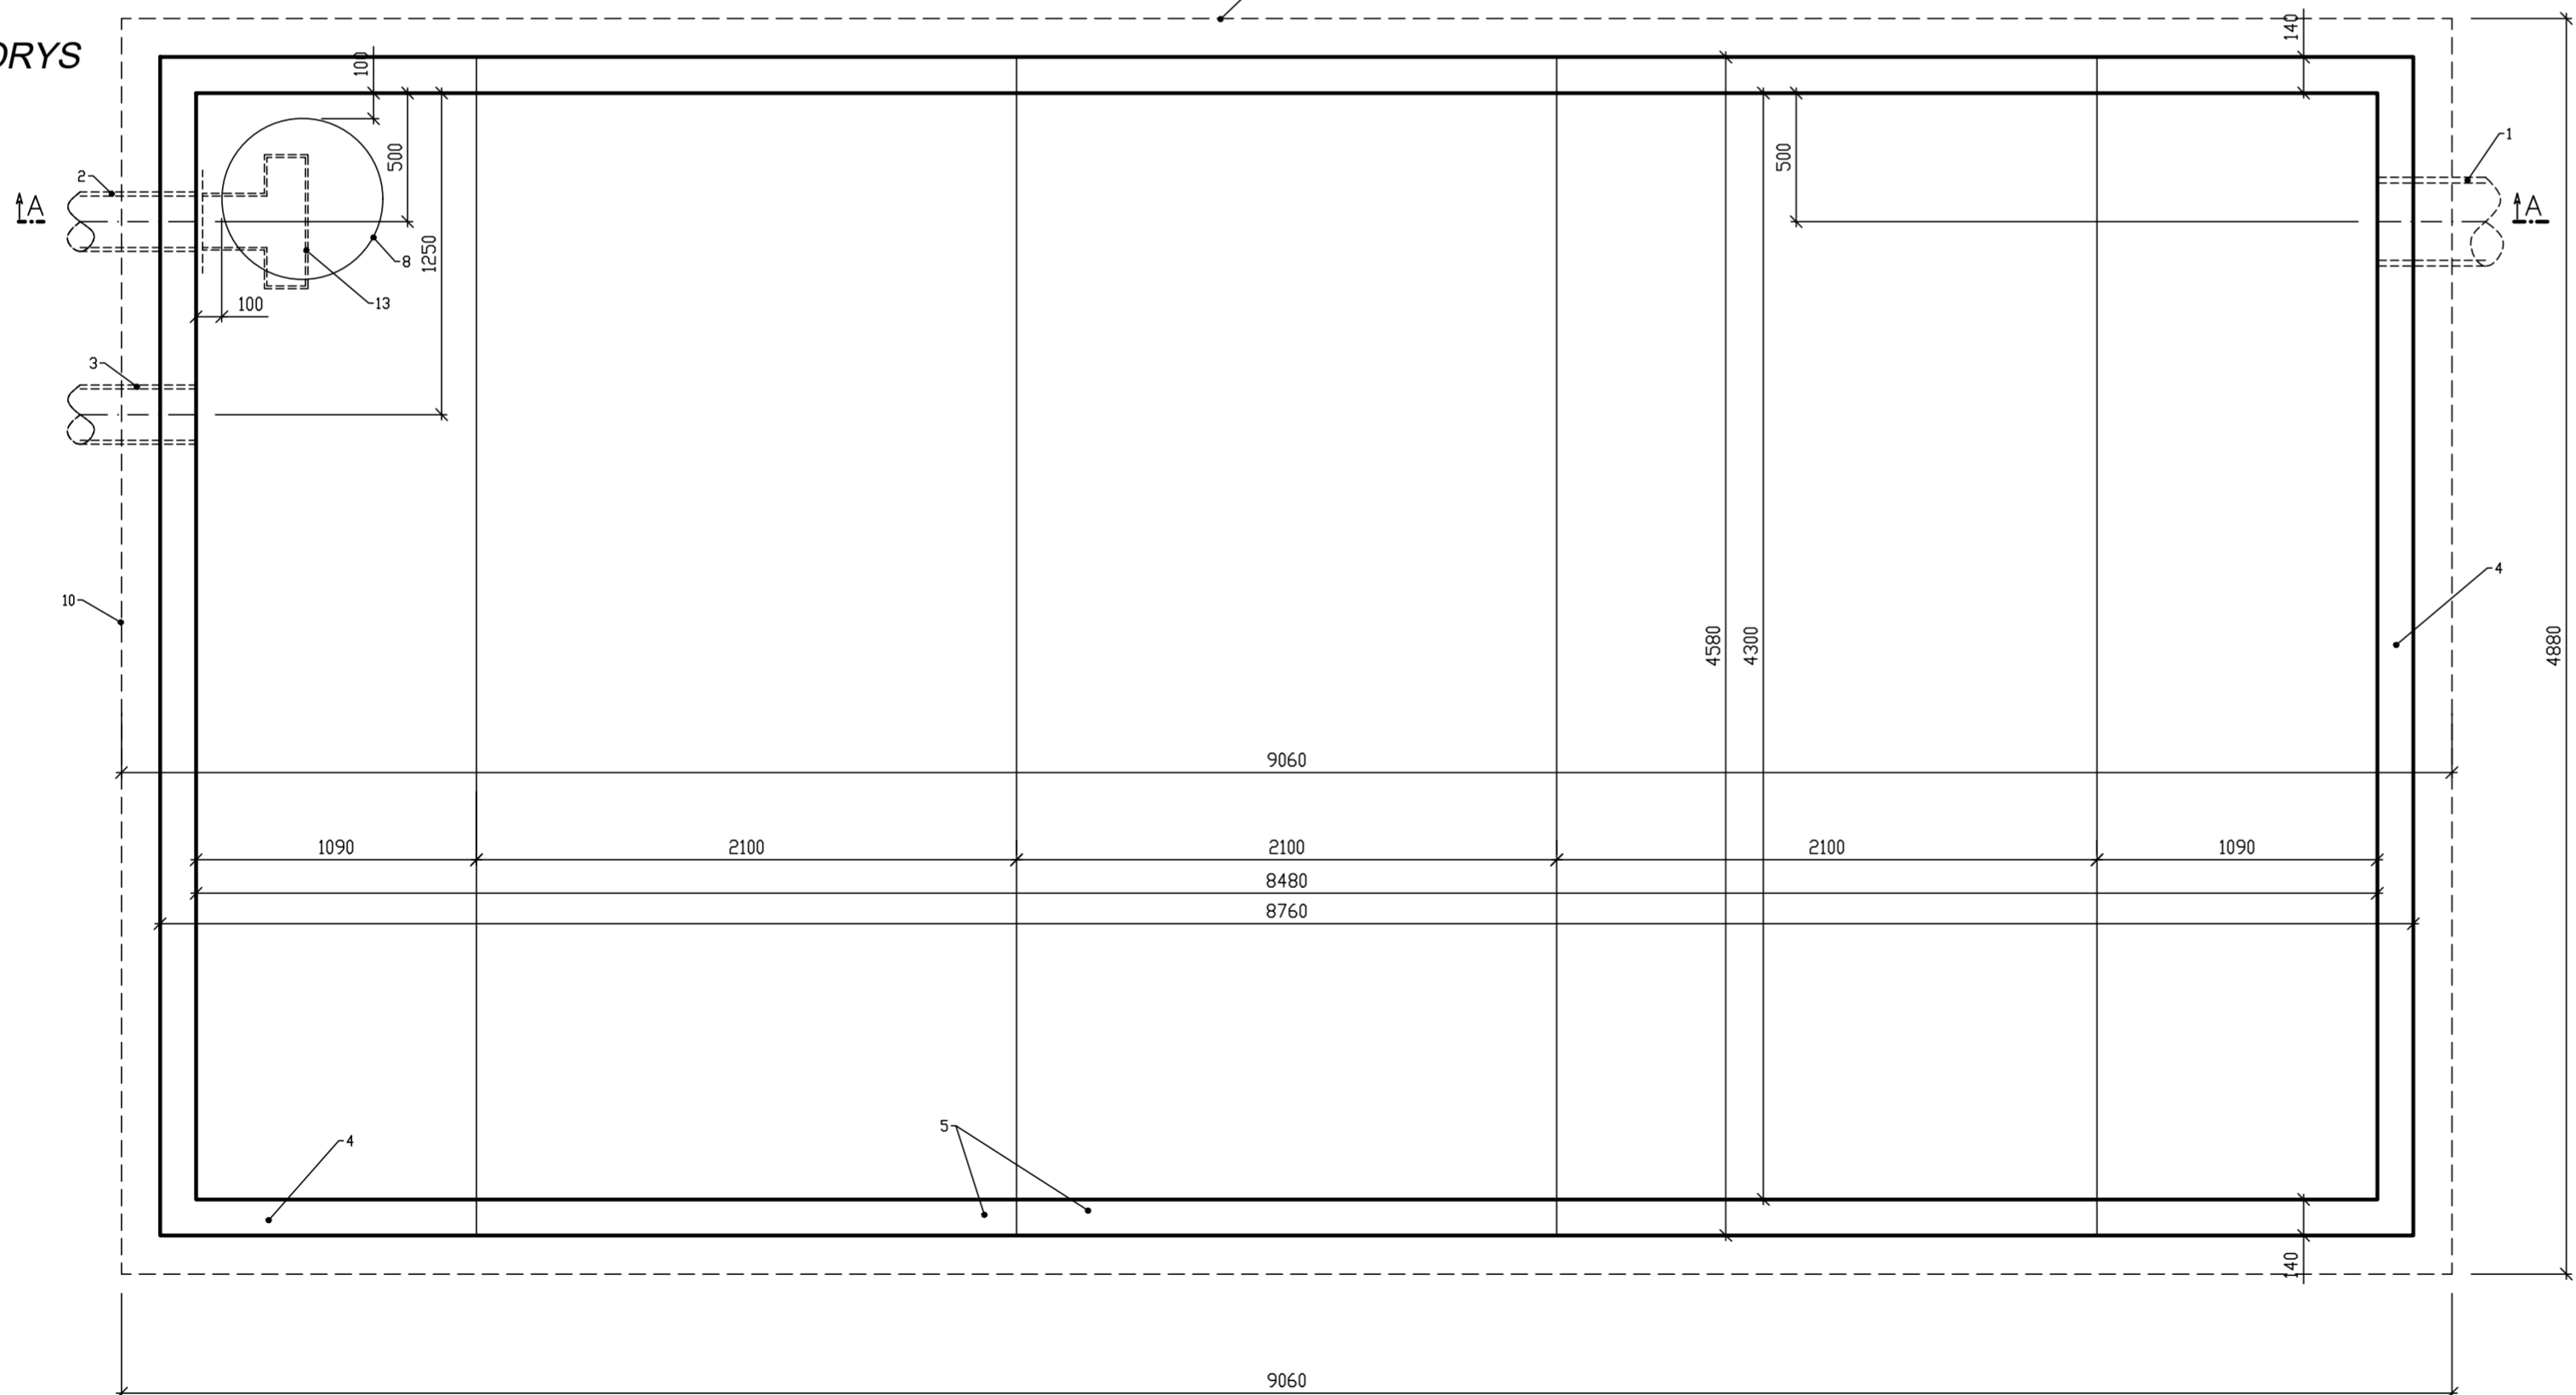

LEGENDA:

- 1 stoka D1-kanal.potrubí PP DN300 SN10
- 2 stoka D1-kanal.potrubí PP DN200 SN10
- 3 přípojka vpusti-kanal.potrubí PVC KG DN200 SN8
- 4 ŽB ukončovací díl nádrže 1090x4300x1650
- 5 ŽB průběžný díl nádrže 2100x4300x1650
- 6 ŽB zákrtyvá deska nádrže tl.250mm
- 7 šachetní vyrovnávací vrstevce Ø600
- 8 kanal.poklop s rámem tl. C250
- 9 vyrovnávací lože ze šterkodrti fr. 0÷63 tl.100mm
- 10 podkladní deska z bet.tř. C20/25 XC2 tl.150mm
- 11 lože a krycí zásep z netříděného ŠTP fr.0-32
- 12 obsyp a násyp nádrže zeminou se zhuštění
- 13 výrový regulační ventil DN200
- 14 konstrukce parkovacího stání (viz dopravní část)
- 15 silniční obruba do betonu (viz dopravní část)

Zodpovědný projektant	Vypracoval		PETR ONTKO Závodu míru 1861 356 01 Sokolov IČ 64371930 tel. 608 500 077
	Ing. Petr Ontko	Ing. Petr Ontko	
Stavební úřad : MÚ Cheb			Proj.stupeň : PDPS
Stavebník : Město Cheb			Měřítko : 1:25
NÁZEV STAVBY : Rekonstrukce sídliště Spáleniště, VI. etapa, Cheb			Datum : 09/2020
Obsah : Retenční nádrž RN1			Č.zakázky : 196/2019
			Č.archivní :
			Č.výkresu : D.2.11