


TABULKA ZAŘIZOVACÍCH PŘEDMĚTŮ

POPIS	KS
UMYVADLO PRO INVALIDY / KOLO 550x550mm	1
BATERIE UMYVADLOVÁ STOJÁNKOVÁ /SAMOZAVÍRACÍ TLAČNÁ	1
WC ZÁVĚSNÉ PRO INVALIDY DL. 700mm/ KOLO ZADNÍ ODPAD	1
MADLO SKLOPNÉ K WC NEREZ/ DL. 813mm	1
MADLO PEVNÉ K WC NEREZ DL. 850mm	1
MADLO SKLOPNÉ K UMYVADLU/ NEREZ DL.600mm	1
MADLO PEVNÉ K UMYVADLU NEREZ/DL.600mm	1
ODPADKOVÝ KOŠ	2
DÁVKOVAČ NA MÝDLO	2
ZÁSOBNÍK NA PAPIROVÉ RUČNÍKY	2
ZÁSOBNÍK NA TOALETNÍ PAPIR-	2
VĚŠÁK	2
PRŮTOKOVÝ OHŘÍVAČ	1
VESTAVĚNÁ NÁDRŽKA GEBERIT PRO INV.	1
VESTAVĚNÁ NÁDRŽKA GEBERIT	1
WC ZÁVĚSNÉ	1
UMYVADLO	1
STOJÁNKOVÁ BATERIE	1

PŘEDEPSANÉ VYBAVENÍ DLE VYHLÁŠKY 398/2009 Sb.

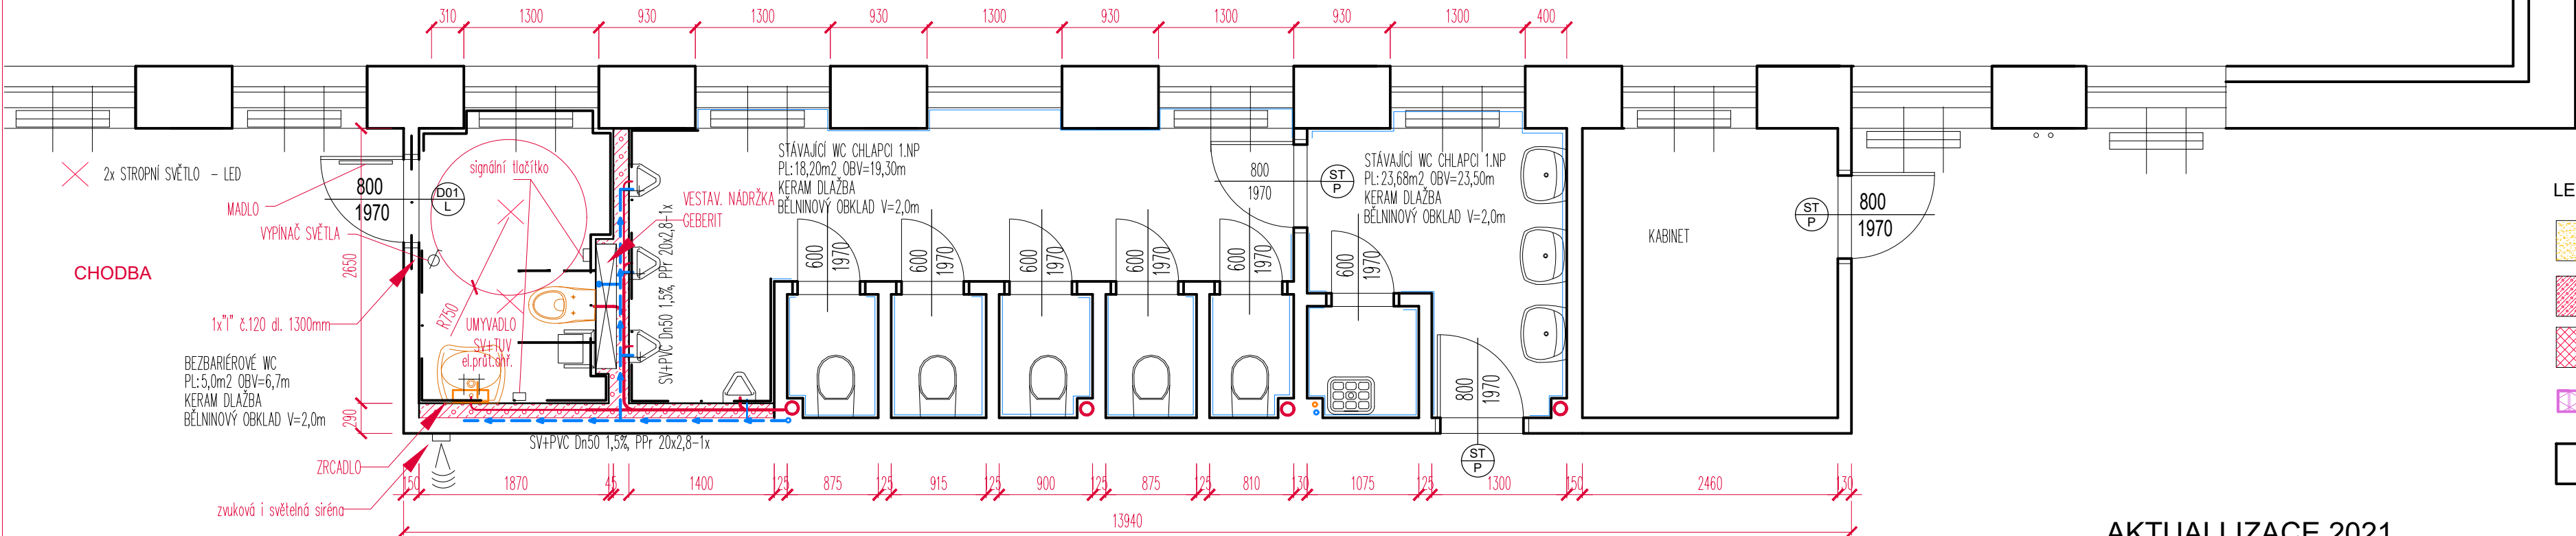

LEGENDA MATERIÁLŮ

- BOURÁNÍ CHELNÉHO ZDIVA
- DOZDÍVKY PLYNOSILIKÁTOVÝM ZDIVEM TL. 150mm
- DOZDÍVKY CHELNÝM ZDIVEM NA MVC, VČ. OMÍTEK MV
- PŘÍČKA SDK TL. 100mm,V=3,0m, VNITŘNÍ IZOLACE MV TL.100mm OSADIT MŘÍŽKY PRO VĚTRÁNÍ - V=0,15m NAD PODLAHOU
- PŮVODNÍ CHELNÉ ZDIVO

AKTUALLIZACE 2021

MgA. Hana Fischerová art projekt Valdštejnova 20 Cheb 350 02 tel:739 327 270 IČO: 483 37 269 e-mail:artprojekt@centrum.cz		kreslil MgA.Hana Fischerová	odb. projektant: MgA.Hana Fischerová		
investor: MĚSTO CHEB, NÁMĚSTÍ KRÁLE JIŘIHO Z PODĚBRAD 1/14 CHEB 350 20 , IČ: 00253979				stupeň DSP	
akce: MODERNIZACE 5. ZÁKLADNÍ ŠKOLY V CHEBU KOPECKÉHO 1160/1, 35002 CHEB				datum 10/2017	
výkres: PŮDORYS 1.NP_ BEZBARIÉROVÉ WC		měřítko 1:50		č.výkr. D.1.9	č.paré