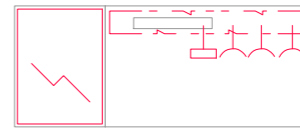
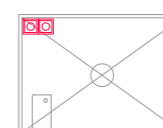
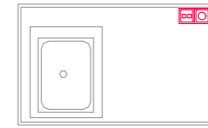
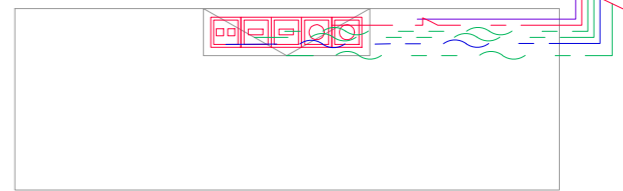
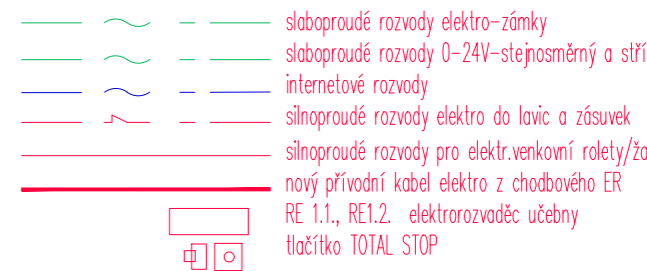


- 

UČ. KATEDRA:
výklonné zásuvková lišta
2xUSB
3x 230V
CENTRALNÍ PULT OVLÁDÁNÍ DO LAVIC
DODÁVKA U NÁBYTKU
- 

CHEM DIGESTOŘ
2x 230V
1x 230V světló
- 


DEMONSTRACNÍ STŮL KATEDRA:
výklonné zásuvková lišta
2xUSB
3x 230V
- 

SKOLNÍ LAVICE-PŘIPOJENÍ
5ti rámeček
2x230V
1x 0-24V stejnosměrný
1x 0-24V slaboproud střídavý
2x data
1x zámek otevírání skřínky elektro
- 

slaboproudé rozvody elektro-zámky
slaboproudé rozvody 0-24V stejnosměrný a střídavý
internetové rozvody
silnoproudé rozvody elektro do lavic a zásuvek
silnoproudé rozvody pro elektr.venkovní rolety/zaluzie
nový přívodní kabel elektro z chodbového ER
RE 1.1., RE1.2. elektrorozvaděč učebny
tlačítko TOTAL STOP

AKTUALIZACE 2021

OSADIT NOVÉ UMYVADLO
NAPOJENÍ NA KANALIZACI A VODU SV+TVU
U STÁVAJÍCÍHO UMYVADLA V KABINETU

MgA. Hana Fischerová  art projekt Valdštejnova 20 Cheb 350 02 tel: 739 327 270 e-mail: artprojekt@centrum.cz IČO: 483 37 269	kreslil	odb. projektant
	MgA.Hana Fischerová	č.a.: 0301320 MgA.Hana Fischerová
investor:	MĚSTO CHEB, NÁMĚSTÍ KRÁLE JIŘÍHO Z PODĚBRAD 1/14 CHEB 350 20, IČ: 00253979	

okce:	MODERNIZACE 5. ZÁKLADNÍ ŠKOLY V CHEBU KOPECKÉHO 1160/1, 35002 CHEB	stupeň	DSP
výkres:	PŮDORYS 3.NP-UČEBNA CHEMIE A FYZIKY- SCHÉMA INSTALACÍ	datum	11/2019
	měřítko 1:50	č.výkr.	č.paré
			D.1.11