


ŘEZ A-A'

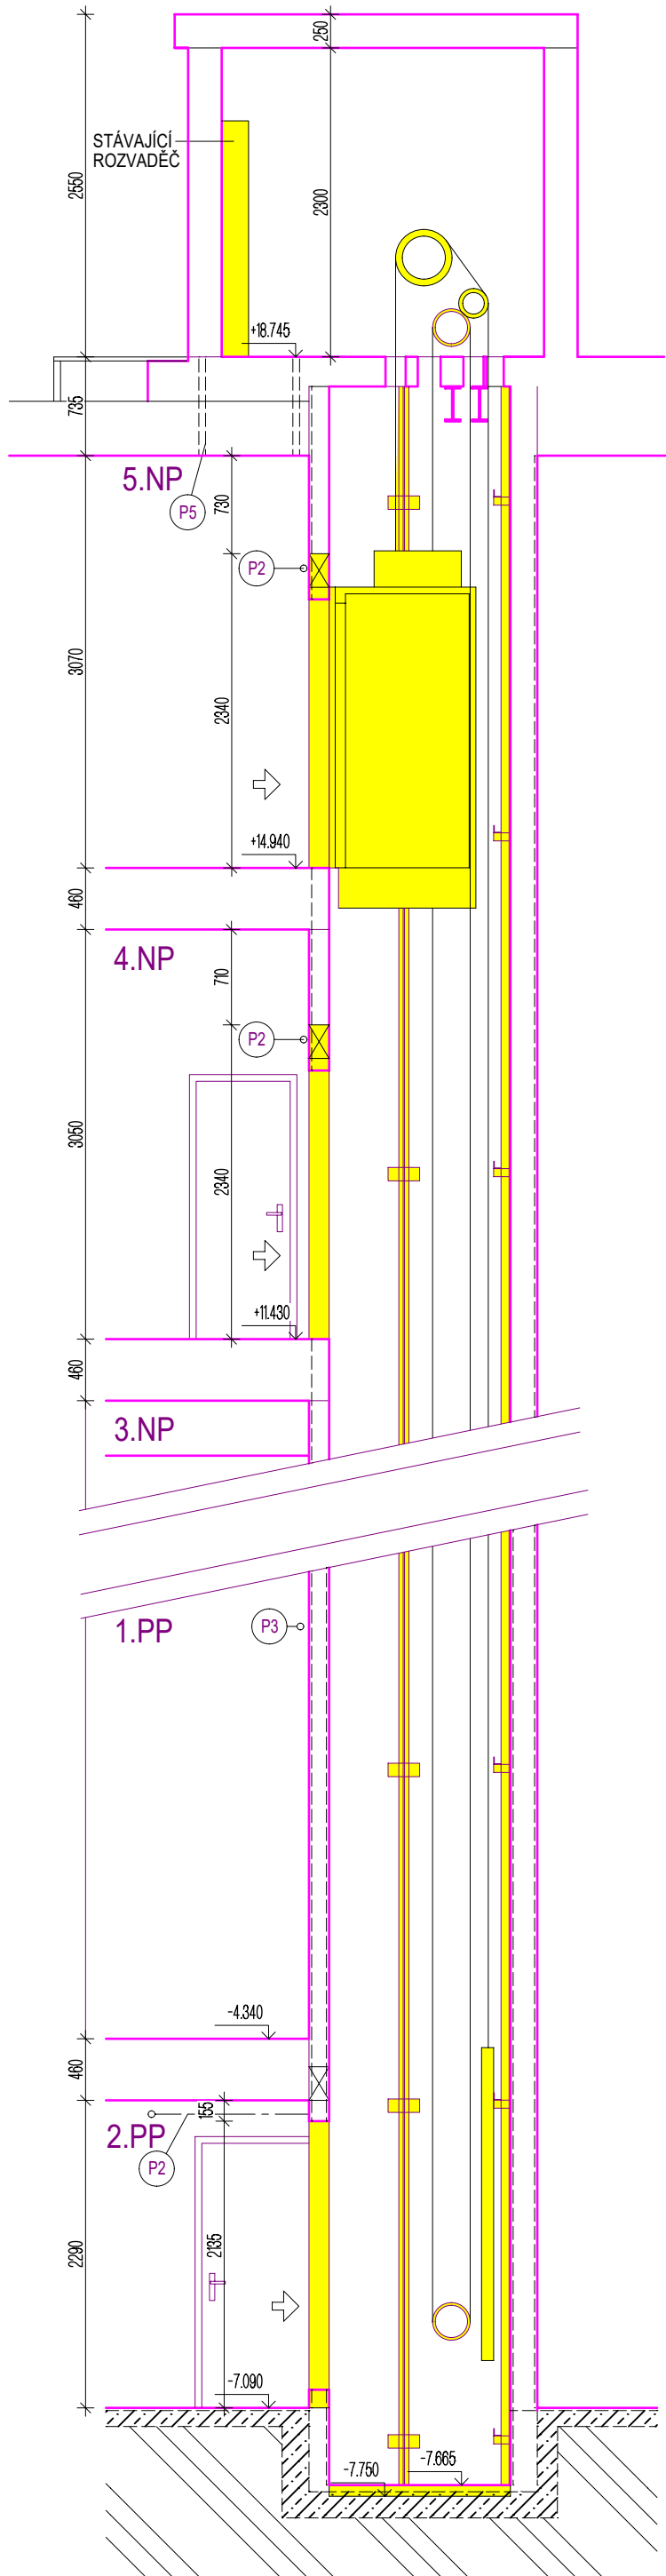

LEGENDA

- STÁVAJÍCÍ KONSTRUKCE
- BOURANÉ (DEMONTOVANÉ) KONSTRUKCE
- ODSTRAŇOVANÁ VNĚJŠÍ A VNITŘNÍ OMÍTKA VÝTAHOVÉ ŠACHTY

- P1 VODOVODNÍ POTRUBÍ- POD STROPEM 2.PP
- P2 PLYNOVODNÍ POTRUBÍ
- P3 ELEKTROINSTALACE VČETNĚ OSVĚTLENÍ SCHODIŠTĚ 1.PP A 2.PP
- P5 STÁVAJÍCÍ STŘEŠNÍ VÝLEZ NA STŘECHU VČETNĚ NÁŠLAPŮ 900/650mm

POZNÁMKA

- PROJEKT JE PROVEDEN PRO STAVEBNÍ POVOLENÍ
- VODOROVNÉ PLYNOVODNÍ POTRUBÍ V 3., 4. A 5.NP VEDE NAD DVEŘMI DO VÝTAHU.Z DŮVODU ZVĚTŠENÍ DVEŘNÍHO OTVORU, BUDE NUTNO PLYNOVODNÍ POTRUBÍ PŘELOŽIT MIMO NOVÝ DVEŘNÍ OTVOR DO VÝTAHU
- VE VÝTAHOVÉ ŠACHTĚ BUDE DEMONTOVANÁ VEŠKERÁ STÁVAJÍCÍ TECHNOLOGIE VÝTAHU VČETNĚ ELEKTROINSTALACE
- VSTUPNÍ DVEŘE DO VÝTAHOVÉ ŠACHTY BUDOU VE VŠECH PATRECH DEMONTOVÁNY
- STÁVAJÍCÍ DVEŘNÍ OTVORY BUDOU ZVĚTŠENY NA POŽADOVANOU VELIKOST 1015/2140mm
- VE VŠECH PATRECH BUDE VYBOURÁN STÁVAJÍCÍ PŘEKLAD NAD DVEŘMI A NAHRAZEN NOVÝM PŘEKLADEM
- STÁVAJÍCÍ VNITŘNÍ OMÍTKA VÝTAHOVÉ ŠACHTY BUDE ODSTRANĚNA
- V DOBĚ ZAMĚŘENÍ NEBYL UMOŽNĚN VSTUP DO STROJOVNY VÝTAHU.
- VÝKRES STAVU JE DLE PROJEKTOVÉ DOKUMENTACE Z ROKU 1973
- V DALŠÍ FÁZI PROJEKTOVÉ DOKUMENTACE JE NUTNO UMOŽNIT VSTUP DO STROJOVNY TAK ABY BYLO MOŽNO PŘESNĚ ZAMĚŘIT STAV STROJOVNY VÝTAHU.
- UMÍSTĚNÍ NOVÝCH PROSTUPŮ PODLAHOU STROJOVNY BUDE URČENO V PRŮBĚHU STAVBY DLE NOVĚ OSAZENÉ TECHNOLOGIE VÝTAHU

- BUDE DEMONTOVÁN STÁVAJÍCÍ ROZVADĚČ, VÝTAHOVÝ STROJ, STÁVAJÍCÍ DVEŘE, ELEKTROINSTALACE
- VE STĚNĚ STROJOVNY BUDE VOSAZENA NOVÁ PROTIPOŽÁRNÍ VĚTRACÍ MŘÍŽKA. NOVÝ OTVOR NA MŘÍŽKU BUDE VYBOURÁN V PRŮBĚHU BORACÍCH PRACÍ
- STÁVAJÍCÍ STŘEŠNÍ VÝLEZ NA STŘECHU VČETNĚ NÁŠLAPŮ BUDE DEMONTOVÁN A NAHRAZEN NOVÝM VÝLEZEM NA STŘECHU S NÁŠLAPY.

Zakázka: V 2023-14

Modernizace výtahu ve stávající budově Májová 105/29, Cheb

Investor:

Město Cheb, náměstí Krále Jiřího z Poděbrad 1/14, 35020 Cheb

Generální projektant:



IČ: 02980215
sídlo: Mirkovice 70, 38232 Velešín
tel.: 775 608 675
email: barbora@projekty-sladkova.cz
web: www.projekty-sladkova.cz




PROJEKTY - SLÁDKOVÁ, s. r. o.

Projekty pozemních staveb | Průkazy energetické náročnosti budovy | Požární bezpečnost

Zodpovědný projektant: Ing. Barbora Sládková	Projektant: Bc. Martin Ficek
Místo: č.parc.1111/2 k.ú.Cheb	Stupň: Pro stavební povolení
Číslo výkresu: D.1.1.7	Měřítko: 1:50
	Formát: 2xA4
	Datum: 07/2023

Název výkresu:

ŘEZ A-A STAV

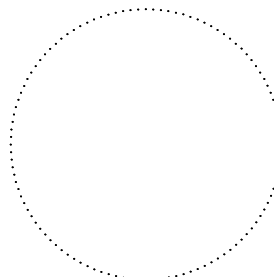

Paré:

