


Úprava VDZ v ulici Májová

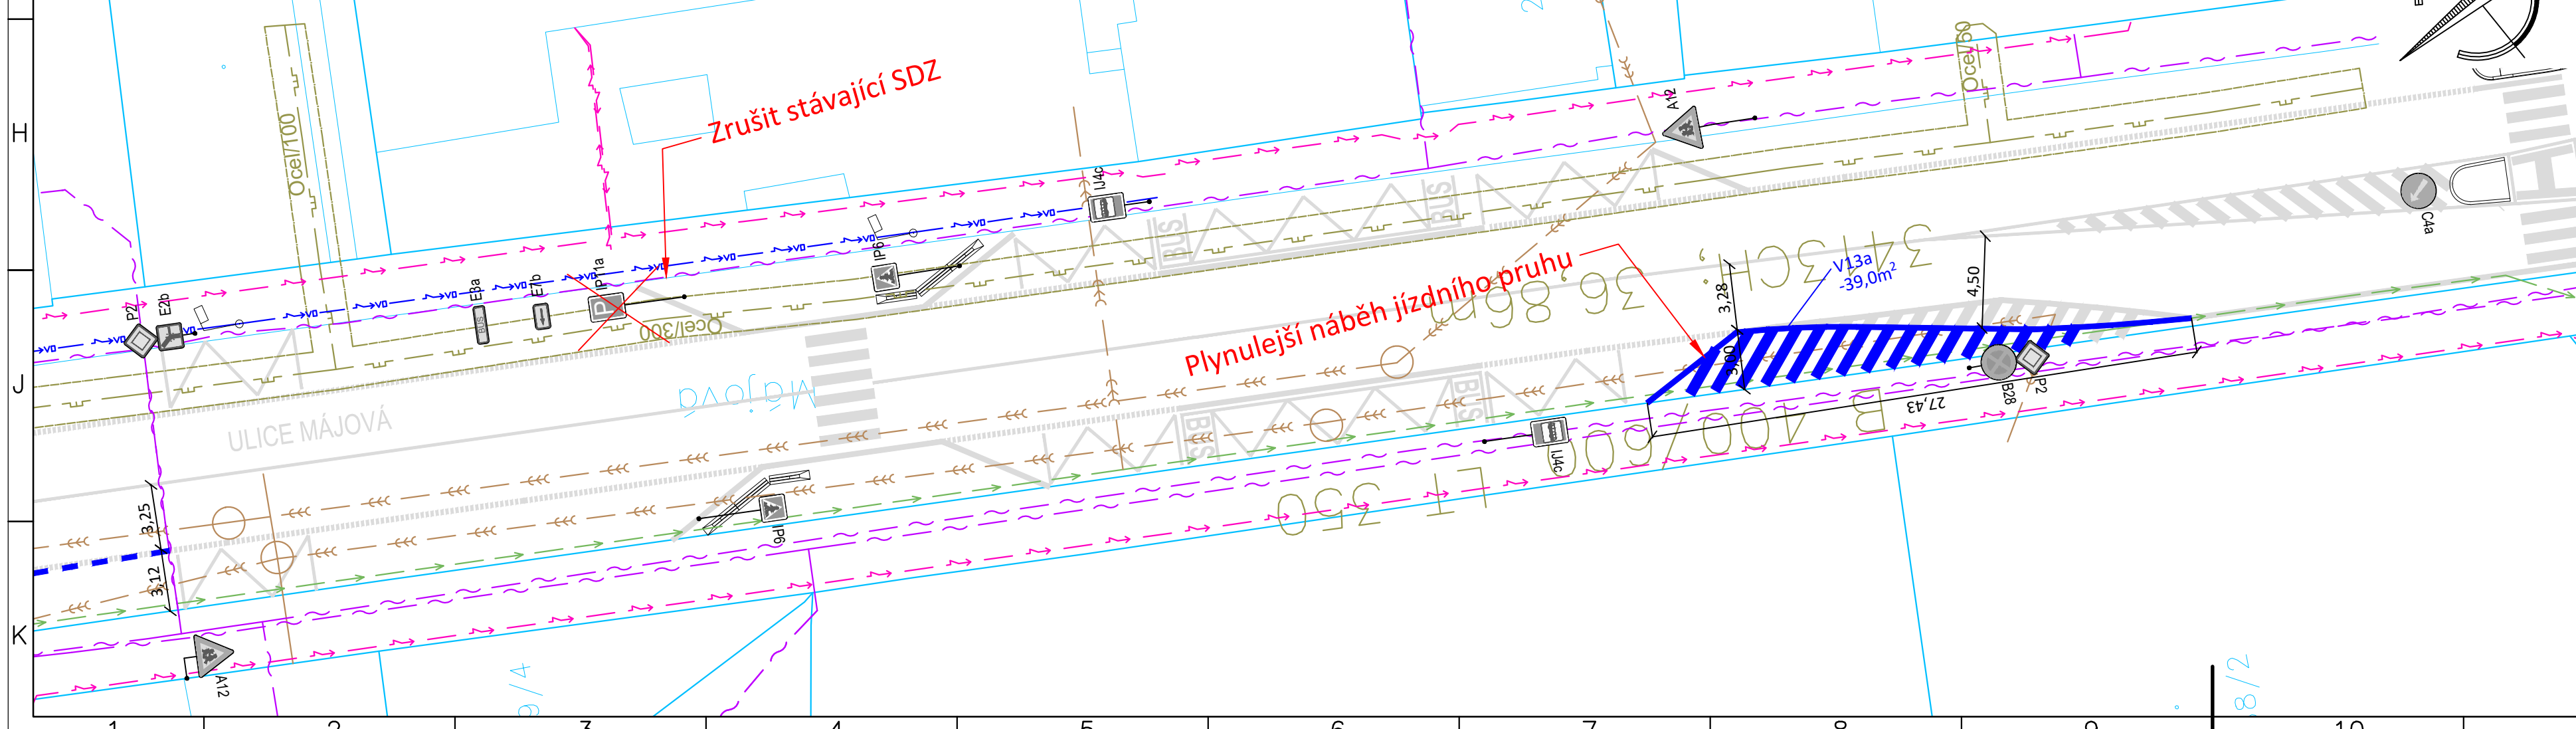

LEGENDA ČAR:

- VODOROVNÉ DOPRAVNÍ ZNAČENÍ NOVÉ
- VODOROVNÉ DOPRAVNÍ ZNAČENÍ STÁVAJÍCÍ
- KATASTRÁLNÍ HRANICE (VNĚJŠÍ)
- KATASTRÁLNÍ HRANICE (VNITŘNÍ)
- STÁVAJÍCÍ STAV
- NOVÝ STAV

LEGENDA OSTATNÍCH ZNAČEK:

- CITYBLOK STÁVAJÍCÍ

LEGENDA STÁVAJÍCÍCH INŽENÝRSKÝCH SÍTÍ:

- PODZEMNÍ VEDENÍ SDĚLOVACÍCH KABELŮ
- NADZEMNÍ VEDENÍ SDĚLOVACÍCH KABELŮ
- PLYN NTL
- PLYN STL
- NADZEMNÍ VEDENÍ METALICKÝ KABEL ICT
- PODZEMNÍ VEDENÍ NN
- PODZEMNÍ VEDENÍ VN
- KANALIZACE JEDNOTNÁ
- KANALIZACE DEŠŤOVÁ
- VODOVOD LT 125/350
- VEŘEJNÉ OSVĚTLENÍ PODZEMNÍ
- KABEL SSZ

LEGENDA PLOCH :

- NOVÝ KRYT VOZOVKY
- ZELEŇ
- ASFALTOVÝ CHODNÍK
- STŘEDOVÝ OSTRŮVEK Z KAMENNÝCH KOSTEK
- BETONOVÁ DLAŽBA

NOVÉ INŽENÝRSKÉ SÍTĚ:

- KANALIZACE DEŠŤOVÁ
- SILNIČNÍ VPUSŤ 50/50cm

Náměstí Krále Jiřího 6, 350 02 Cheb, tel. 354 436 328, fax 354 535 179, email: info@dsva.cz, w.w.w.dsva.cz		
Zodpovědný projektant:	Technická kontrola:	Zhotovitel:
Ing. Petr Král	Ing. Jiří Ševčík	DOPRAVNÍ STAVBY A VENOVNÍ ARCHITEKTURA s.r.o.
Projektant:	Hlavní projektant:	
Bc. Nikol Štovčíková	Ing. Petr Král	
SÚ:	Cheb	Kraj: Karlovarský
Stavebník:	Město Cheb, Krále Jiřího z Poděbrad 14/1, Cheb	Datum: 03/2017
Akce:	Změna na trvalé otevření 4. ramene Ašská x Pražská x Evropská	Číslo zakázky: 22/2017
SO:	Rozšíření stavby o velkoplošnou úpravu a změnu výjezdu	Uroveň: Souprava:
Výkres:	Situace stavby	Měřítko: 1 : 250
Dokumentaci lze užívat ve smyslu příslušné smlouvy o dílo, kopírování a rozšiřování bez předchozího souhlasu je zakázáno		Část: B.2