


6. ZÁKLADNÍ ŠKOLA - SCHÉMA PŮDORYSU 4.NP m1:250

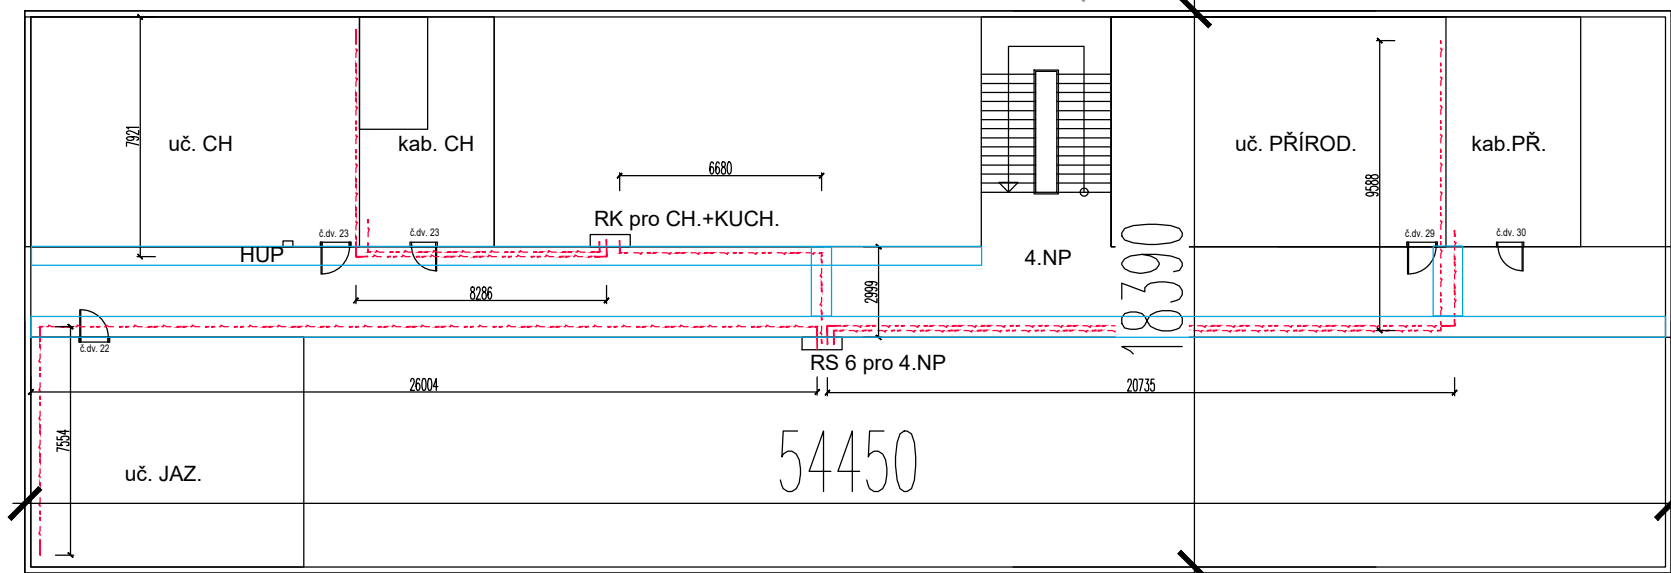

S.F.O. PROJEKT	Valdštejnova 20 Cheb 350 02	zpracoval: MgA. Hana Fischerová	odpovědný projektant: MgA. Hana Fischerová ČKAIT č.a. 0301320 projektová činnost ve výstavbě
	IČ: 291 22 571 tel: 608 256 358 artmodul@email.cz	zadavatel: MĚSTO CHEB, NÁMĚSTÍ KRÁLE JIŘÍHO Z PODĚBRAD 1/14 CHEB 350 20, IČ: 00253979	
	akce: náměstí stavby	PODPORA KLÍČOVÝCH KOMPETENCÍ ŽÁKŮ V PŘÍRODOVĚDNÉM-TECHNICKÉM, IT, JAZYKOVÉM A DIGITÁLNÍM VZDĚLÁVÁNÍ NA 6.ZŠ	
	objekt: část: výkres:	6. základní škola, příspěvková organizace, Obětí nacismu 1127/16 35002 Cheb UČEBNA CHEMIE A FYZIKY - STAVEBNÍ ÚPRAVY PŮDORYS 4.NP - SCHÉMA ELEKTROINSTALACE	
datum: 10/2019		stupeň: DZS	č. paré:
výkresu: D1.1.5		měřítko: 1:50	