


Půdorys 1.NP

Stavební úpravy objektu Koželužská 1942/23, Cheb.

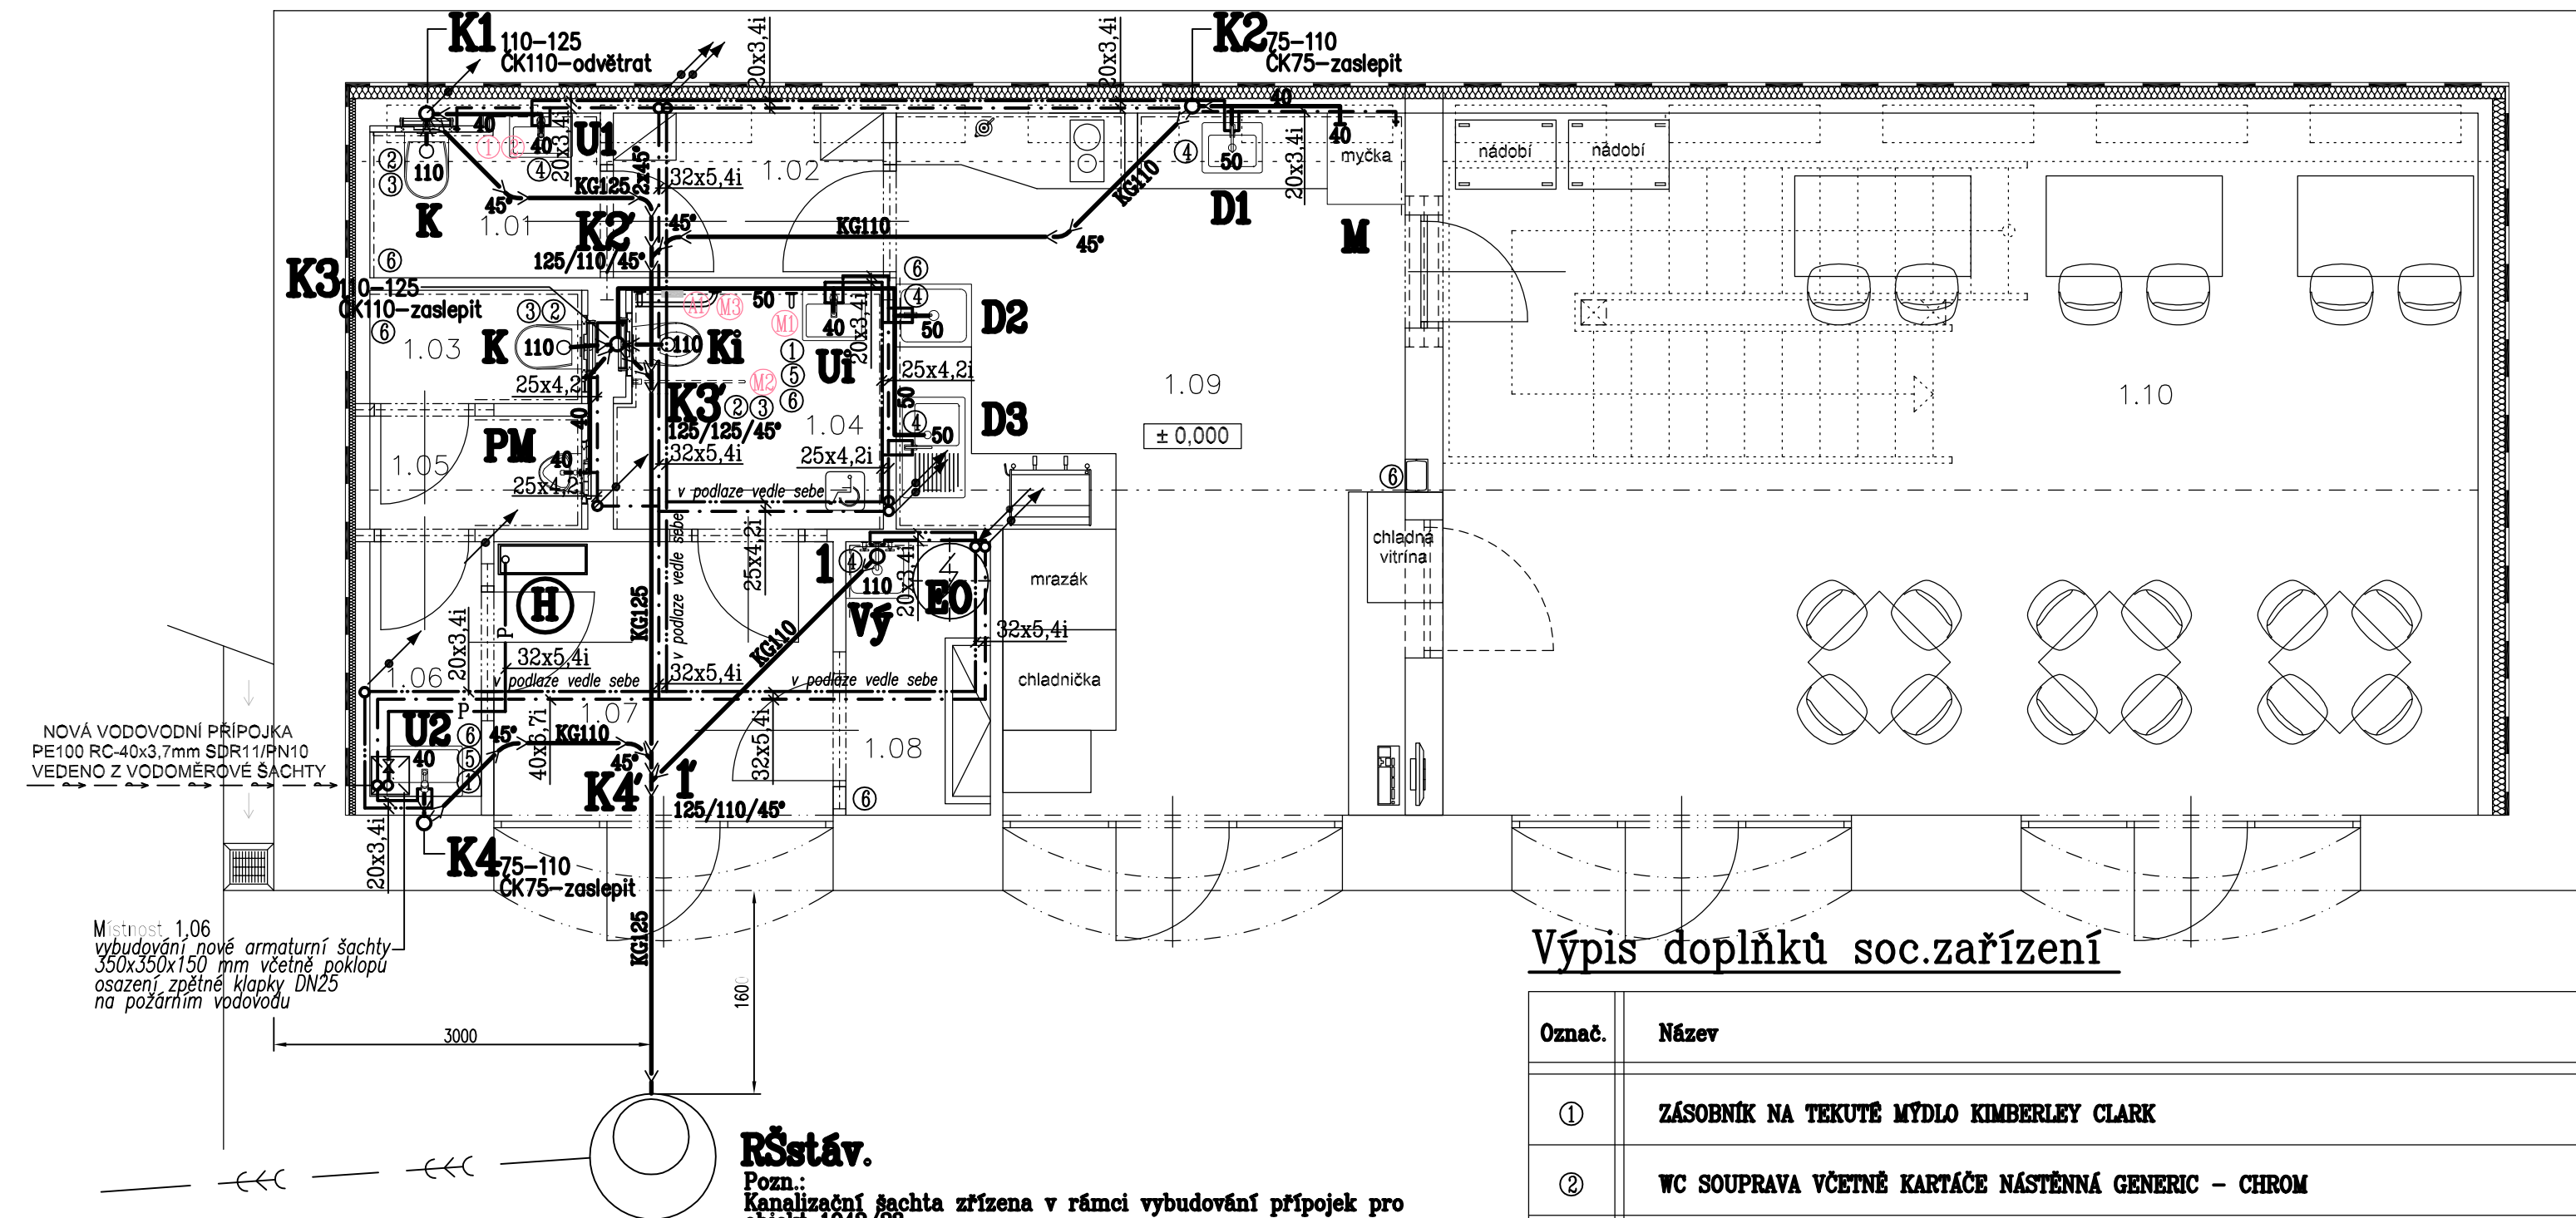

Isolace vodovodního potrubí

Isolace potrubí bude provedena dle požadavků vyhlášky č.193/2007 Sb. Potrubí bude izolováno izolačními pouzdry Rockwool Pipa z kamenné vlny(minerální plsti). (součinitel tepelné vodivosti uvažován lambda=0,037 W/m.K)

Studená voda–potrubí PPR PN20		TV+cirkulace–potrubí PPR PN20	
Rozměr potrubí	Tloušťka izolace	Rozměr potrubí	Tloušťka izolace
20x3,4mm	25mm(13mm)	16x2,7mm	40 mm
25x4,2mm	25mm(13mm)	20x3,4mm	40 mm
32x5,4mm	25mm(13mm)	25x4,2mm	30 mm
40x6,7mm	25mm(13mm)	32x5,4mm	40 mm

Poznámka : Studená voda –25mm(13mm) – 25 mm min.tloušťka izolace Pipa, (13mm)–min.tloušťka dle ČSN755409 čl.6.13.6 (dle tabulky č.2 – potrubí vedené v instalačních kanálech společně s rozvody TV a cirkulace)

Výpis doplňků soc.zařízení

Označ.	Název	Ks
①	ZÁSOBNÍK NA TEKUTÉ MÝDLO KIMBERLEY CLARK	2
②	WC SOUPRAVA VČETNĚ KARTÁČE NÁSTĚNNÁ GENERIC – CHROM	3
③	DRŽÁK TOALETNÍHO PAPIRU – CHROM	3
④	HÁČEK NA RUČNÍKY MALÝ	5
⑤	ZÁSOBNÍK NA PAPIROVÉ RUČNÍKY	2
⑥	ODPAVKOVÝ KOŠ NEREZ – 50 l	6

Legenda potrubí:

- >— splašková kanalizace(gravitační)
- - - - - nové rozvody studené vody–PPR PN20
- — — — — nové rozvody teplé vody–PPR PN20
- P — nové rozvody požární vody–ocel–Znásobný nátěr červenou barvou

Tabulka zařizovacích předmětů

Označ.	Název	Ks
KI	ZÁVĚSNÝ KLOZET NOVA PRO KERM S PRODLOUŽENOU DÉLKOU(70cm)+PDOMÍTKOVÝ MODUL SYSTEM+PANEL SET + BOČNÍ OVLÁDACÍ TLAČÍTKO PNEUMATICKÉHO VENTILU PRO SPLACHOVÁNÍ – ODDÁLENÉ RUČNÍ DO ZDI – CONES VIS S TLAČÍTKEM DUAL (A1)	1
Ui	UMYVADLO PRO TĚLESNĚ POSTIŽENÉ NOVA PRO KERM 65x55cm s otvorem STOJ.SMĚŠ. BATERIÍ S LÉKAŘSKOU RUČKOU A ZÁPACHOVOU UZÁVĚROU DN40	1
K	ZÁVĚSNÝ DITURVITOVÝ KLOZET NOVA PRO + PDOMÍTKOVÝ MODUL SYSTEM	2
U1	UMYVADLO DITURVITOVÉ IDOL 50x41cm S OTVOREM PRO STOJÁNKOVOU SMĚŠ. BATERIÍ PÁKOVOU A ZÁPACHOVOU UZÁVĚROU DN40	1
U2	UMYVADLO DITURVITOVÉ IDOL 60x45cm S OTVOREM PRO STOJÁNKOVOU SMĚŠ. BATERIÍ PÁKOVOU A ZÁPACHOVOU UZÁVĚROU DN40	1
D1	DŘEZ KUCHYŇSKÝ NEREZ 50x40cm S NÁSTĚNNOU BATERIÍ DŘEZOVOU PÁKOVOU SE SPRCHOU A ZÁPACHOVOU UZÁVĚROU DN50	1
D2	DŘEZ KUCHYŇSKÝ NEREZ 50x60cm S NÁSTĚNNOU BATERIÍ DŘEZOVOU PÁKOVOU SE SPRCHOU A ZÁPACHOVOU UZÁVĚROU DN50	1
D3	DŘEZ KUCHYŇSKÝ NEREZ 80x50cm S NÁSTĚNNOU BATERIÍ DŘEZOVOU PÁKOVOU SE SPRCHOU A ZÁPACHOVOU UZÁVĚROU DN50 – VČETNĚ ODKAPÁVAČE	1
PM	DITURVITOVÝ PISOÁR NOVA PRO 56x36cm (PŘÍVOD SHORA,ODPAD DOLŮ) VČETNĚ VÝTOKOVÉHO VENTILU PISOÁROVÉHO A ZÁPACHOVÉ UZÁVĚRY DN40	1
Vy	VTĚLVKA DITURVITOVÁ VČETNĚ NÁSTĚNNÉ DŘEZOVÉ BATERIE PÁKOVÉ A ZÁPACHOVÉ UZÁVĚRY DN100	1
M	BYTOVÁ MÝČKA NÁDOBÍ NA 12 SAD VČETNĚ ZÁPACH. UZÁVĚRY DN40 NA OMÍTKU A NÁSTĚNNÉHO VÝTOKOVÉHO VENTILU	1
(H)	POŽÁRNÍ HYDRANT–HADICOVÝ SYSTÉM S TVAROVÉ STÁLOU HADICÍ DN25 DÉLKY 30m VE SKŘÍNI 710x710x245 mm (PAVLIS+HARTMANN)	1
EO	ELEKTRICKÝ OHŘÍVAČ TEPLÉ VODY DRAŽICE OKCE 200 l –SVISLÝ, IP44 PRŮMĚR–584mm, VÝŠKA–1290mm	1

Poznámka:

Pojistný ventil se zpětným ventilem je součástí dodávky elektrického ohřívače TV.

Výpis model,ovládání

Označ.	Název	Ks
(M1)	MADLO PEVNĚ ROVNÉ DÉLKY 0,3m NEREZ VČETNĚ UPEVNĚVACÍCH PRVKŮ–SVISLÁ MONTÁŽ – v nabídce firmy.SANELA	1
(M2)	MADLO TOALETNÍ SKLOPNÉ NEREZ VYLOŽENÉ 900mm VČETNĚ UPEVNĚVACÍCH PRVKŮ	1
(M3)	MADLO DO SPRCHY VE TVARU L (vodorovné+svislé madlo) VČETNĚ UPEVNĚVACÍCH PRVKŮ	1
(A1)	BOČNÍ OVLÁDACÍ TLAČÍTKO PNEUMATICKÉHO VENTILU PRO SPLACHOVÁNÍ WC – ODDÁLENÉ RUČNÍ DO ZDI – CONES VIS S TLAČÍTKEM DUAL	1

Ateliér : Sokolov, Křížová 121

AIP : Ing. Anton Jurica

Ved. proj. : Jan Černík

Investor : Město Cheb

Akce : Stavební úpravy objektu Koželužská 1942/23, Cheb.

Charakter stavby : Rekonstrukce

Stupeň PD : Projektová dokumentace k provedení stavby

Objekt : 11/19-D.2.TPS.01 Zdravotné technické instalace

Výkres : Půdorys 1.NP

Projektant : Jan Černík

Kreslil : HP Designjet T810

Kontroloval : Ing. Anton Jurica

Místo stavby : Cheb

Ateliér Ostrov : Staré náměstí 53, 363 01 Ostrov tel. 353 644 402, 353 616 070, fax. 353 633 280

Ateliér Sokolov : Křížová 121, 356 01 Sokolov tel. 352 624 093, 352 603 455, fax. 352 624 093

JURICA a.s.

ARCHITEKTURA • PROJEKTY • STAVBY

362 62 Boží Dar 176, IČ 263 64 795

Datum : 09/2019

Zakázka č. : 11/19

Formát : 6x4

Měřítko : 1:50

Číslo paré :

Číslo výkresu : 11/19-D.2.TPS.01-2