


PŮDORYS ZÁKLADOVÝCH KONSTRUKCÍ

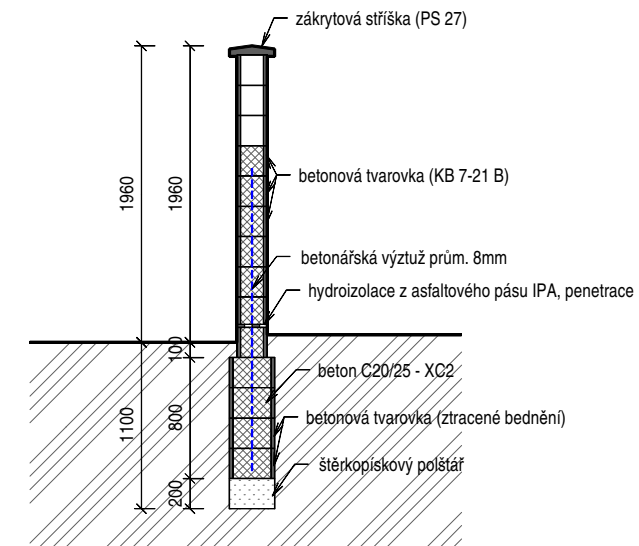

	ROSTLÝ TERÉN
	ŠTĚRKOPÍSKOVÝ POLŠTÁŘ
	BETON C 20/25 - XC2

Index změny:	Popis změny:	Datum:	Provedl:	Podpis:

Kreslil:	Projektant:	Zodp. projektant:	 ELECTROSUN U Zvoničky 3, 289 31 Bobnice provozovna - Americká 960/1, 350 02 Cheb Tel./fax: 354 433 589, 354 439 305 IČ: 25688553 DIČ: CZ 25688553
J. Nováček	Ing. V. Čegan	Ing. M. Kroc	
St.ú.: Cheb			
Obec: Cheb			
Investor:	Město Cheb, nám. Krále Jiřího z Poděbrad 14, 350 02 Cheb		Stupeň: DUS
Akce:	Stavba části oplocení hřbitova na p.p.č.199/3 k.ú. Hradiště u Chebu		Formát: 2A4
			Měřítko: 1:50
			Datum: 02/2014
Část:			Č. zakázky: 1402017
Obsah:	Vzorový příčný řez, půdorys dilatačního celku		Č. přílohy: D.3

www.electrosun.cz