


VZT PŮDORYS 7NP

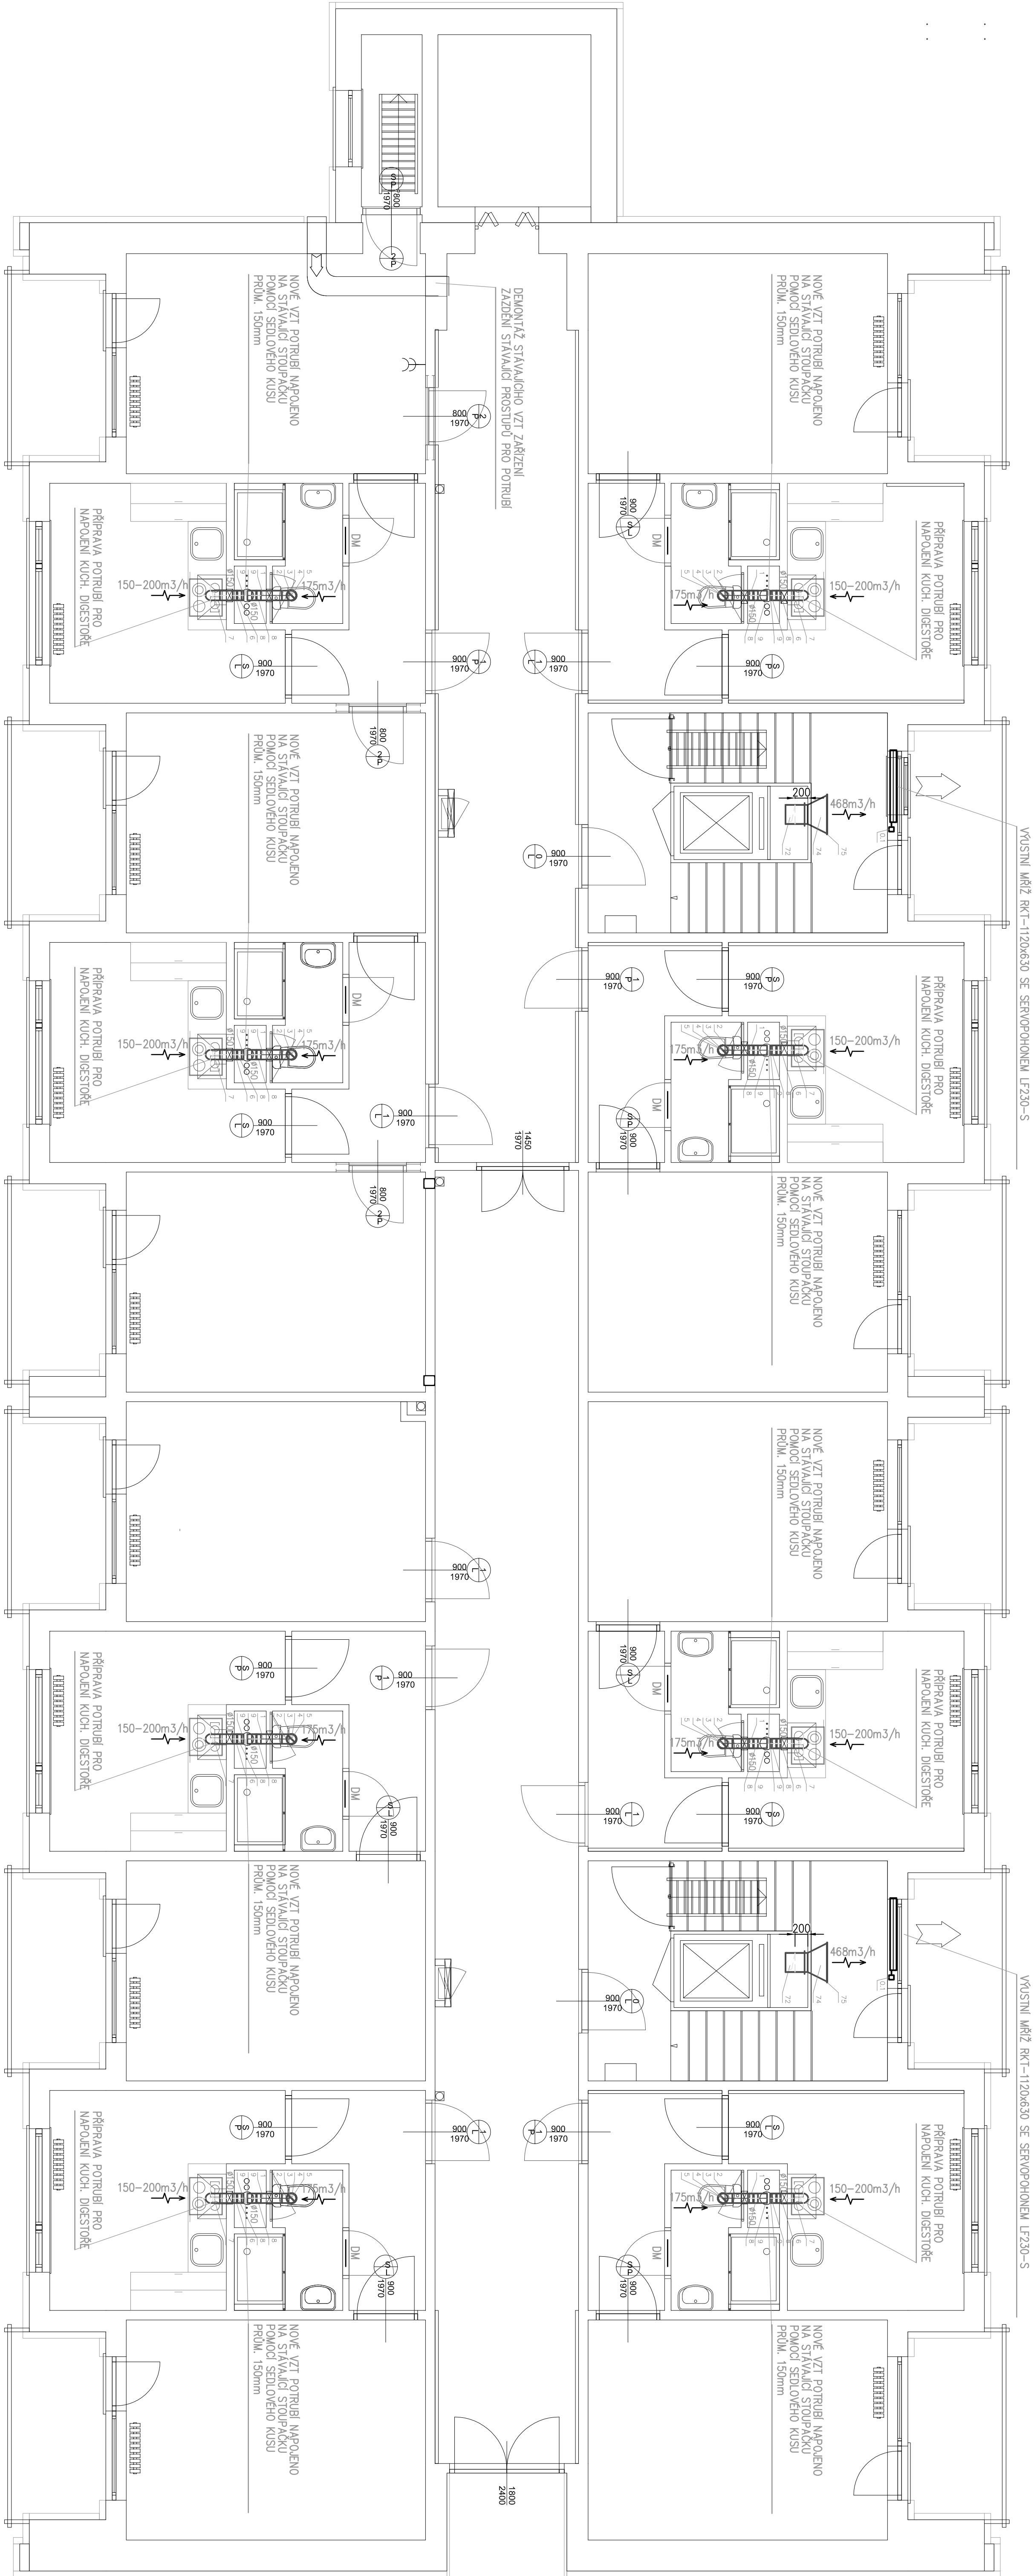

LEGENDA			
Zorizení			
Ornament	Název	Typ	Ks
	Servopohon na fasádě klapky	LF230-S U- 230V - 50/60Hz	2
	Dveřní mřížka	Dveřní mřížka typu 489 M	8

Vedoucí projektant	Obj. projektant	Výpracoval	Účel	DSP
	Pavel Štěpánek	Jakub Štěpánek		
	AT 0300714			
Investor	Město Cheb, nám. Kde je jinde z Poděbrad 114, 350 02 Cheb		Datum	08/21
Kraj	Karlovarský	Mě. Cheb	Číslo zak.	0522021
Město akce	Polyfunkční dům stavební úprava se změnou užívání obec Cheb, ulice Dragounská č.p. 2272/12			
Lokalita akce	č.p. 2272/12 k.ú. Cheb			Kótováno mm
Stavba - objekt VZT				Měřítko 1:50
Ověřil	Číslo			
VZT PŮDORYS 7NP			D.1.4.2-8	