



PODÉLNÝ PROFIL A-A

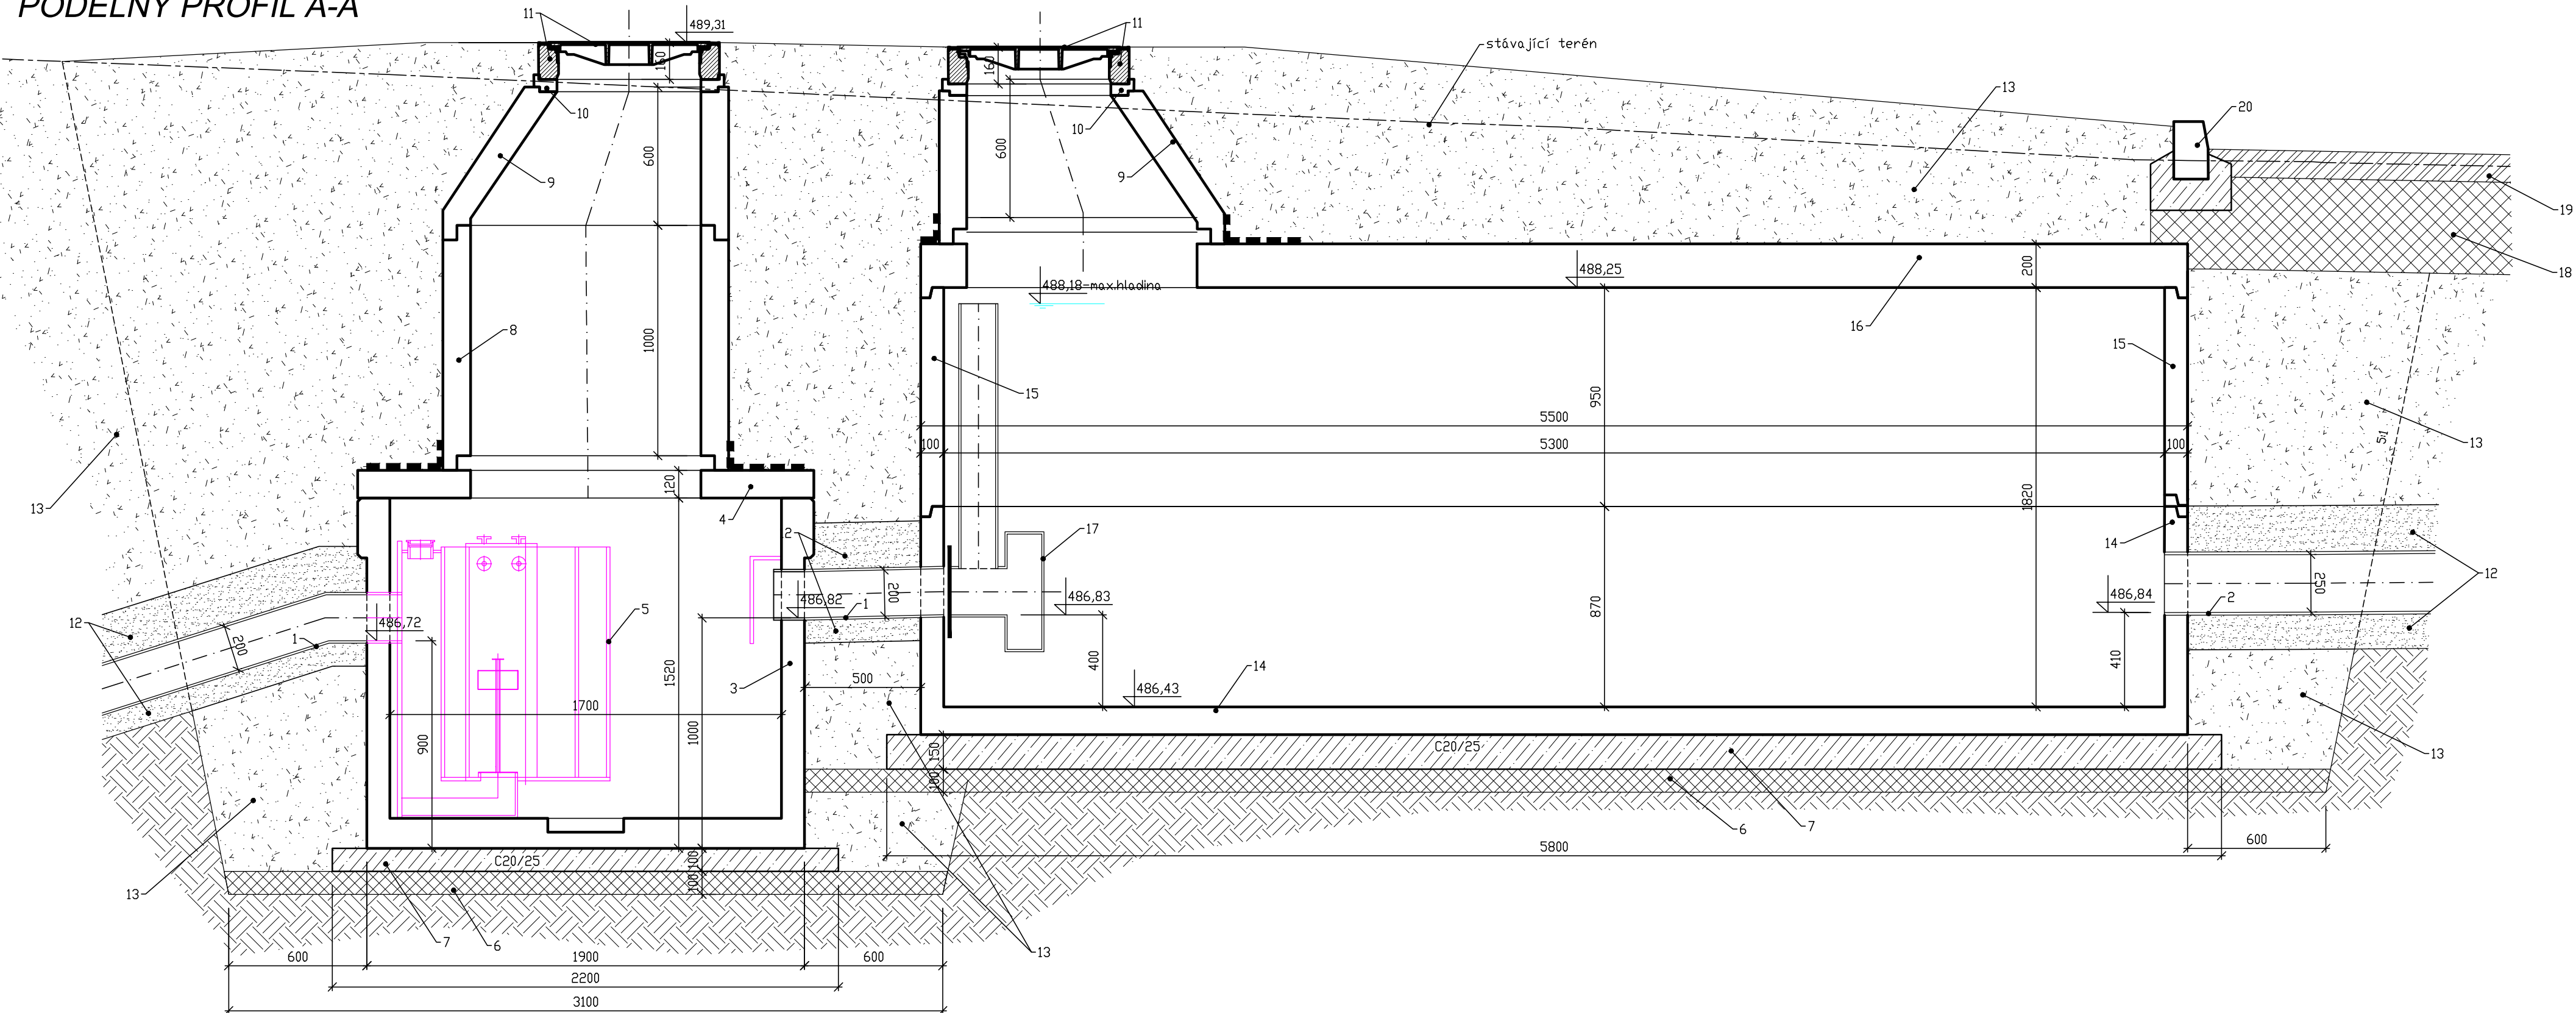

PŮDORYS

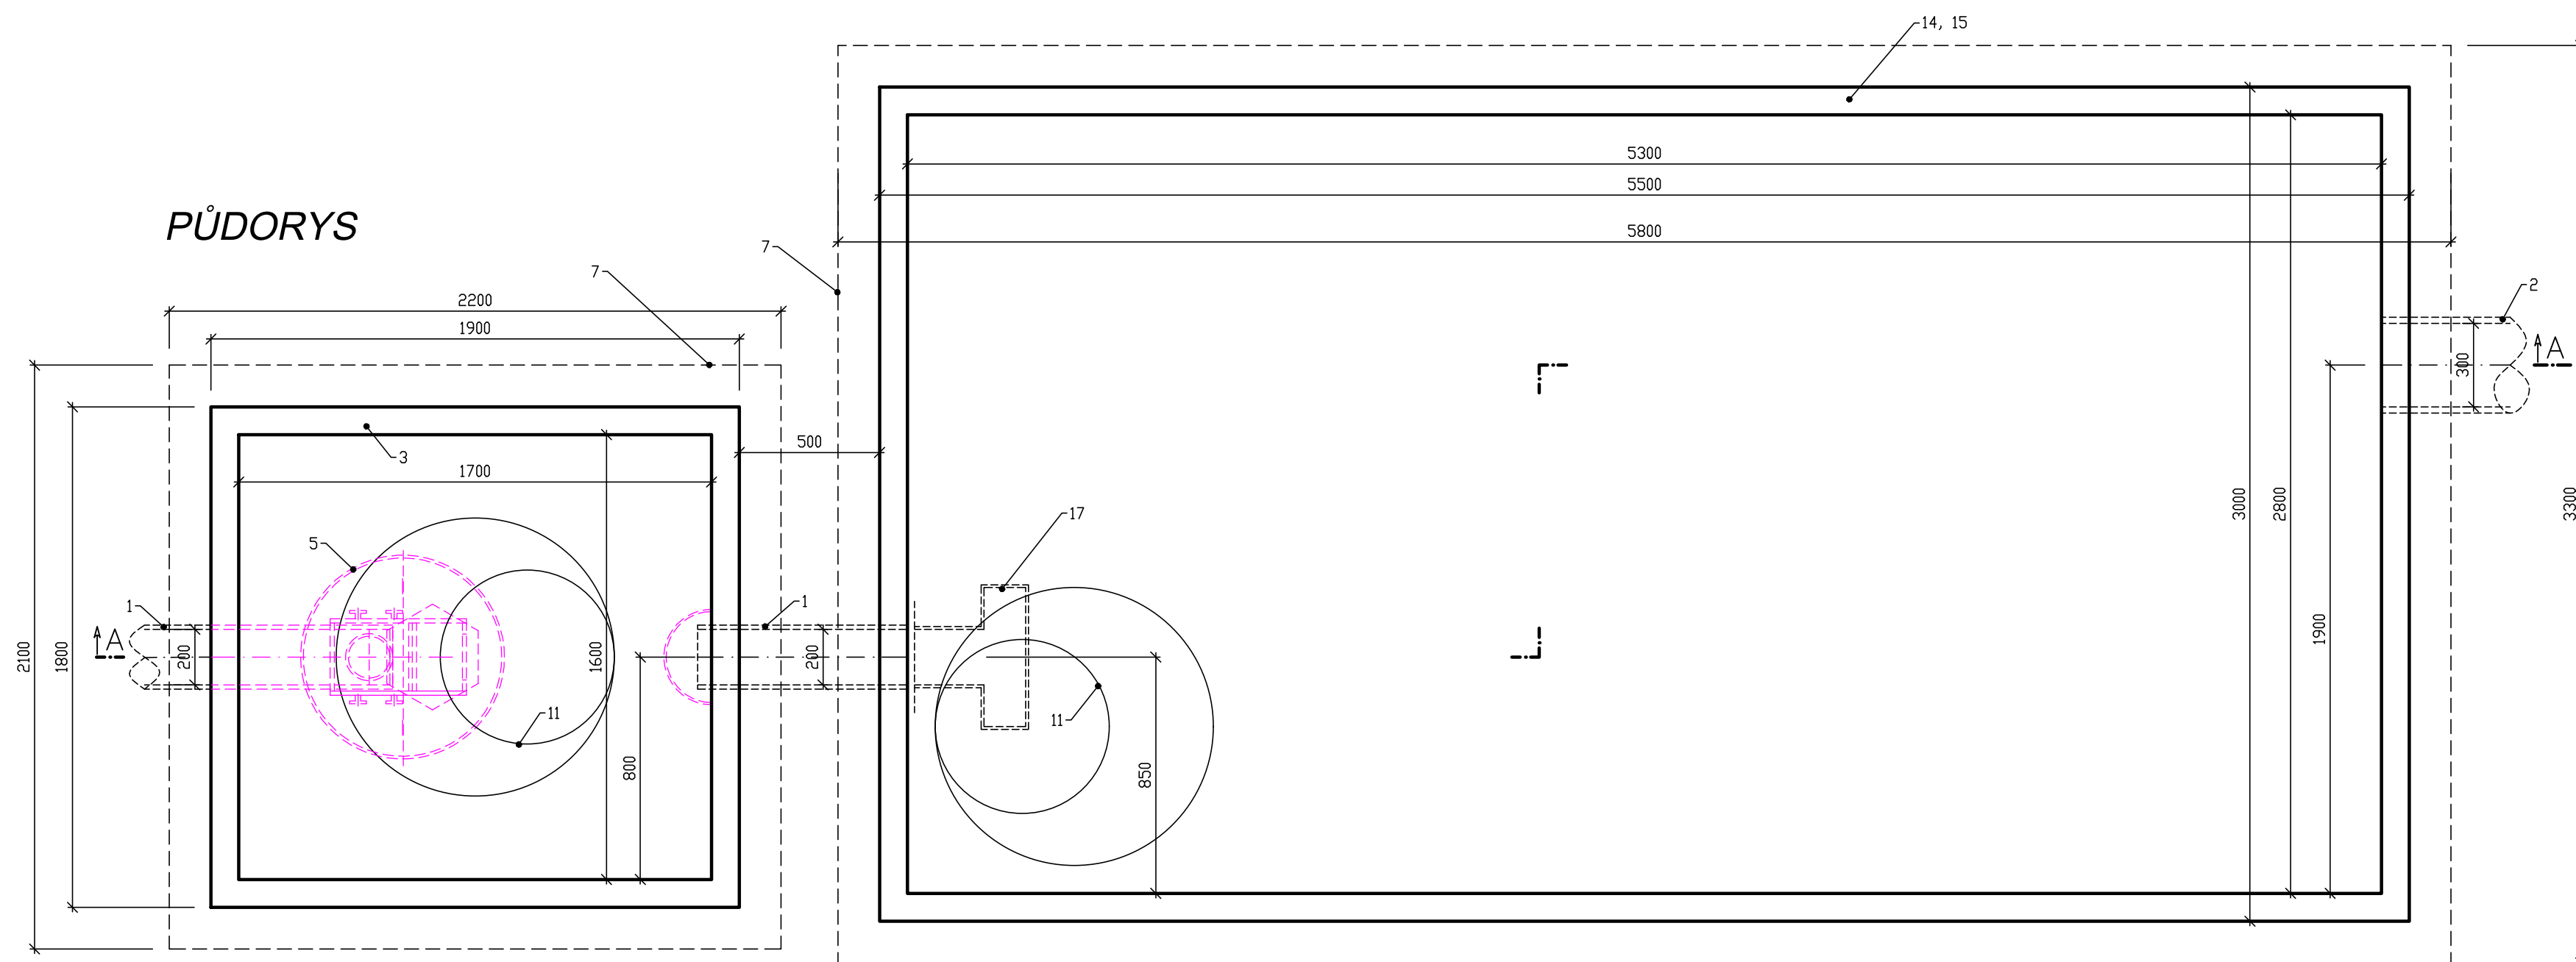

LEGENDA:

- 1 stoka D2.2–kanal,potrubií PP DN200 SN10
 - 2 stoka D2.2–kanal,potrubií PP DN250 SN10
 - 3 ŹB nádrŹe odlučovače
 - 4 ŹB zákrytová deska odlučovače
 - 5 gravitačně–koalescenční technologie
 - 6 vyrovnávací loŹe ze šterkdotrři fr. 0÷63 tl.150mm
 - 7 podkladní deska ze ŹB tř. C20/25 XC2
 - 8 kanalizační skruŹ Ø1000/500/120
 - 9 kanalizační konus Ø625÷1000/120
 - 10 vyrovnávací prstenec Ø625mm
 - 11 litinový poklop s rámem tř. C250
 - 12 loŹe a krycí zášyp z netříděného ŠTP fr.0–32
 - 13 obšyp a násyp nádrŹe vhodnou zeminou se zhutněním
 - 14 ŹB dno nádrŹe 2800x5300x870
 - 15 ŹB nástavec nádrŹe 2800x5300x950
 - 16 ŹB zákrytová deska nádrŹe 3000x5500x200
 - 17 vírový regulační ventil DN200
 - 18 nestmelené vrstvy komunikace (viz dopravní část)
 - 19 stmelené vrstvy komunikace (viz dopravní část)
 - 20 silniční obruba do betonu (viz dopravní část)
- ■ ■ hydroizolace

Zodpovědný projektant	Vypracoval	PETR ONTKO Závod míru 1861 356 01 Sokolov IČ 6437 1930 tel. 608 500 077
Ing. Petr Ontko	Ing. Petr Ontko	
Stavební úřad : MÚ Cheb		Proj.stupeň : PDPS
Stavebník : Město Cheb		Měřítko : 1:20
NÁZEV STAVBY : Rekonstrukce sídliště Spáleníště, VI. etapa, Cheb		Datum : 09/2020
		Č.zakázky : 196/2019
Obsah :		Č. archivní :
Odlučovač lehkých kapalin OLK2 a retenční nádrž RN2		Č. výkresu : D.2.12