
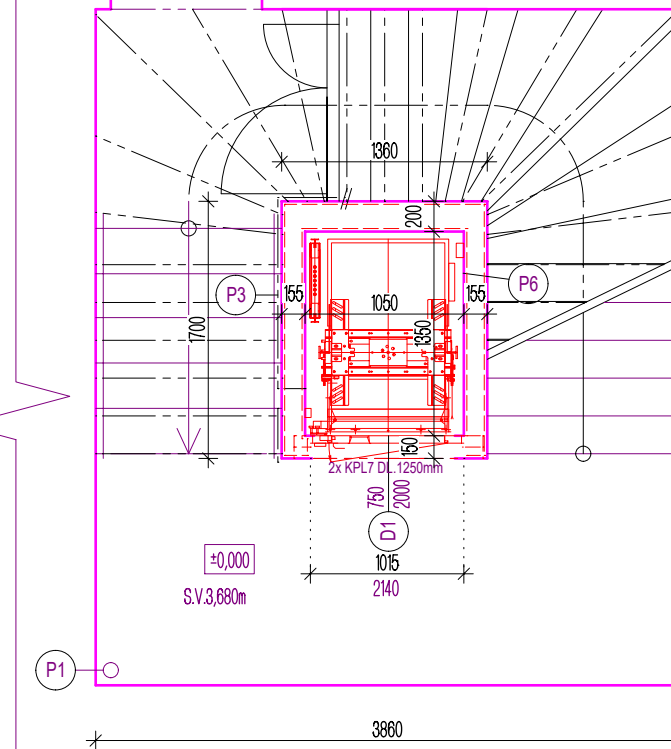
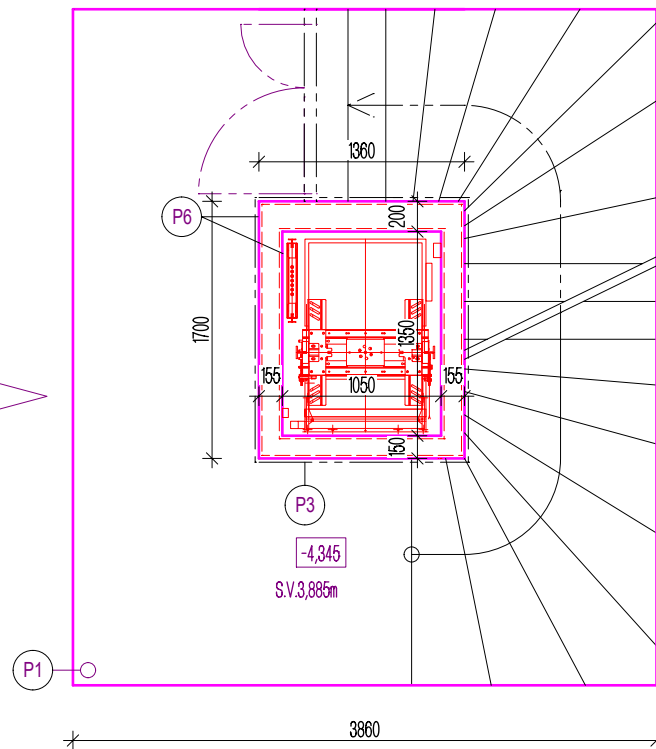


2.PP

1.PP

1.NP

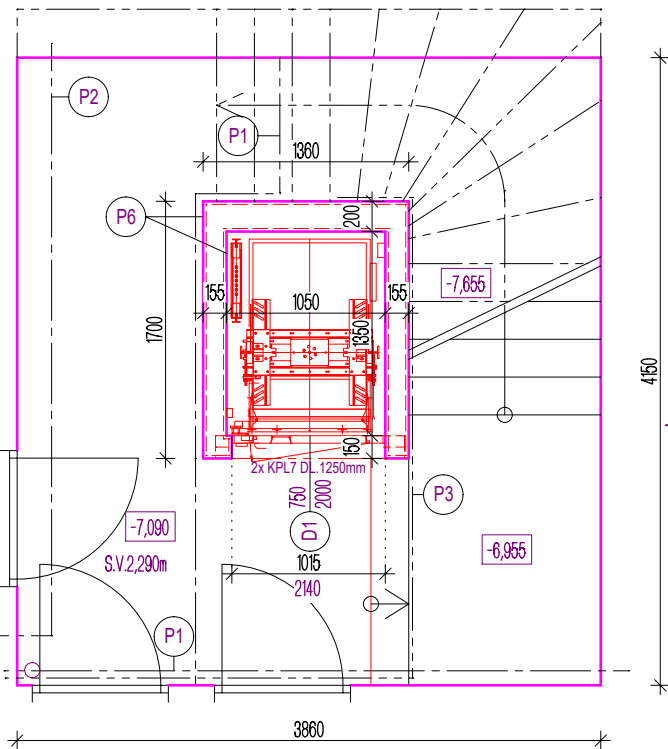

LEGENDA

- STÁVAJÍCÍ KONSTRUKCE
- NAVRHOVANÉ KONSTRUKCE
- NOVÁ OMÍTKA

- P1 VODOVODNÍ POTRUBÍ
- P2 PLYNOVODNÍ POTRUBÍ
- P3 ELEKTROINSTALACE VČETNĚ OSVĚTLENÍ SCHODIŠTĚ 1.PP A 2.PP
- P6 NOVÁ VÁPENOCEMENTOVÁ OMÍTKA, VČETNĚ MALBY
- D1 NOVÉ VSTUPNÍ DVEŘE DO VÝTAHOVÉ ŠACHTY S POŽÁRNÍ ODOLNOSTÍ EWC 30 DP1 SVĚTLOST OTVORU 750mm.

POZNÁMKA

- PROJEKT JE PRAVIDELNĚ PROVEDEN PRO STAVEBNÍ POVOLENÍ
- V PROSTORU VÝTAHOVÉ ŠACHTY BUDE NAINSTALOVÁN NOVÝ VÝTAH S VEŠKEROU POTŘEBNOU TECHNOLOGIÍ A ELEKTROINSTALACÍ VČETNĚ NOSNÝCH A KOTVÍCÍCH PRVKŮ.
- VE VSTUPU DO VÝTAHU BUDE V MÍSTĚ ZVĚTŠENÍ DVEŘNÍHO OTVORU PRAVIDELNĚ PROVEDENO PO OSAZENÍ VÝTAHOVÝCH DVEŘÍ ZEDNICKÉ ZAČISTĚNÍ VČETNĚ NOVÉ OMÍTKY. V 2.PP A 1.PP BUDE OMÍTKA VÁPENOCEMENTOVÁ V 1.NP -5.NP BUDE PRAVIDELNĚ PROVEDENA OMÍTKA Z ČÁSTI OMYVATELNÁ A Z ČÁSTI BĚŽNÁ VÁPENOCEMENTOVÁ. OMYVATELNÁ OMÍTKA BUDE DO VÝŠKY TAK, ABY NAVAZOVALA NA STÁVAJÍCÍ OMYVATELNÝ NÁTĚR. HORNÍ ČÁST OŠTĚNÍ A NADPRAŽÍ BUDE OPAČNĚ PRAVIDELNĚ PROVEDENO BĚŽNOU BÍLOU MALBOU V ODSĚNU STÁVAJÍCÍ MALBY.
- STÁVAJÍCÍ PLASTOVÁ CHRÁNIČKA S ELEKTROKABELY A OSVĚTLENÍ V 2.PP A 1.PP BUDOU PO STAVEBNÍCH PRACÍCH NAMONTOVÁNY NA PŮVODNÍ MÍSTO

Zakázka: V 2023-14

Modernizace výtahu ve stávající budově Májová 105/29, Cheb

Investor:

Město Cheb, náměstí Krále Jiřího z Poděbrad 1/14,
35020 Cheb

Generální projektant:

IČ: 02980215
sídl.: Mirkovice 70, 38232 Velešín
tel.: 775 608 675
email: barbora@projekty-sladkova.cz
web: www.projekty-sladkova.cz


PROJEKTY - SLÁDKOVÁ, s. r. o.

Projekty pozemních staveb | Průkazy energetické náročnosti budovy | Požární bezpečnost

Zodpovědný projektant: Ing. Barbora Sládková	Projektant: Bc. Martin Ficek
Místo: č.parc. 1111/2 k.ú. Cheb	Stupně: Pro stavební povolení
Číslo výkresu: D.1.1.4	Měřítko: 1:50
	Formát: 2xA4
	Datum: 07/2023

Název výkresu:

PŮDORYSY 2.PP, 1.PP, 1.NP STAV

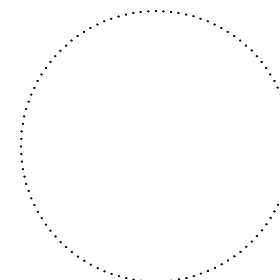

Paré:

