

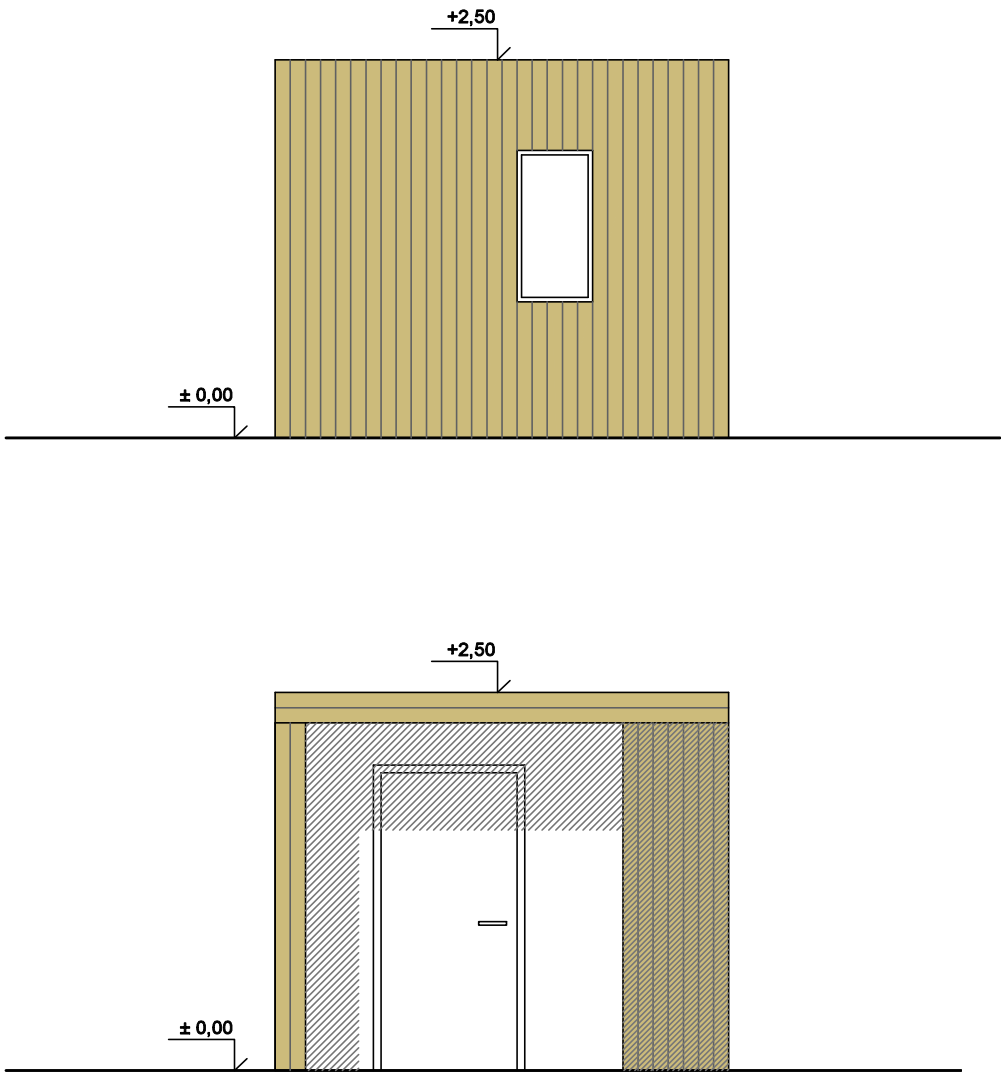


POHLEDY

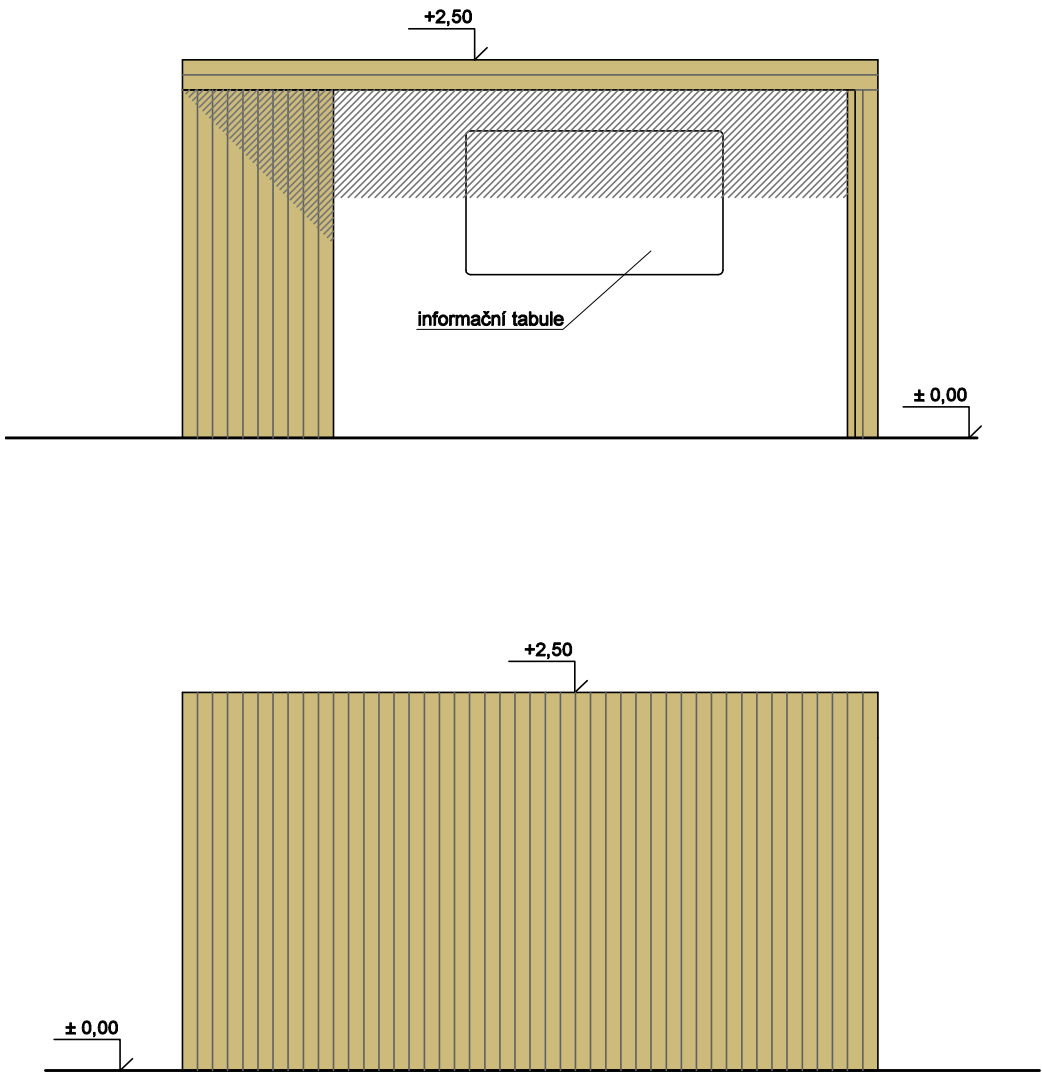

PŮDORYS

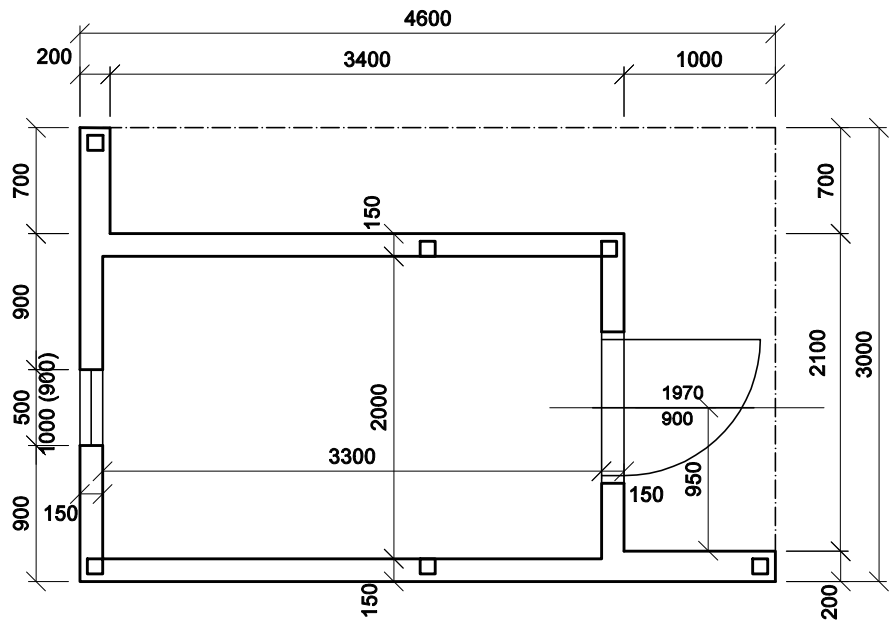

GENERÁLNÍ PROJEKTANT: SPORTOVNÍ PROJEKTY – IČO: 27 06 06 59				<div>SPORTOVNÍ PROJEKTY</div> <div>SPOL.S R.O. SOKOLOVSKÁ 87/95 PRAHA 8</div>	
AUTOŘI: ING.ARCH. V. DROBNÝ ING.ARCH. M. CÍSAŘ					
INVESTOR: Město Cheb, IČO 00253979 nám.Krále Jiřího z Poděbrad 1/14, 350 20 Cheb 1				PROJEKTANT ČÁSTI: <div>SPORTOVNÍ PROJEKTY</div> <div>SPOL.S R.O. SOKOLOVSKÁ 87/95 PRAHA 8</div> <div>IČO: 27 06 06 59</div>	
PROJEKTANT ČÁSTI	VYPRACOVAL	KONTROLA	HIP		
ING.ARCH. M.CÍSAŘ	ING.ARCH. M.CÍSAŘ	ING.ARCH. V.DROBNÝ	ING.ARCH. V.DROBNÝ		
AKCE 5. ZŠ CHEB – REKONSTRUKCE ŠKOLNÍHO HŘIŠTĚ				DOKUMENTACE DPS	
ČÁST SO–02 SKLAD				MĚŘÍTKO 1:100	
				DATUM 12/2019	
OBSAH PŘÍLOHY				ČÍSLO KOPIE ČÍSLO PŘÍLOHY	
PŮDORYS, POHLEDY				SO–02.02	
DOKUMENTACI LZE UŽÍVAT POUZE VE SMYSLU PŘÍSLUŠNÉ SMLOUVY O DÍLO. VÝKRES, ČI JEHO ČÁST, MŮŽE BÝT KOPIROVÁN NEBO JINÝM ZPŮSOBEM ROZŠÍŘOVÁN POUZE PO PŘEDCHOZÍM SOUHLASU					