

- LEGENDA SYMBOLŮ:**
- NOVÉ:**
- SJEZD, SKLADBA KONSTRUKCE – TYP E
  - VZOR/SCHÉMA Kladení DLAŽBY
  - OBNOVA PŮVODNÍ KONSTRUKCE VOZOVKY
  - VÝMĚNA VODOVODU – TYP F
  - KAČÍREK
  - TRÁVNÍK
  - ASFALTOVÁ VOZOVKA
  - SKLADBA KONSTRUKCE – TYP F1
  - MLATOVÁ CESTA
  - SKLADBA KONSTRUKCE – TYP G

- OSTATNÍ:**
- NOVÉ HRANY
  - SILNIČNÍ OBRUBNÍK
  - SNÍŽENÝ SILNIČNÍ OBRUBNÍK
  - 1xŘADA KAMENNÉ KOSTKY MALÉ
  - GEODETICKÉ ZAMĚŘENÍ
  - KATASTR VNĚJŠÍ
  - KATASTR VNITŘNÍ
  - DRENÁŽ
  - HLAVNÍ PROJEKTOVÉ VRSTEVNICE
  - VEDLEJŠÍ PROJEKTOVÉ VRSTEVNICE

## LEGENDA SYMBOLŮ:


### NOVÉ:

- ULIČNÍ VPUŠŤ
- NOVÝ SVĚTELNÝ BOD
- STÁVAJÍCÍ SVĚTELNÝ BOD ZRUŠENÝ
- ZEMNÍ BOX, METROPOL. SÍŤ
- NOVÁ REVIZNÍ ŠACHTA DK
- NOVÝ GEIGER

### STÁVAJÍCÍ:


- SLOUP PŘÍHRADOVÝ
- SLOUP DŘEVĚNÝ
- SLOUP BETONOVÝ
- TYČOVÝ ZNAK
- DOPRAVNÍ ZNAČKA
- VSTUP

- VRATA – VJEZD
- HLAVNÍ UZÁVĚR PLYNU
- PRIS
- ŠOUPĚ PLYN
- ŠOUPĚ VODA
- ŠACHTA KANALIZAČNÍ
- ULIČNÍ VPUŠŤ
- MEZNÍK KAMENNÝ, PLASTOVÝ
- LAMPA
- STROM BEZ ROZLIŠENÍ
- STÁV. SVĚTEL. BOD PARKOVÝ NA OCEL SLOUPU
- STÁVAJÍCÍ SVĚTELNÝ BOD NÁSTĚNNÝ
- STÁVAJÍCÍ NAPÁJECÍ BOD VO
- STÁVAJÍCÍ PŘIPOJOVACÍ SKŘÍŇKA PO OMÍTKOU
- STÁV. SVĚTEL. BOD SLAV. OSVĚTLENÍ (70W, 5M)


Index	Datum	Popis změny	Zpracoval	Podpis	
Změna č.1	Říjen 2022	Zahrnutí přeložky teplovodu do DSP + PDPS jako nový stavební objekt SO 501	Jakub Štěrba		
		Změna formátu dlažby cyklopruhu v SO 101			
		SO 431 VO - aktualizace z důvodu demolice objektu na p.p.č. 3781			
Náměstí Krále Jiřího 6, 350 02 Cheb, tel. 354 436 328, fax 354 535 179, email: info@dsva.cz, www.dsva.cz					
Zodpovědný projektant :		Technická kontrola :	Zhotovitel :		
Ing. Petr KRÁL		Ing. Jiří ŠEVČÍK	 DOPRAVNÍ STAVBY A VENKOVNÍ ARCHITEKTURA s.r.o.		
Projektant :		Hlavní projektant :			
Jakub Štěrba		Ing. Petr KRÁL			
MěÚ:	Cheb	Kraj : Karlovarský	Datum :	10/2022	
Stavebník : Město Cheb, Náměstí Krále Jiřího 1/14, 350 02 Cheb			Číslo zakázky :	83/2018	
Akce :			Úroveň :	Souprava :	
<b>Cheb, rekonstrukce ulice Kamenná</b>			DSP + PDPS		
SO:					
SO 101 Stavební úprava ulice Kamenná					
Výkres			Měřítko : 1 : 250		
Situace dopravního řešení, Díl B			Část : D.1.1.a.2b		

Dokumentaci lze užívat ve smyslu příslušné smlouvy o dílo, kopírování a rozšiřování bez předchozího souhlasu je zakázáno




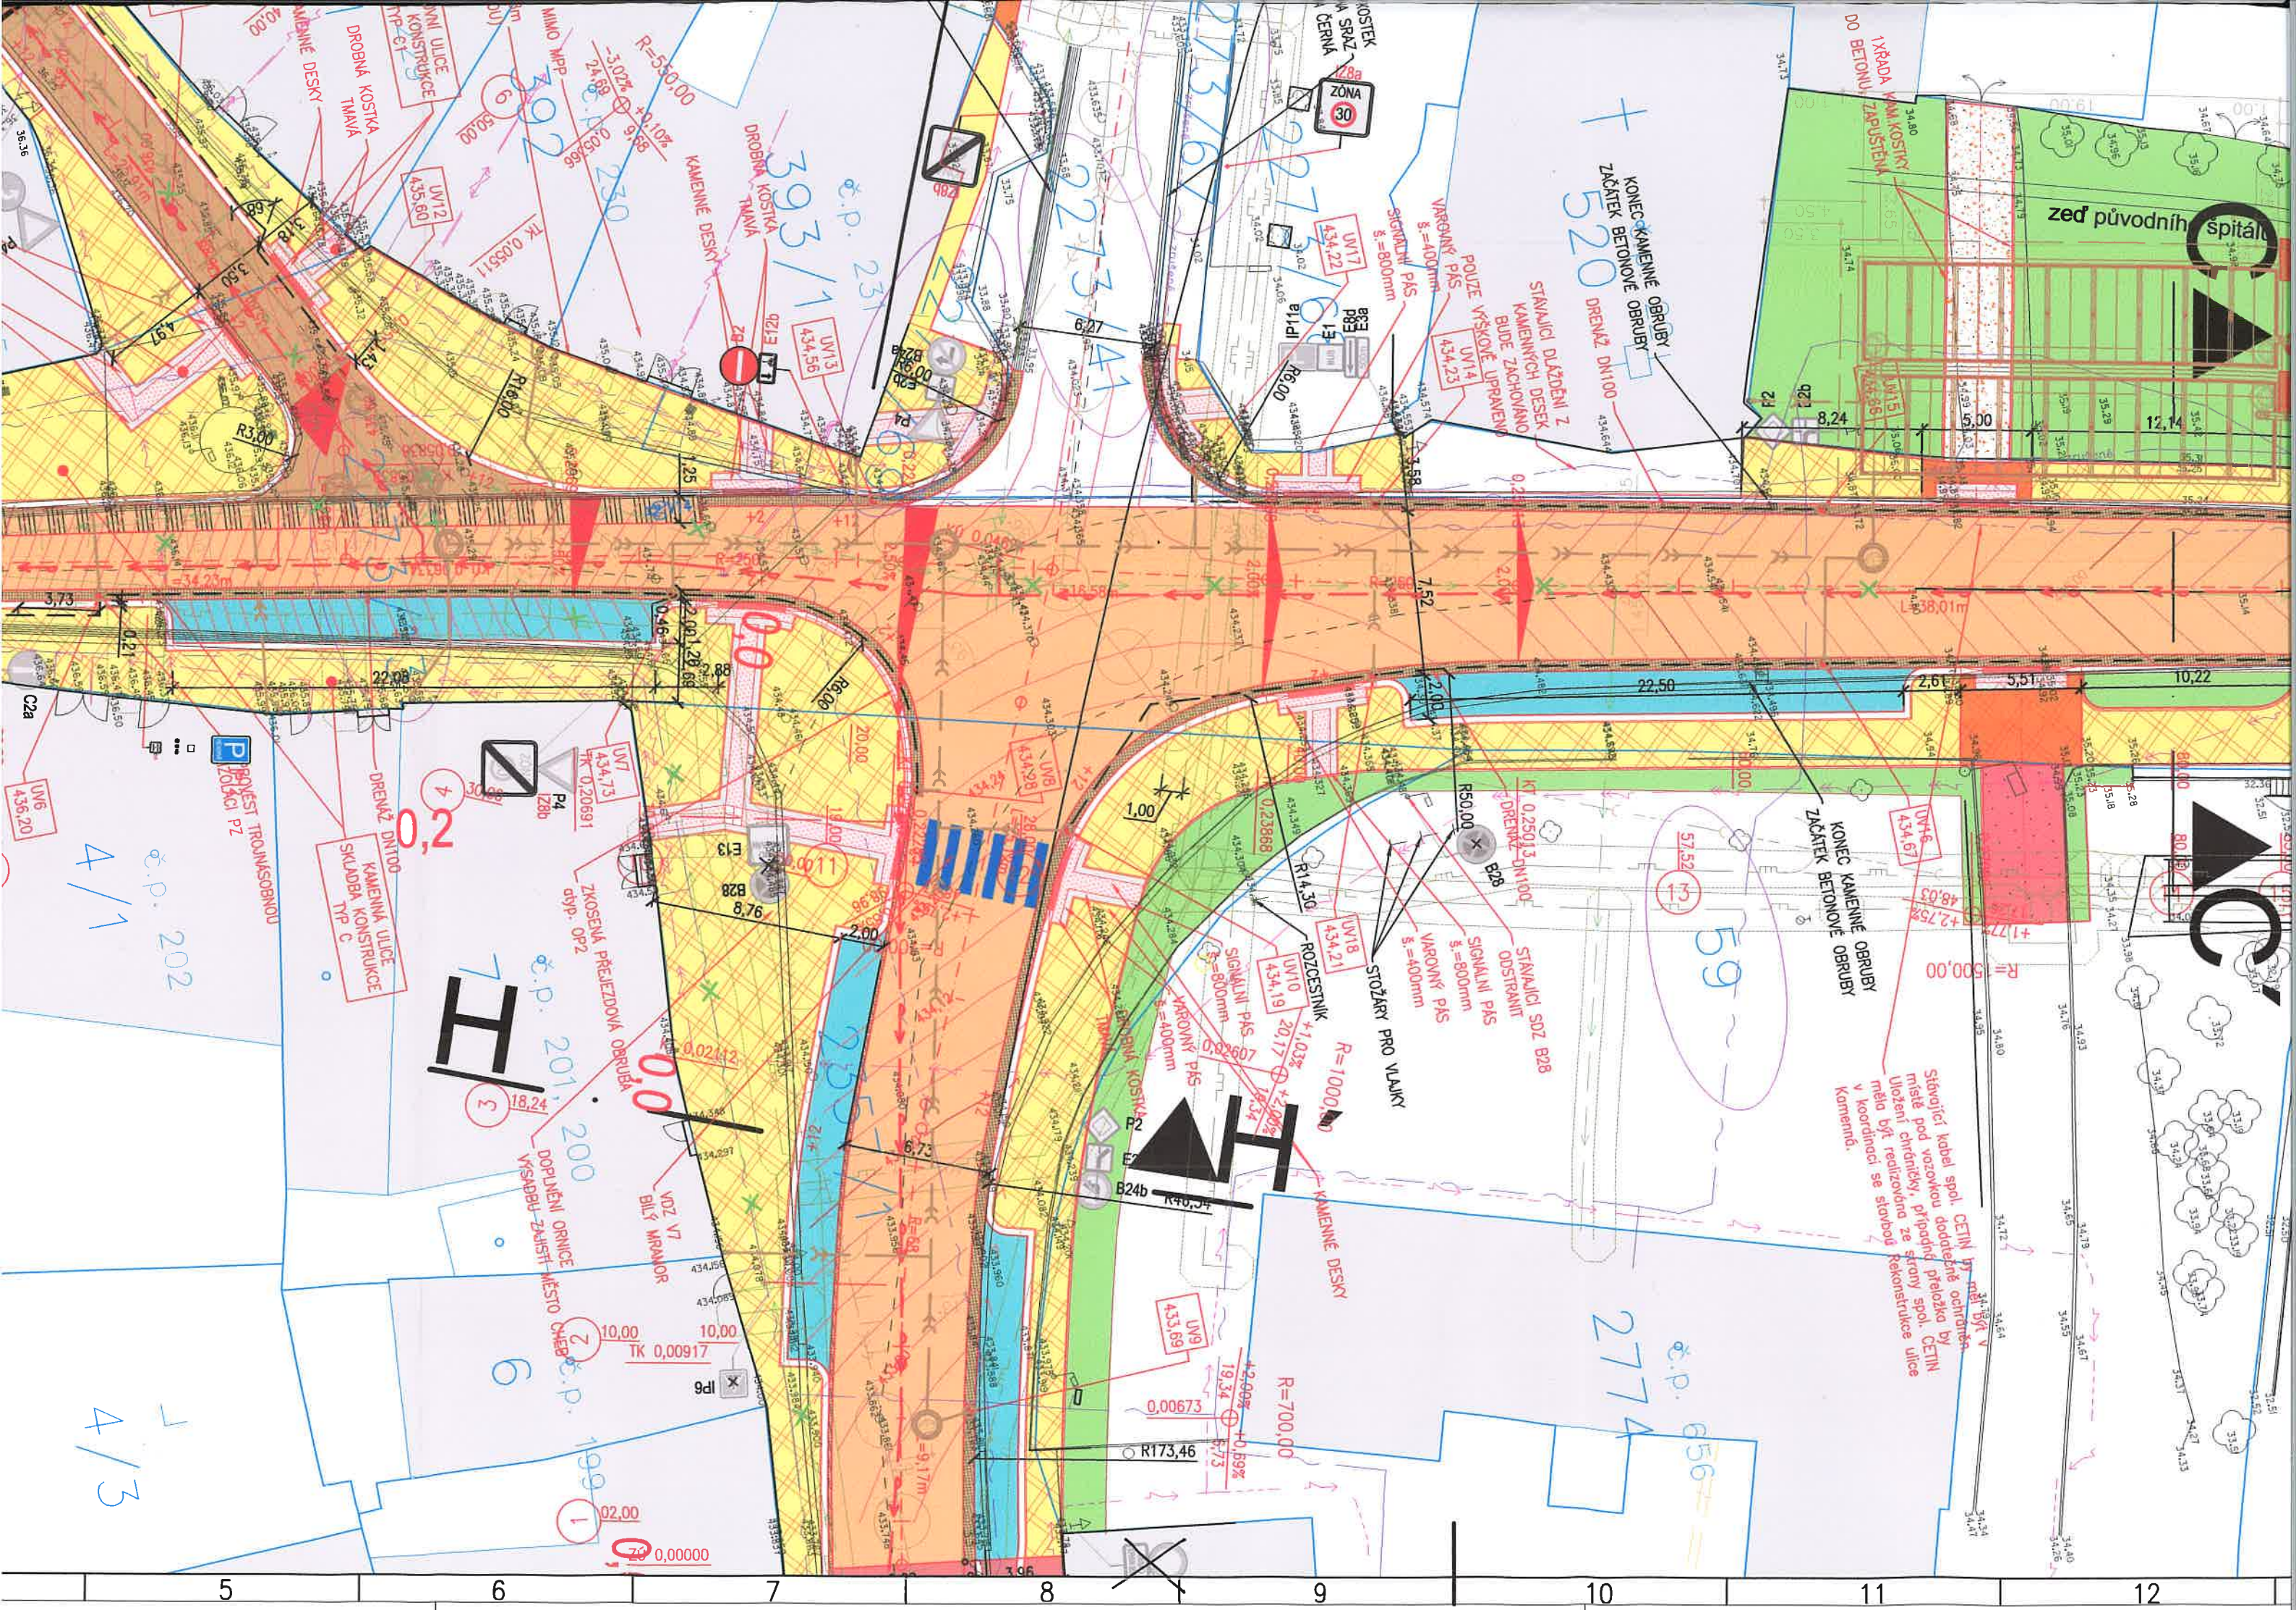



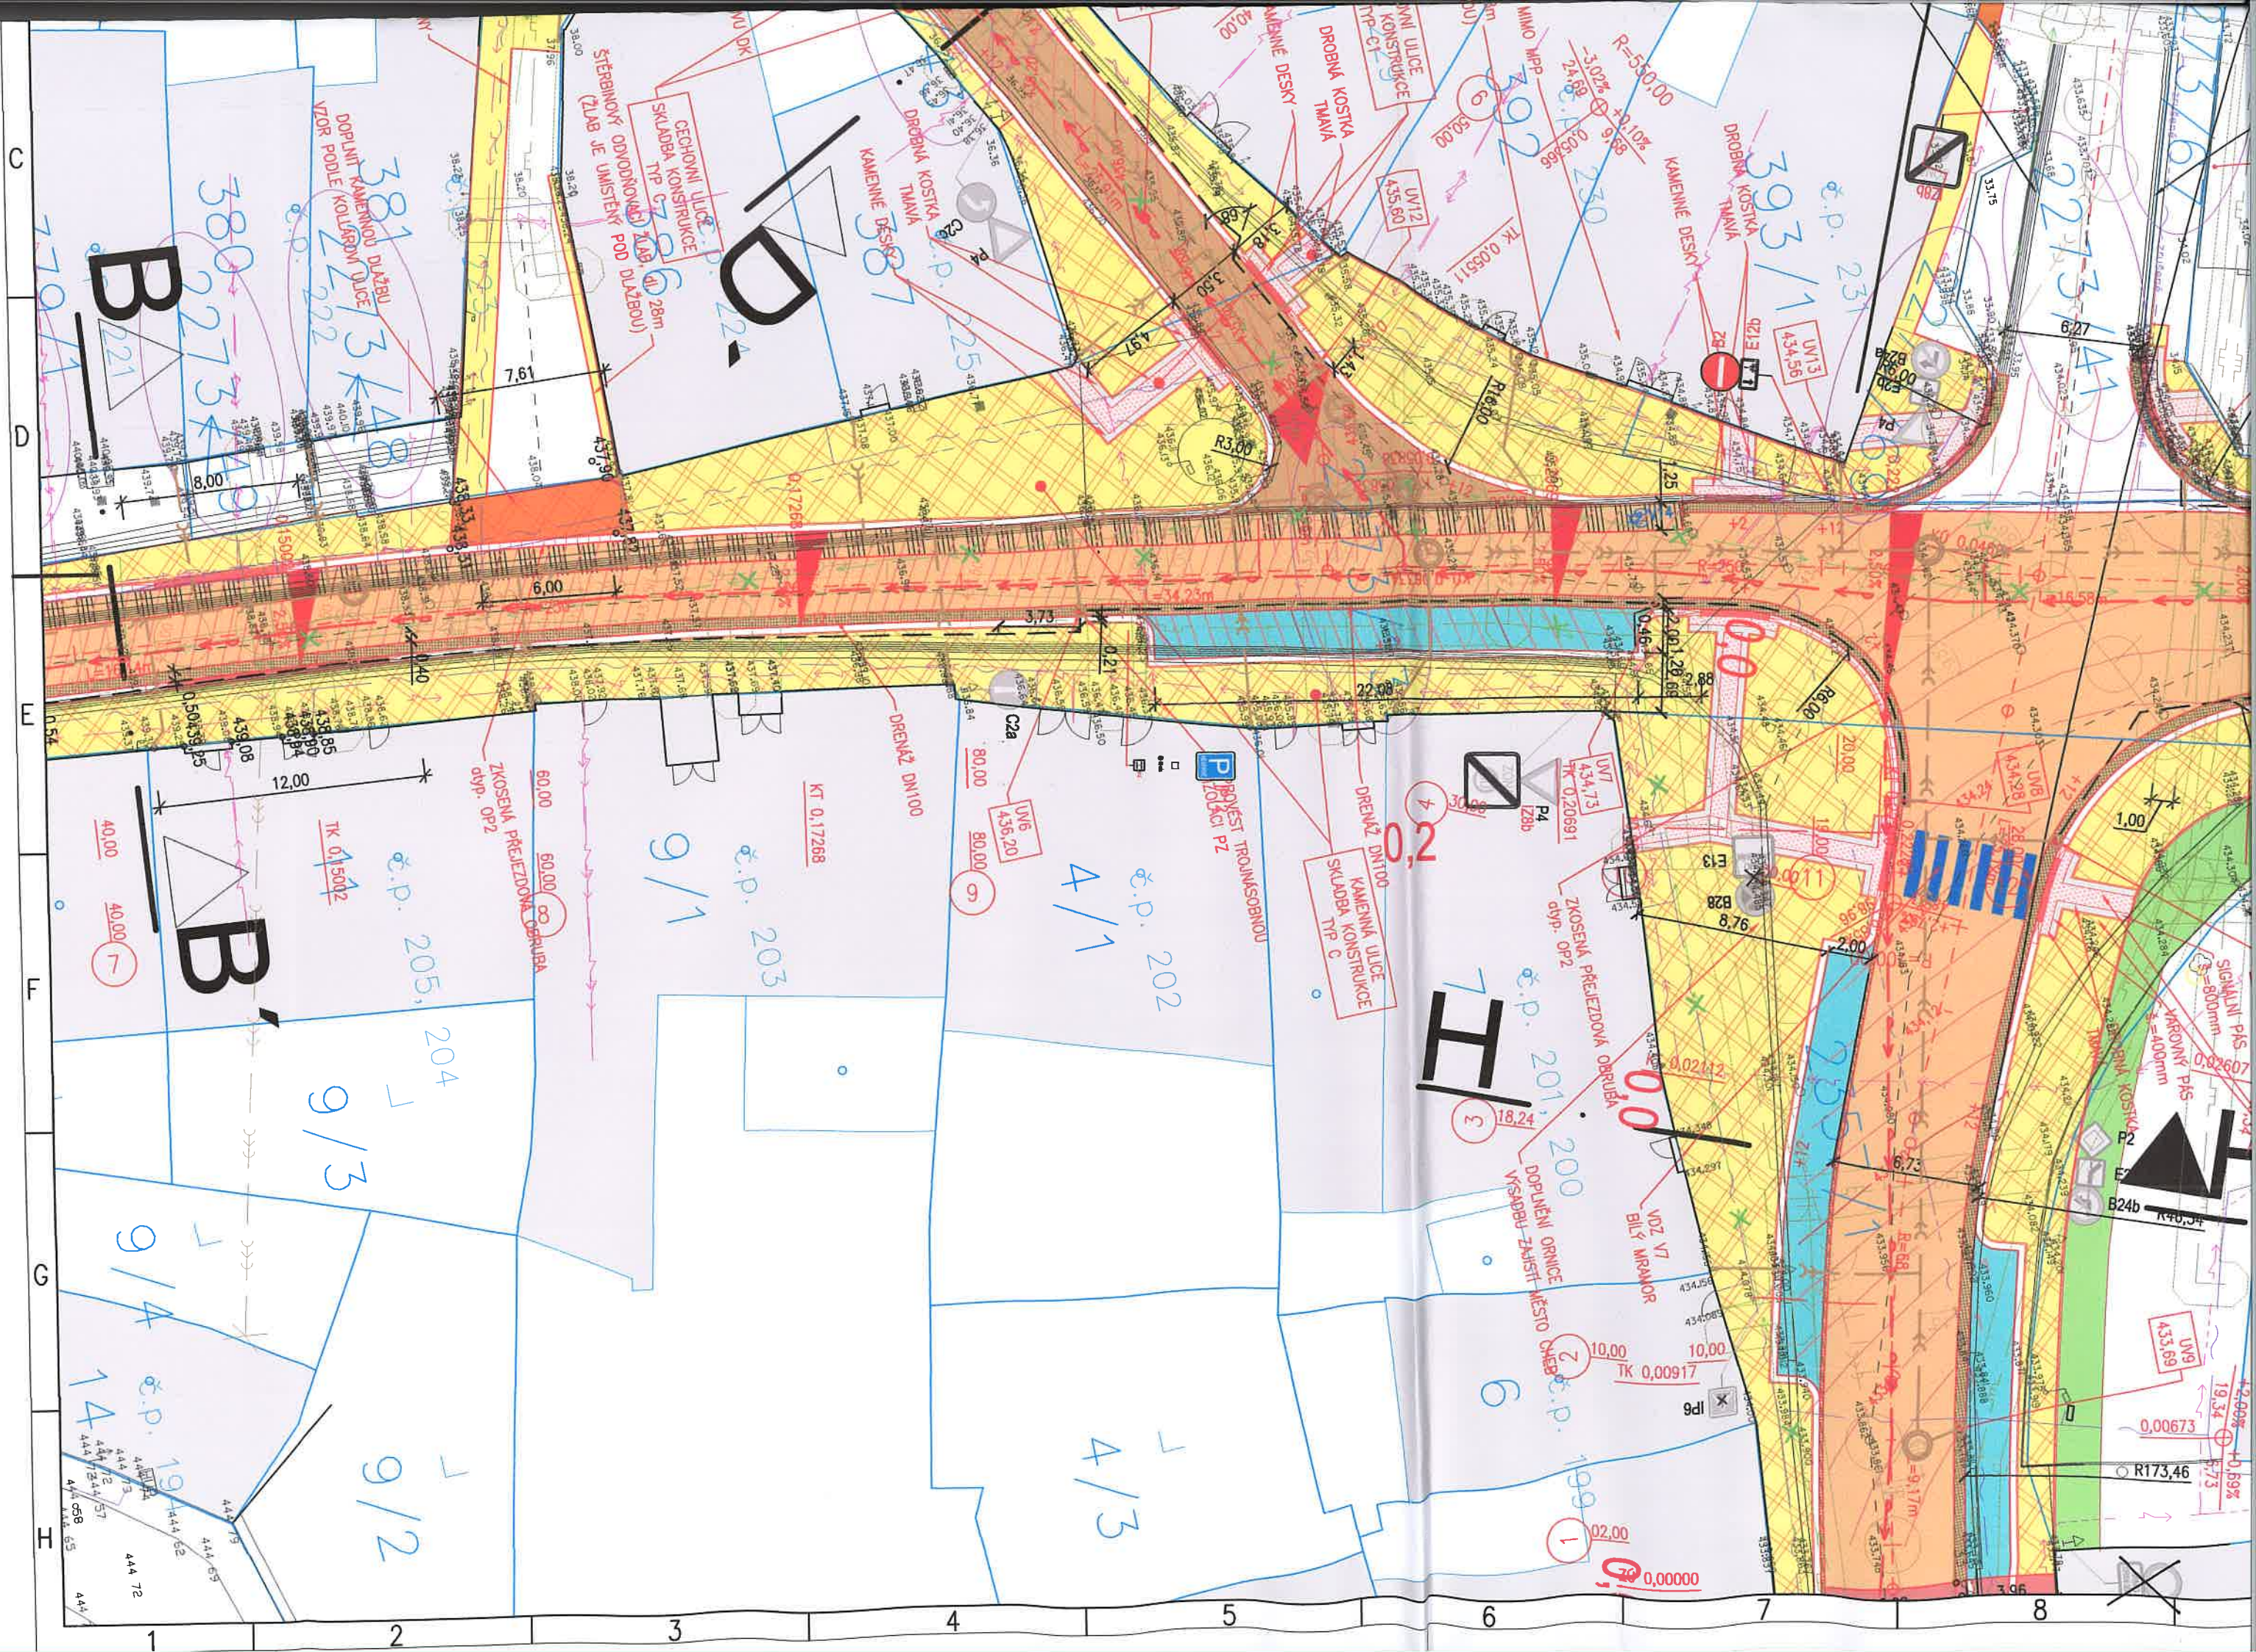



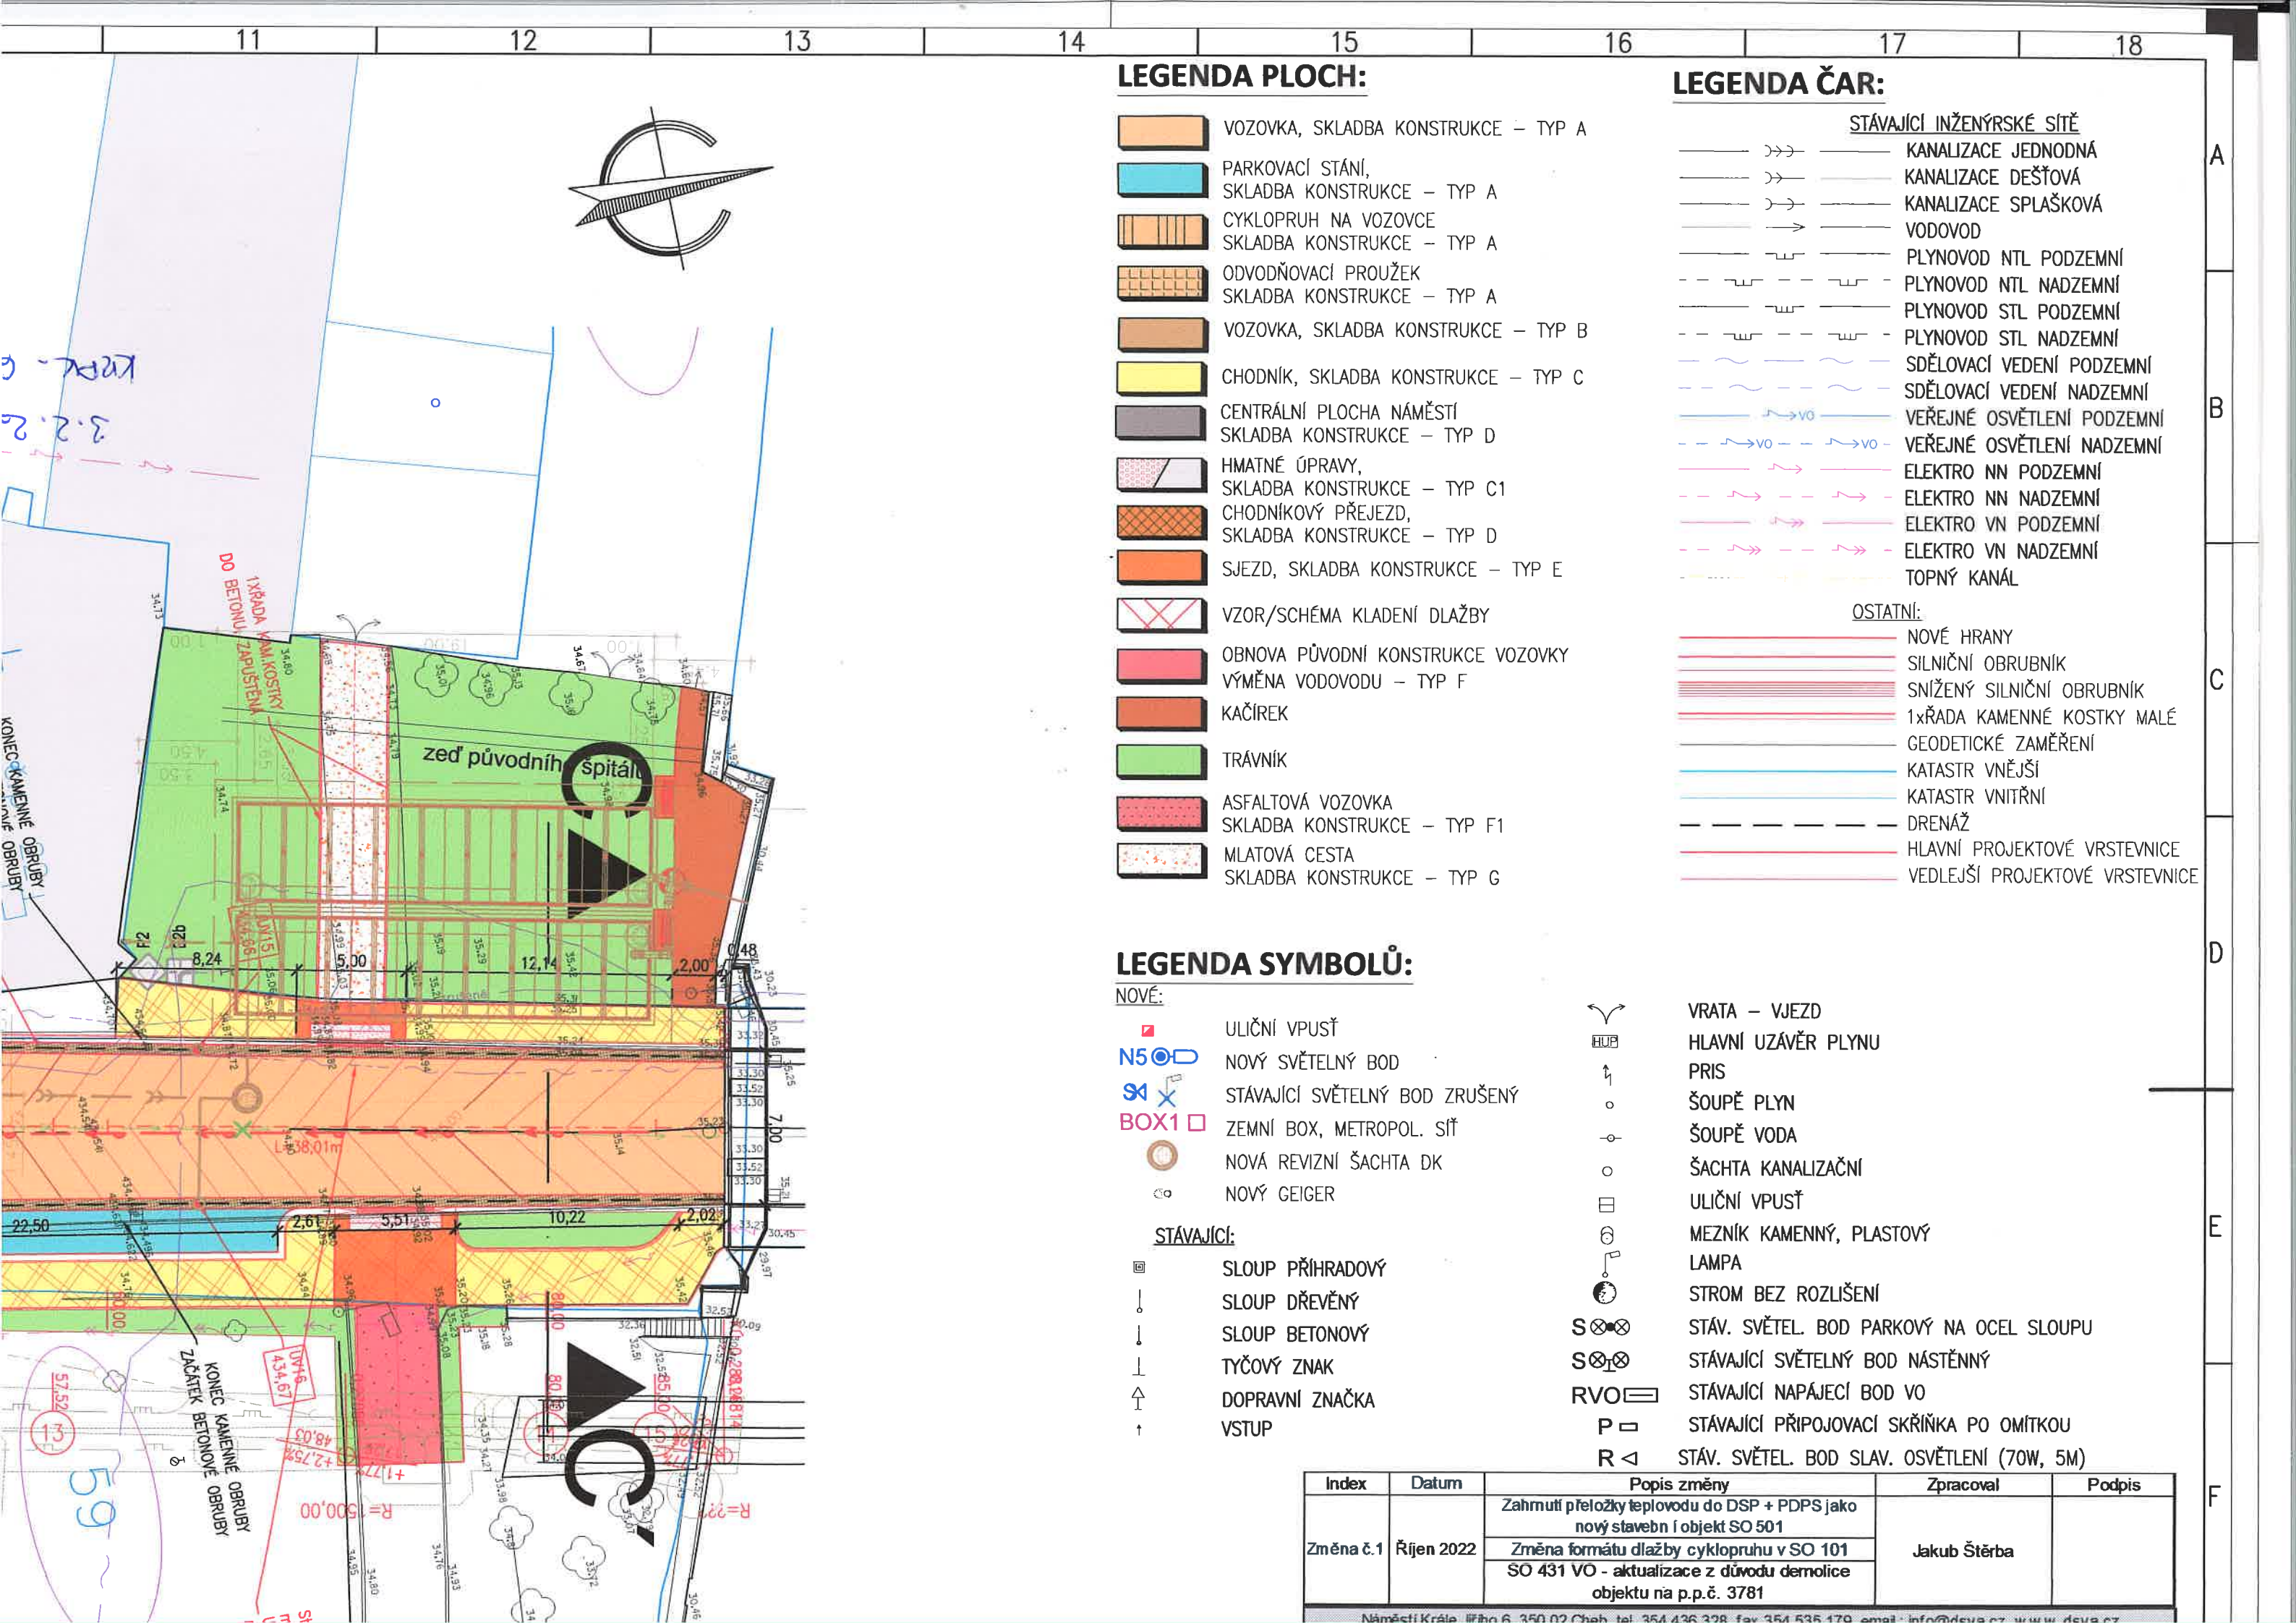

LEGENDA PLOCH:

- VOZOVKA, SKLADBA KONSTRUKCE – TYP A
- PARKOVACÍ STÁNÍ, SKLADBA KONSTRUKCE – TYP A
- CYKLOPRUH NA VOZOVCE SKLADBA KONSTRUKCE – TYP A
- ODVODŇOVACÍ PROUŽEK SKLADBA KONSTRUKCE – TYP A
- VOZOVKA, SKLADBA KONSTRUKCE – TYP B
- CHODNÍK, SKLADBA KONSTRUKCE – TYP C
- CENTRÁLNÍ PLOCHA NÁMĚSTÍ SKLADBA KONSTRUKCE – TYP D
- HMATNÉ ÚPRAVY, SKLADBA KONSTRUKCE – TYP C1
- CHODNÍKOVÝ PŘEJEZD, SKLADBA KONSTRUKCE – TYP D
- SJEZD, SKLADBA KONSTRUKCE – TYP E
- VZOR/SCHÉMA KLADENÍ DLAŽBY
- OBNOVA PŮVODNÍ KONSTRUKCE VOZOVKY
- VÝMĚNA VODOVODU – TYP F
- KAČÍREK
- TRÁVNÍK
- ASFALTOVÁ VOZOVKA SKLADBA KONSTRUKCE – TYP F1
- MLATOVÁ CESTA SKLADBA KONSTRUKCE – TYP G

LEGENDA ČAR:

- STÁVAJÍCÍ INŽENÝRSKÉ SÍTĚ
- KANALIZACE JEDNODNÁ
  - KANALIZACE DEŠŤOVÁ
  - KANALIZACE SPLAŠKOVÁ
  - VODOVOD
  - PLYNOVOD NTL PODZEMNÍ
  - PLYNOVOD NTL NADZEMNÍ
  - PLYNOVOD STL PODZEMNÍ
  - PLYNOVOD STL NADZEMNÍ
  - SDĚLOVACÍ VEDENÍ PODZEMNÍ
  - SDĚLOVACÍ VEDENÍ NADZEMNÍ
  - VEŘEJNÉ OSVĚTLENÍ PODZEMNÍ
  - VEŘEJNÉ OSVĚTLENÍ NADZEMNÍ
  - ELEKTRO NN PODZEMNÍ
  - ELEKTRO NN NADZEMNÍ
  - ELEKTRO VN PODZEMNÍ
  - ELEKTRO VN NADZEMNÍ
  - TOPNÝ KANÁL
- OSTATNÍ:
- NOVÉ HRANY
  - SILNIČNÍ OBRUBNÍK
  - SNÍŽENÝ SILNIČNÍ OBRUBNÍK
  - 1xŘADA KAMENNÉ KOSTKY MALÉ
  - GEODETICKÉ ZAMĚŘENÍ
  - KATASTR VNĚJŠÍ
  - KATASTR VNITŘNÍ
  - DRENÁŽ
  - HLAVNÍ PROJEKTOVÉ VRSTEVNICE
  - VEDLEJŠÍ PROJEKTOVÉ VRSTEVNICE

LEGENDA SYMBOLŮ:

- NOVÉ:
- ULIČNÍ VPUSŤ
  - NOVÝ SVĚTELNÝ BOD
  - STÁVAJÍCÍ SVĚTELNÝ BOD ZRUŠENÝ
  - ZEMNÍ BOX, METROPOL. SÍŤ
  - NOVÁ REVIZNÍ ŠACHTA DK
  - NOVÝ GEIGER
- STÁVAJÍCÍ:
- SLOUP PŘÍHRADOVÝ
  - SLOUP DŘEVĚNÝ
  - SLOUP BETONOVÝ
  - TYČOVÝ ZNAK
  - DOPRAVNÍ ZNAČKA
  - VSTUP
- VRATA – VJEZD
- HLAVNÍ UZÁVĚR PLYNU
  - PRIS
  - ŠOUPĚ PLYN
  - ŠOUPĚ VODA
  - ŠACHTA KANALIZAČNÍ
  - ULIČNÍ VPUSŤ
  - MEZNÍK KAMENNÝ, PLASTOVÝ
  - LAMPA
  - STROM BEZ ROZLIŠENÍ
  - STÁV. SVĚTEL. BOD PARKOVÝ NA OCEL SLOUPU
  - STÁVAJÍCÍ SVĚTELNÝ BOD NÁSTĚNNÝ
  - STÁVAJÍCÍ NAPÁJECÍ BOD VO
  - STÁVAJÍCÍ PŘIPOJOVACÍ SKŘÍŇKA PO OMÍTKOU
  - STÁV. SVĚTEL. BOD SLAV. OSVĚTLENÍ (70W, 5M)

Index	Datum	Popis změny	Zpracoval	Podpis
Změna č.1	Říjen 2022	Zahnutí přeložky teplovodu do DSP + PDPS jako nový stavební objekt SO 501	Jakub Štěrba	
		Změna formátu dlažby cyklopruhu v SO 101		
		SO 431 VO - aktualizace z důvodu demolice objektu na p.p.č. 3781		



