


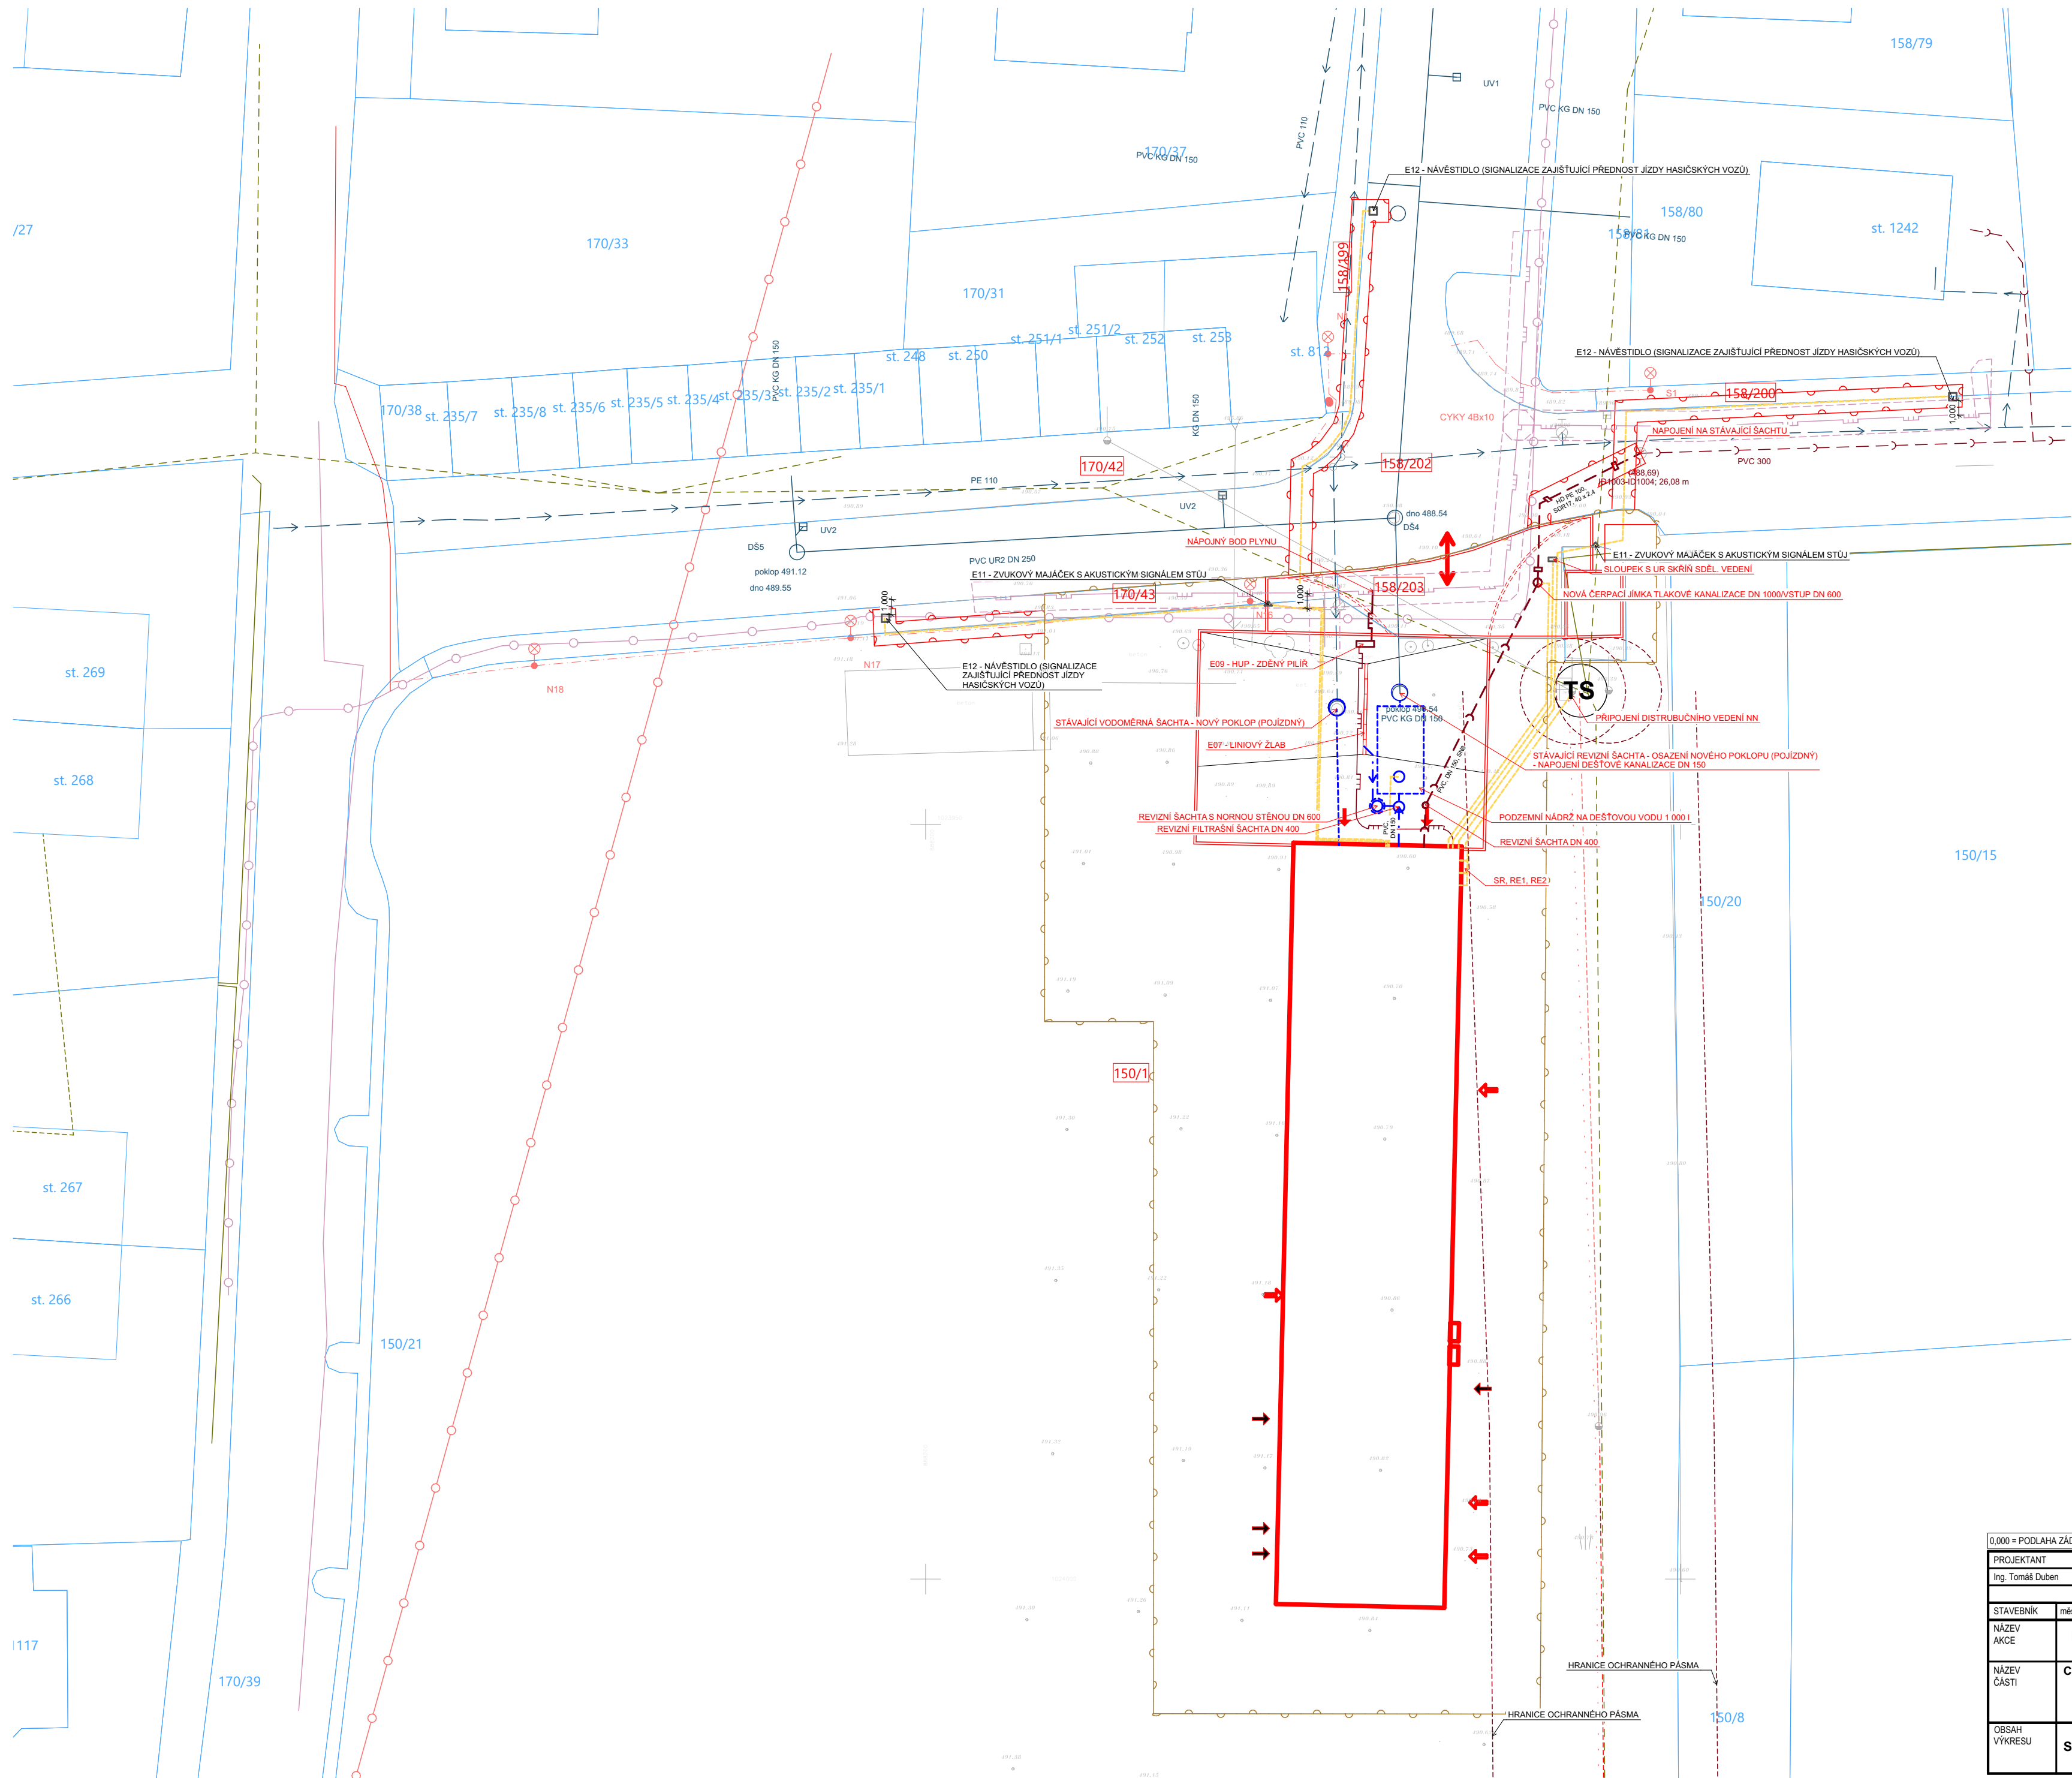




















### Speciální situační výkres - síť




## LEGENDA ZNAČEK

- |   |        |  |
|---|--------|--|
|    | 1      | ZÁJMŮVÝ OBJEKT NOVOSTAVBY SDH CHEB HÁJE<br>- Zastavěná plocha = 561,56 m <sup>2</sup><br>- Obestavěný prostor = 5 210 m <sup>3</sup><br>- Počet podlaží = 2 (1NP, 2NP)<br>- Výška stavby = 14,425 m<br>- Počet funkčních jednotek = 1 Novostavba SDH Cheb Háje |
|    | 2      | TRVALÝ ZÁBOR STAVENIŠTĚ  |
|    | 3      | DOČASNÝ ZÁBOR STAVENIŠTĚ   |
|    |        | SPLAŠKOVÁ KANALIZACE   |
|    |        | LAMPA POULIČNÍHO OSVĚTLENÍ   |
|    |        | POULIČNÍ OSVĚTLENÍ (ČYKY 4B x 10)  |
|    |        | DEŠŤOVÁ KANALIZACE   |
|    |        | NADZEMNÍ VEDENÍ VN DO 35 kV  |
|    |        | NADZEMNÍ VEDENÍ NN DO 1 kV   |
|    |        | PODZEMNÍ VEDENÍ NN DO 1 kV   |
|    |        | PROBÍHÁJÍCÍ INVESTICE ČEZ DISTRIBUCE   |
|    |        | STANICE DO 52 kV STOŽÁROVÁ   |
|    |        | STL  |
|    |        | ZAMĚŘENÝ PRŮBĚH OPTICKÉHO KABELU, HDPE TRUBKY NEBO SOUBĚH OPTICKÉHO A METALICKÉHO KABELU (CETIN)   |
|    |        | STÁVAJÍCÍ VODOVD   |
|    |        | VSTUP DO OBJEKTU - VEŘEJNOST   |
|    |        | VSTUP DO OBJEKTU - HASIČI  |
|    | 150/20 | HRANICE A ČÍSLA PZEMKŮ (KATASTR NEMOVITOSTÍ)   |
|    |        | ČÍSLA PZEMKŮ DOTČENÝCH STAVBOU   |
|    |        | VJEZD NA POZEMEK   |
|  |        | HRANICE OCHRANĚNÉHO PÁSMU SÍTÍ TECHNIKÉ INFRASTRUKTURY   |

## LEGENDA ZNAČEK - NOVÉ PŘÍPOJKY

- → → → VODOVOD
- — — — — PŘÍPOJKA SPLAŠKOVÉ KANALIZACE - TLAKOVÁ (11,9 m)
- — — — — DOMOVNÍ LEŽATÁ SPLAŠKOVÁ KANALIZACE
- → — — — — — ODVOD A LIKVIDACE DEŠŤOVÉ KANALIZACE
- — — — — PŘÍPOJKA STL PLYNOVODNÍ (2,7 m)
- — — — — EL. VEDENÍ - BLÍŽE POPSÁNO V ČÁSTI D.1.4.04

POZEMKY DOTČENÉ STAVBOU		POZEMKY S DOČASNÝM ZÁBOREM
150/1	Město Cheb, náměstí Krále Jiřího z Poděbrad 1/14, 350 02 Cheb	
158/203	Město Cheb, náměstí Krále Jiřího z Poděbrad 1/14, 350 02 Cheb	
170/43	Město Cheb, náměstí Krále Jiřího z Poděbrad 1/14, 350 02 Cheb	
170/42	Město Cheb, náměstí Krále Jiřího z Poděbrad 1/14, 350 02 Cheb	
158/202	Město Cheb, náměstí Krále Jiřího z Poděbrad 1/14, 350 02 Cheb	
158/199	Město Cheb, náměstí Krále Jiřího z Poděbrad 1/14, 350 02 Cheb	
158/200	Město Cheb, náměstí Krále Jiřího z Poděbrad 1/14, 350 02 Cheb	

0,000 = PODLAHA ŽÁDVERÍ = 490,800									
PROJEKTANT Ing. Tomáš Duben		KONTROLOVAL Bc. Luděk Nedělka		HIP Ing. Tomáš Duben		OPRAVNĚNÁ OSOBA Ing. Milan Oplištil		 ČÍSLO VÝTISKU	
						UJ Borová 69 580 01 Havlíčkův Brod			
STAVEBNÍK místo Cheb, náměstí Krále Jiřího z Poděbrad 1/14, 350 02 Cheb						DATUM 01/25			
NÁZEV AKCE PD - Výstavba zázemi SDH Cheb - Háje - úprava		MÍSTO AKCE Šumavská, Cheb 350 02				REVIZE			
						ÚČEL DPS			
NÁZEV ČÁSTI C. Situace		Č. POPISNÉ				MĚŘÍTKO 1:300		FORMAT A2	
		Č. POZEMKU 150/1							
		KAT. ÚZEMÍ Háje u Cheb (636576)				KÓTY mm			
OBSAH VÝKRESU		Speciální situační výkres - sítě				INT. ČÍSLO 123002016		POR. ČÍSLO C.4	