


TERASA

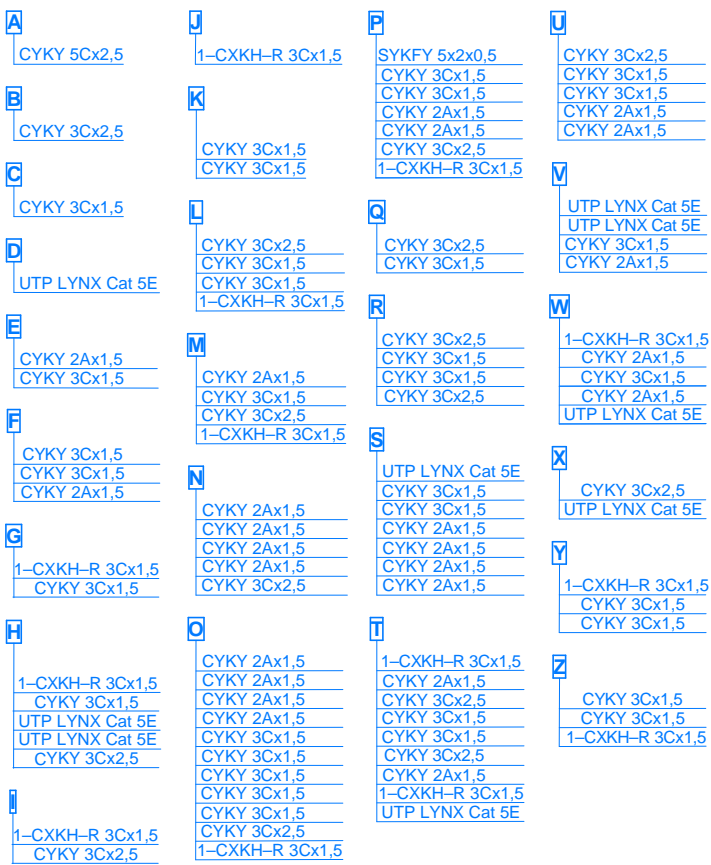

Značka	Popis	Značka	Popis
	Spínač jednofázový, řazení 1S0, 10A/250 V, (IP 44), typ dle vlastního výběru		Zásuvka telefonní jednorázobná podle vlastního výběru
	Spínač trojfázový, řazení 3S0, 10A/250 V, (IP 44), typ dle vlastního výběru		Zásuvka telefonní dvojnásobná podle vlastního výběru
	Prepínač střídavý, řazení 6, 10A/250 V, (IP 44), dle vlastního výběru		Zásuvka datová podle vlastního výběru
	Ovladač časový s nast. zpětného vypnutí, 10A/250 V, typ dle vlastního výběru		Zásuvka televizní a rozhlasová podle vlastního výběru
	Termoist prostorový, 10A/230V, typ dle vlastního výběru		Čidlo PIR -detektor třítěsní skla a detektor pohybu dle vlastního výběru
	Zásuvka jednorázobná s ochr.kolkem, IP 44, 16A/250V, 2P+PE, typ dle vlastního výběru		Kouřové čidlo závislé dle vlastního výběru
	Prepínač sériový, řazení 5A, 10A/250 V, (IP 44), typ dle vlastního výběru		Klávesnice dle vlastního výběru
	Prepínač klížový (2x), řazení 7, 10A/250 V, (IP 44), dle vlastního výběru		Čipový nebo kartový snímač
	Prepínač dvojtyp střídavý, řazení 5B, 10A/250 V, (IP 44), dle vlastního výběru		Elektrický zámek
	Spínač trojfázový (žtýřfázový) 16A/400V, (IP 44), dle vlastního výběru		Tlačítkové tablo s hlasovou soupravou
	Zásuvka jednodás s ochr.kolkem a clonkami, 16A/250V, 2P+PE, typ dle vlastního výběru		Domovní telefon dle vlastního výběru
	Kabelový svazek		Rozvodnice motorová okružová
	Sílové vedení		Rozvodnice motorové elektromotřová
	Zásuvkové vedení		Rozpojovací (připojková) skřínř
	Ovládacř vedení		Rozvadřř (krabice KO 125 E) pro slaboproudy
	Svřtelnř vedení		Zásuvka nástřnnř prřmyslovř, IP 44, 16A/400V, 3P+N+PE, typ dle vlastního výběru
	Sřřřlacř vedení		Zásuvka nástřnnř kombinovaná prřmyslovř, IP 44, 16A/400V/230V, 3P+N+PE, typ dle vlastního výběru
	Trubkovř vedení		
	Vedení pro ochrannř pospojeni		
	Zásuvkovř vedení v chrãnicř a podlaze		
	Myřka nãdob		Obřřhřvř teplovodnř řerpãdlo

Značka	Popis
	Stropní přisávané svítidlo typ Rastra 302
	PPE 2x36W s elektronickým předřadníkem
	Stropní přisávané svítidlo typ Class 2x18W s indukčním předřadníkem
	Stropní přisávané svítidlo typ Class 2x36W s indukčním předřadníkem
	Stropní přisávané svítidlo IP 65 typ Sella 2x18W kompaktní s el.předřadníkem
	Stropní přisávané svítidlo typ Pilo 100 2x18W lineární s ind.předřadníkem
	Stropní přisávané svítidlo typ Rastra 204PPE 4x18W lineární s el.předřadníkem
	Stropní/nástenné přisávané svítidlo typ Pilo 200 2x36W lineární s el.předřadníkem
	Stropní přisávané svítidlo typ Class 1x36W lineární s ind.předřadníkem
	Mikrovlnná trouba

Poznámka:

- rozvod proveden kabely CYKY volně uloženy mimo kouty
- rozbočení prováděno v přístrojových krabicích pod jednotlivými přístroji svorkami WAGGO
- spínací přístroje a zásuvky vedle nich budou umístěny ve výši 1,5 m nad podlahou
- v kancelářích budou zásuvky umístěny 40 cm nad podlahou
- rozmístění jednotlivých přístrojů bude upřesněno při montáži
- hlavní ochranné pospojování bude provedeno vodičem CY ZZ 6
- mobilitní zařízení bude připojeno přes zásuvkové svorky ABB typových kabely
- ostatní neživé části budou připojeny přes svorky EPS 2 pevně
- odvětrání sociálek provedeno ventilátory na kruhové potrubí, spínány jsou současně s osvětlením
- v jednotlivých vybraných místnostech doporučuji osadit autonomní kouřová čidla

Ochrana před nebezpečným dotykem podle ČSN 33 2000-4-41 ed.2

- Ochranné opatření : automatickým odpojením od zdroje
- Základní ochrana : základní izolací, krytem a přepážkami
- ochrana při poruše: automatickým odpojením od zdroje

při jedné poruše v síti TN

Vnější vlivy určeny podle ČSN 33 2000 - 5 - 51 ed.3

čl. 321.2 - AB - 5
čl. 322.1 - BA - 2
čl. 323.2 - CB - 1

**Krytí dáno typem rozvodnic!
IP 30/20**

Proudový systém: 3 PEN stř. 50 Hz, 400 V / TN - C - S

Tento výkres je originál, bez souhlasu autora je jeho kopírování trestné dle §2, §6, §25 a §100, Zákona č.121/2000 Sb. o autorském právu.

Hlavní projektant - PROJEKČNÍ KANCELÁŘ Pavel Stejskal Odboje 1045/3, 356 01 Sokolov		Razítko:	
Vypracoval:		Projektoval	
Pulkert Petr, Valdštejnova 19, 350 02 Cheb tel. 737 630 749, email: p.pulkert@seznam.cz			
Objednatel:		Odpovědný projektant Pavel Stejskal č.a. 0300714	
Město Cheb			
Náměstí Krále Jiřího z Poděbrad 1/14, 350 02 Cheb			
AWK:		Kraj: Karlovarský	
REKONSTRUKCE ELEKTROINSTALACE A SLABOPROUDU 11.MATEŘSKÉ ŠKOLY CHEB, ULICE OSVOBOZENÍ 67, 350 02 CHEB		Druh dokumentace: PD pro PS	
		Číslo zakázky: 201519	
		Počet formátů A4: 4	
		Datum dokončení: 04/2015	
		Měřítko: 1 : 50	
Ověřil:		Paré: SO Č.přihlady	
ELEKTROINSTALACE A SLABOPROUD 1. NP - PAVILON 60/1		1 F.1.4. 2	